


LEGENDA DE MOBILIÁRIO		PLACAS DE TATAME EM EVA	
AMBIENTES	MOBILIÁRIO	QTD	DESCRIÇÃO
REFEITÓRIO	CJR-01	06	CONJUNTO REFEITÓRIO TAMANHO 01 (REFEITÓRIO)
	CJR-02	06	MESA REVESTIDA EM LAMINADO MELAMINICO PARA CRIANÇAS COM ALTURA ENTRE 80 A 118 CM DIM: 45x110x80cm (A/C/L) DETALHES NA COR LARANJA CADERNA COM ASSENTO E ENCOSTO REV. EM PROLIPROPILENO AMARELO DIM: 25x40x30cm (A/L/P)
	CJR-03	06	CONJUNTO REFEITÓRIO TAMANHO 03 (REFEITÓRIO)
REPOUSO	CE	10	BERÇO 5M INF. COM GRADES NA COR BRANCA ACETINADA DIM: 100x150x67cm (A/C/L) - (CRECHE 1)
	CE	10	COLCHÃO PARA BERÇO DIM: 110x62x12cm (C/L/E) - (CRECHE 1)
HIGIENE E ALIMENTAÇÃO BEBÊ	PO	03	CADERNA DE ALIMENTAÇÃO (CRECHE 1)
	PO	02	POLTRONA ALIMENTAÇÃO (AMAMENTAÇÃO)
	CO	04	COLCHONETE PARA TROCADOR DIM: 90x50x4cm (C/L/E) (FRALDÁRIOS, SANITÁRIOS INFANTIL 1 E PCD INFANTIL)
	TA	30	PLACAS DE TATAME EM EVA DIM: 100x100cm (A/C/L) (FRALDÁRIOS, SANITÁRIOS INFANTIL 1 E PCD INFANTIL)
SALAS DE ATIVIDADES ESCOLARES	CJC-01	09	CONJUNTO COLETIVO TAMANHO 01 (CRECHES II e III)
	CJC-01	09	MESA REVESTIDA EM LAMINADO MELAMINICO PARA CRIANÇAS DE 1 A 4 ANOS DIM: 60x80x80cm (A/C/L) CADERNA COM ASSENTO E ENCOSTO REV. EM PROLIPROPILENO LARANJA PARA CRIANÇAS DE 1 A 4 ANOS DIM: 25x40x30cm (A/L/P)
	CJP-01	02	CONJUNTO PARA PROFESSOR (PRÉ-ESCOLA)
	CJC-01	02	MESA REVESTIDA EM LAMINADO MELAMINICO DIM: 70x110cm (A/C/L) CADERNA COM ASSENTO E ENCOSTO REV. EM PROLIPROPILENO CINZA DIM: 45x40x30cm (A/L/P)
	CJA-01	24	CONJUNTO ALUNO TAMANHO 01 (PRÉ-ESCOLA)
	CJA-01	24	MESA REVESTIDA EM LAMINADO MELAMINICO PARA CRIANÇAS DE 4 A 5 ANOS DIM: 60x80x80cm (A/C/L) CADERNA COM ASSENTO E ENCOSTO REV. EM PROLIPROPILENO LARANJA PARA CRIANÇAS DE 4 A 5 ANOS DIM: 25x40x30cm (A/L/P)
	CJA-03	24	CONJUNTO ALUNO TAMANHO 03 (PRÉ-ESCOLA)
	AMB	08	MESA REVESTIDA EM LAMINADO MELAMINICO PARA CRIANÇAS DE 5 A 6 ANOS DIM: 60x80x80cm (A/C/L) CADERNA COM ASSENTO E ENCOSTO REV. EM PROLIPROPILENO AMARELO PARA CRIANÇAS DE 5 A 6 ANOS DIM: 25x40x30cm (A/L/P)
	AMB	08	ARMÁRIO BAIXO COM 2 PORTAS DIM: 74x87x50cm (A/L/P) (CRECHES 2, 3 e PRÉ-ESCOLA)
	ESB	08	ESTANTE BAIXA COM 2 PRATELEIRAS DIM: 74x87x50cm (A/L/P) (CRECHES 2, 3 e PRÉ-ESCOLA)
	PS	01	EQUIPAMENTO PSICOMOTRICIDADE EM ESPUMA REVESTIDA COM DORNAS E RAMPA (SALA MULTIFUNÇÃO)
	PS	01	EQUIPAMENTO PSICOMOTRICIDADE EM ESPUMA REVESTIDA TIPO PISCINA COM COLUNAS (SALA MULTIFUNÇÃO)
PS	01	EQUIPAMENTO PSICOMOTRICIDADE EM ESPUMA REVESTIDA TIPO LOMADINHA (SALA MULTIFUNÇÃO)	
PS	01	EQUIPAMENTO PSICOMOTRICIDADE TIPO TUNEL SANFONADO (SALA MULTIFUNÇÃO)	
ADMINISTRAÇÃO	AM	01	QUADRO MURAL DE FELTRO DIM: 120x90cm (A/L) (CRECHE 1)
	AM	02	QUADRO BRANCO TIPO LOUSA MAGNÉTICO DIM: 120x90cm (A/L) (CRECHES II e III)
	AM	02	QUADRO BRANCO TIPO LOUSA MAGNÉTICO DIM: 120x90cm (A/L) (PRÉ-ESCOLA)
	AM	04	ARMÁRIO EM AÇO 2 PORTAS E 4 PRATELEIRAS DIM: 180x60x40cm (A/L/P) (ADMINISTRAÇÃO, SALA PROFESSORES)
	AM	01	ARQUIVO EM AÇO DIM: 130x70cm (A/L/P) (ADMINISTRAÇÃO)
	AM	06	MESA DE TRABALHO DIM: 74x120cm (A/L/P) (ADMINISTRAÇÃO E SALA PROFESSORES)
	CB	06	CADERNA GIRATORIA (ADMINISTRAÇÃO E SALA PROFESSORES)
	M7	01	MESA DE REUNIÃO DIM: 75x200x100cm (A/L/P) (SALA PROFESSORES)
	CT	07	CADERNA FIXA (ADMINISTRAÇÃO, SALA PROFESSORES E CRECHE 3)
	CC	02	QUADRO DE AVISOS EM METAL DIM: 90x150cm (A/L) (ADMINISTRAÇÃO E SALA PROFESSORES)
SERVIÇO	MB	01	MESA PARA REFECÇÃO DIM: 60x90x100cm (A/L/P) (COPA FUNCIONÁRIOS)
	CA	04	CADERNA FIXA (COPA FUNCIONÁRIOS)
	AM	01	ARMÁRIO AÇO COM 16 PORTAS DIM: 190x120x40cm (A/L/P) (COPA FUNCIONÁRIOS)
	BA	01	BALANÇO DE 64 LUGARES DIM: 180x220x440cm (L/A/C) (PLAYGROUND)
BRINQUEDOS ÁREA DE LAZER EXTERNA	BA	01	CASA DE BONÉCAS EM POLIETILENO DIM: 131x120x110cm (L/A/C) (PLAYGROUND)
	ES	01	ESCORREGADOR GRANDE EM POLIETILENO DIM: 30x110x220cm (L/A/C) (PLAYGROUND)
	GA	02	GANGORRA DUPLA EM POLIETILENO DIM: 40x47x11cm (L/A/C) (PLAYGROUND)
	CA	01	SIRA SIRA CARROCEIS EM POLIETILENO DIM: 100x49cm (DxL) (PLAYGROUND)
	TL	01	TUNEL LÚDICO EM POLIETILENO DIM: 174x127x11cm (L/A/C) (PLAYGROUND)

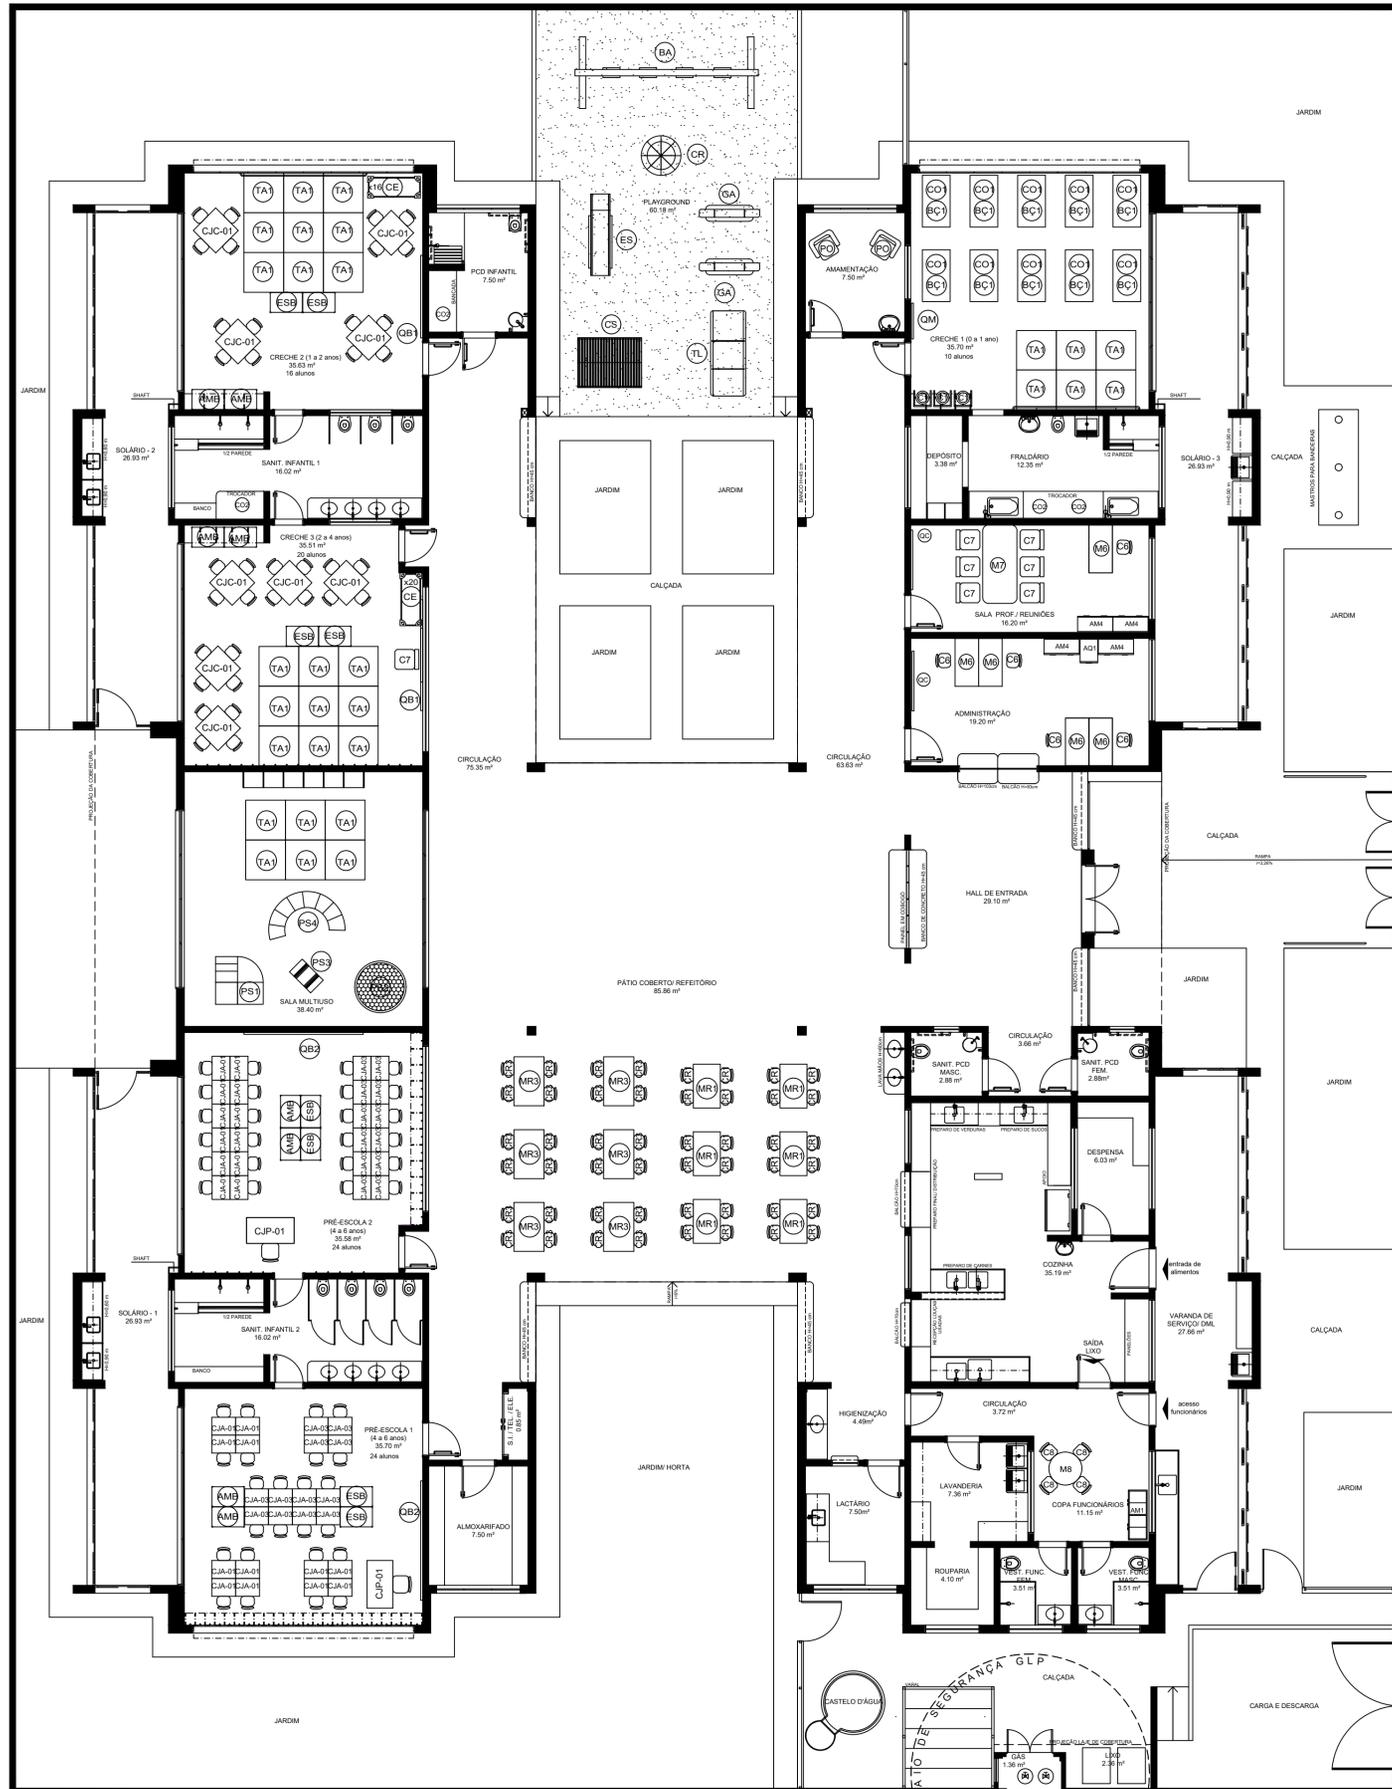

NOTAS

- MEDIDAS E NÍVEIS EM METROS;
- VERIFICAR POSIÇÃO EXATA DOS PILARES NO PROJETO ESTRUTURAL;
- VERIFICAR DETALHES CONSTRUTIVOS PERTINENTES NAS PRANCHAS DE DETALHAMENTO;
- EM CASO DE CONFLITO DE INFORMAÇÕES ENTRE O PROJETO GRÁFICO E O MEMORIAL DESCRITIVO, PREVALECE A INFORMAÇÃO CONTIDA NOS DESENHOS;
- ALTERAÇÕES NESTE PROJETO SOMENTE COM AUTORIZAÇÃO EXPRESSA DO FNDE

REFERÊNCIAS:

- PLANILHA DE QUANTITATIVOS;
- MEMORIAL DESCRITIVO E ESPECIFICAÇÕES TÉCNICAS

LEGENDA:		INDICAÇÃO DE VISTAS	
← -CORONA → -CORONA	INDICAÇÃO NÍVEIS PLANTA E CORTE	⊙	INDICAÇÃO DE VISTAS
⊙	INDICAÇÃO DE CORTES	⊙	ESPECIFICAÇÕES DE MATERIAS
⊙	INDICAÇÃO DE FACHADAS	⊙	INDICAÇÃO DE EIXOS
⊙	INDICAÇÃO DE PORTAS E JANELAS	⊙	INDICAÇÃO DE ELEMENTOS (BANCADAS, PRATELEIRAS E ETC.)

02	JANEIRO/2017	Alteramento a NBR 9050/2015; Alteração: quadro de áreas, sanitários infantis 1 e 2, altura da platibanda, mobiliário e equipamento, altura da cardina nos sanitários, cor dos portões dos solários e altura da porta PA4; Acréscimo das duchas higiênicas e escaninhos pré-escala. Retirada da chapa de aço abaixo da platibanda.
01	AGOSTO/2016	Alteração paredes - shaft para tubulação hidráulica e detalhamento; alteração da altura da platibanda.
Nº	DATA	DESCRIÇÃO

CONTROLE DE REVISÕES

FNDE Fundo Nacional de Desenvolvimento da Educação

Ministério da Educação

PROJETO PADRÃO - FNDE

PROPRIETÁRIO: MUNICIPAL DE SIDROLÂNDIA-MS
 ENDEREÇO: RUA GUARANI, LOTE C, QUADRA 5, JARDIM PETRÓPOLIS, SIDROLÂNDIA-MS
 MUNICÍPIO - UF: SIDROLÂNDIA-MS

PROPRIETÁRIO: PREFEITURA MUNICIPAL DE SIDROLÂNDIA-MS
 CNPJ: 03.501.574/0001-31

RESP. TÉCNICO: ENGENHEIRO MARCEL THEODORO CREA 70412/D

AUTOR DO PROJETO: TALITA DADAM CAU A42858-8


DLFO	CREA
	RA

OBSERVAÇÕES:


PROGRAMA PROINFÂNCIA - PROJETO TIPO 2
PROJETO DE ARQUITETURA

COORDENAÇÃO CGEST - Coordenação Geral de Infraestrutura Educacional	PLANTA BAIXA LAYOUT MOBILIÁRIO	ARQ
REVISÃO R-00 R-01 R-02	ESCALA 1/75 DATA EMISSÃO JANEIRO/2017	PRANCHA 03/35


1 PLANTA DE LAYOUT - MOBILIÁRIO
ESCALA 1/75

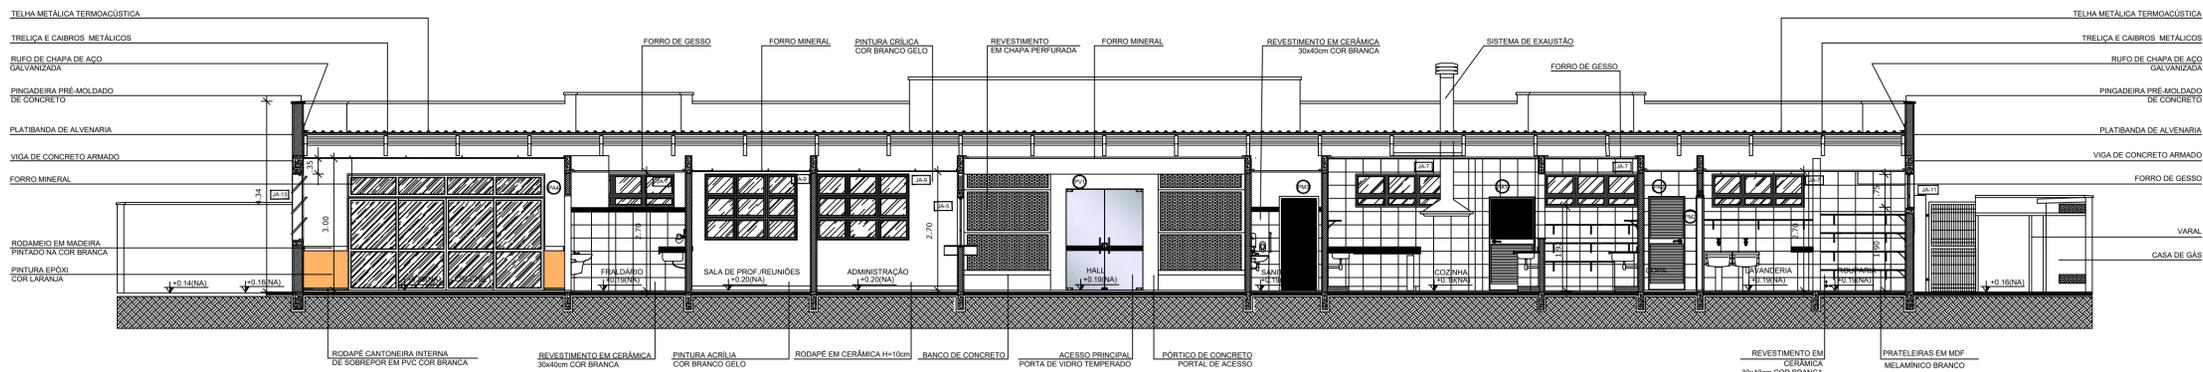

1 CORTE AA
ESCALA 1/75

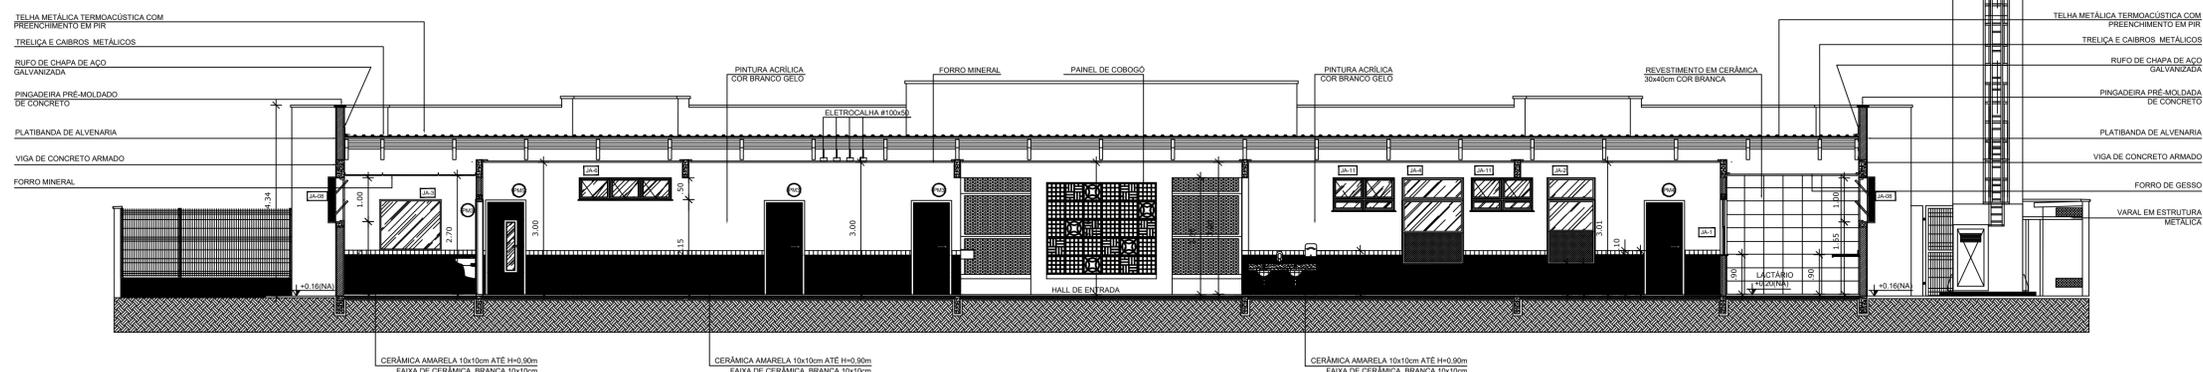

2 CORTE BB
ESCALA 1/75

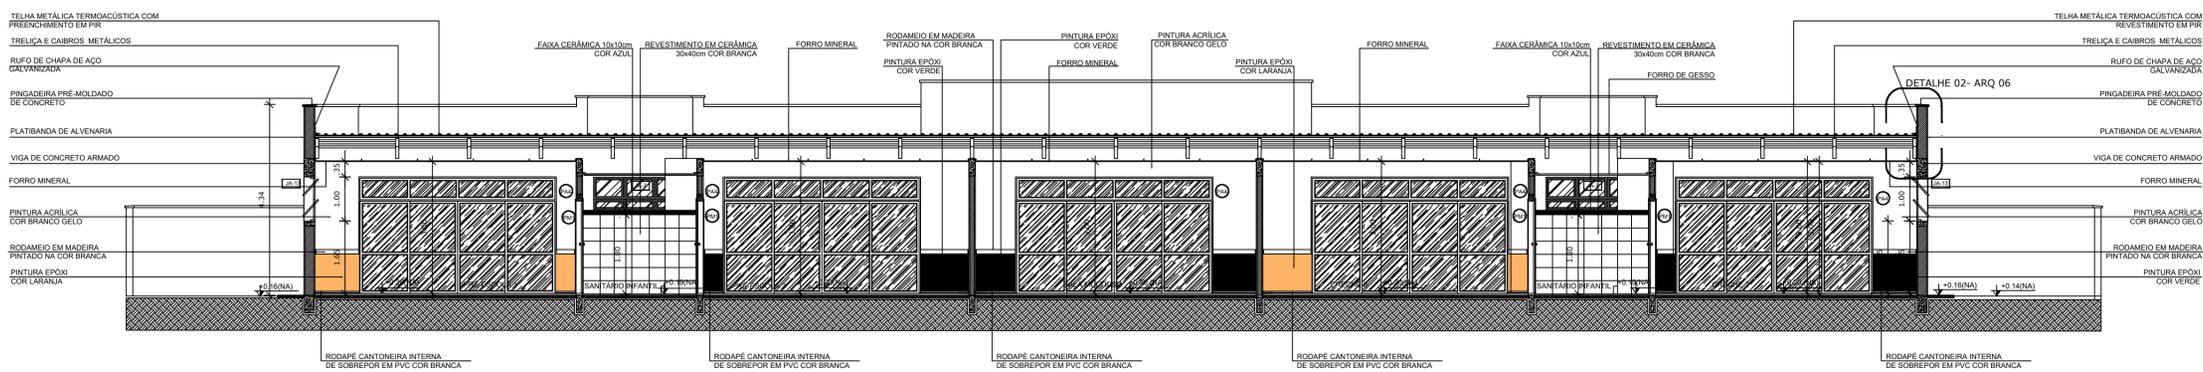

3 CORTE CC
ESCALA 1/75

NOTAS


- MEDIDAS E NÍVEIS EM METROS.
- VERIFICAR POSIÇÃO EXATA DOS PILARES NO PROJETO ESTRUTURAL.
- VERIFICAR DETALHES CONSTITUTIVOS PERTINENTES NAS PRANCHAS DE DETALHAMENTO.
- EM CASO DE CONFLITO DE INFORMAÇÕES ENTRE O PROJETO GRÁFICO E O MEMORIAL DESCRITIVO, PREVALECE A INFORMAÇÃO CONTIDA NOS DESENHOS.
- ALTERAÇÕES NESTE PROJETO SOMENTE COM AUTORIZAÇÃO EXPRESSA DO FNDE

REFERÊNCIAS:

- PLANILHA DE QUANTITATIVOS-
- MEMORIAL DESCRITIVO E ESPECIFICAÇÕES TÉCNICAS

LEGENDA:

	INDICAÇÃO NÍVEIS PLANTA E CORTE		INDICAÇÃO DE VISTAS
	INDICAÇÃO DE CORTES		ESPECIFICAÇÕES DE MATERIAIS
	INDICAÇÃO DE FACHADAS		INDICAÇÃO DE EIXOS
	INDICAÇÃO DE PORTAS E JANELAS		INDICAÇÃO DE ELEMENTOS (BANCADAS, PRATELEIRAS E ETC.)

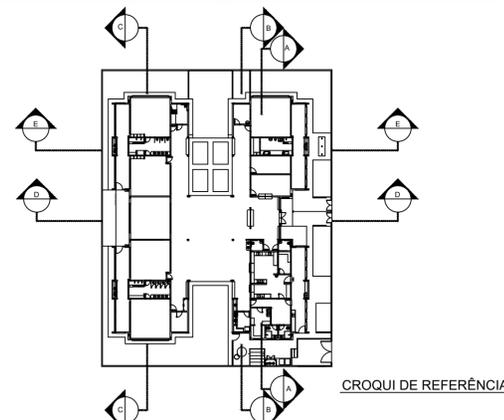

CONTROLE DE REVISÕES

02	JANEIRO/ 2017	Atendimento à NBR 9050/ 2015; Alteração: quadro de áreas, sanitários infantis 1 e 2, altura da platibanda, mobiliário e equipamento, altura da cerâmica nos sanitários, cor dos portões dos solários e altura da porta PA4. Acréscimo das duchas higiênicas e escarificadores pré-escala. Retirada da chapa de apoio abaixo da platibanda.
01	AGOSTO/ 2016	Alteração paredes - shaft para tubulação hidráulica e detalhamento; alteração da altura da platibanda.
Nº	DATA	DESCRIÇÃO

FNDE Fundo Nacional de Desenvolvimento da Educação

Ministério da Educação

PROJETO PADRÃO - FNDE

PROPRIETÁRIO: MUNICIPAL DE SIDROLÂNDIA-MS

ENDEREÇO: RUA GUARANI, LOTE C, QUADRA 5, JARDIM PETRÓPOLIS, SIDROLÂNDIA-MS

MUNICÍPIO - UF: SIDROLÂNDIA-MS

PROPRIETÁRIO: PREFEITURA MUNICIPAL DE SIDROLÂNDIA-MS
CNPJ: 03.501.574/0001-31

RESP. TÉCNICO: ENGENHEIRO MARCEL THEODORO CREA 70412/D

AUTOR DO PROJETO: TALITA DADAM CAU A42838-8


DLFO	CREA
	RA

OBSERVAÇÕES:

PROGRAMA PROINFÂNCIA - PROJETO TIPO 2

PROJETO DE ARQUITETURA

COORDENAÇÃO CGEST - Coordenação Geral de Infraestrutura Educacional	CORTES AA, BB E CC	ARQ
REVISÃO R-00 R-01 R-02	ESCALA 1/75 DATA EMISSÃO JANEIRO/2017	PRANCHA 05/35
FORMATO (891X594)		

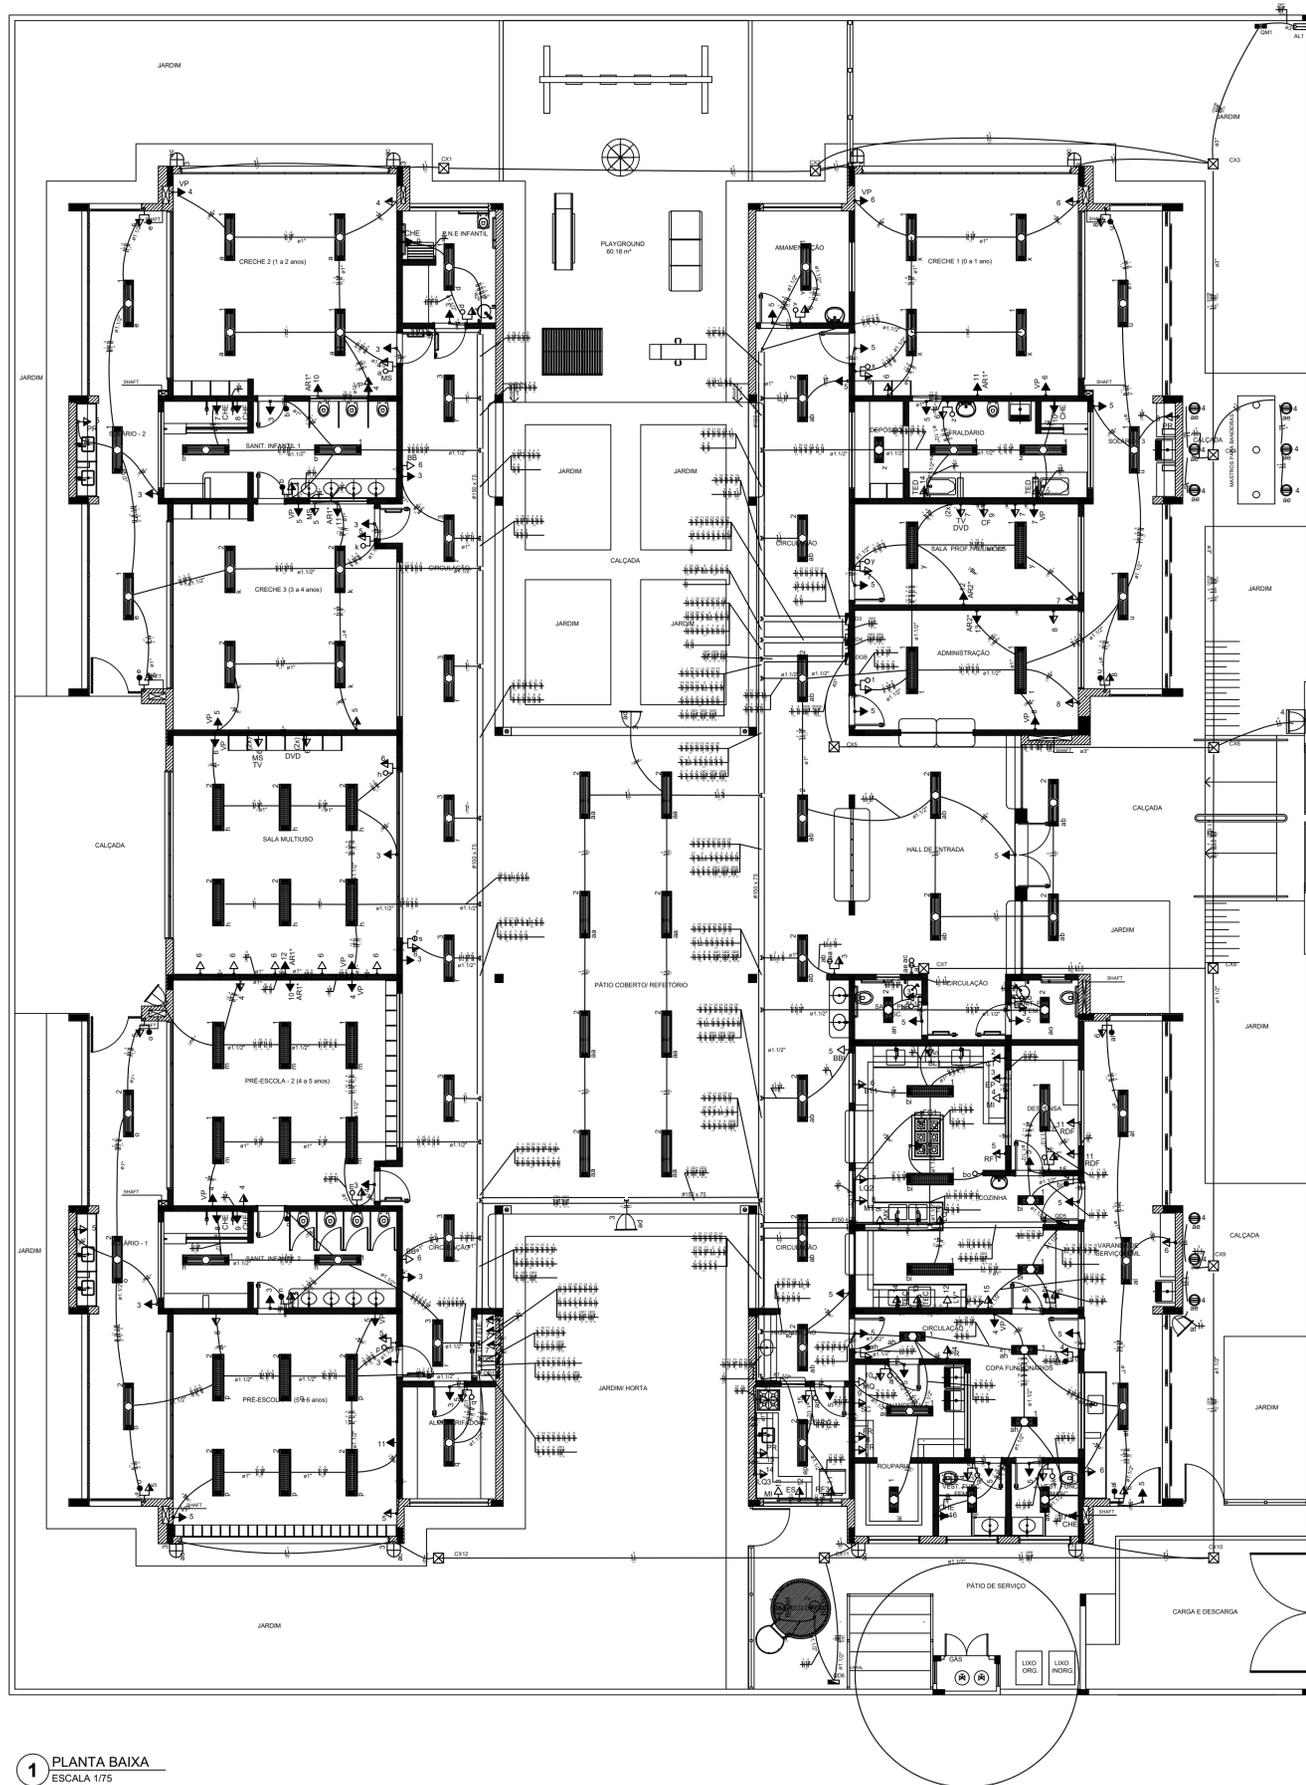

1 PLANTA BAIXA
ESCALA 1/75

Legenda	
	Interruptor 1 tecla simples - 1,10m do piso
	Interruptor 1 tecla simples c/ acion. exaustor - 1,10m do piso
	Interruptor 4 teclas simples - 1,10m do piso
	Interruptor 2 teclas (1 simples + 1 paralelo) - 1,10m do piso
	Interruptor 1 tecla paralelo - 1,10m do piso
	Interruptor 2 teclas paralelo - 1,10m do piso
	1 tecla simples & 1 tomada - 1,10m do piso
	2 teclas simples & 1 tomada - 1,10m do piso
	1 tecla simples & 1 tecla paralelo & 1 tomada - 1,10m do piso
	1 tecla paralelo & 1 tomada - 1,10m do piso
	2 teclas paralelo & 1 tomada - 1,10m do piso
	1 tecla simples c/ acion. exaustor & 1 tomada - 1,10m do piso
	Tomada baixa 2P+T a 0,30m do piso
	Tomada média 2P+T a 1,10m do piso
	Tomada alta 2P+T a 2,20m do piso
	Tomada no teto
	Caixa de medição embutir a 1,50m do piso
	Quadro de distribuição - embutir a 1,50m do piso
	Caixa de passagem de embutir no piso - alvenaria 300x300x300mm
	Caixa de passagem de sobrepor no teto - pvc 100x100x80mm
	Entrada de serviço aérea
	Ponto 3P+T a 0,30m do piso
	Iluminação de emergência - bloco autônomo de LED

LEGENDA DE EQUIPAMENTO	QTD	DESCRIÇÃO
COZINHA, DESPENSA, COFA, LACTÁRIO, ADM.	01	REFRIGERADOR VERTICAL INDUSTRIAL 4 PORTAS (COZINHA)
	01	REFRIGERADOR DOMÉSTICO "FROSTFREE" 410L (DESPENSA)
	01	REFRIGERADOR DOMÉSTICO "FROSTFREE" 300L (LACTÁRIO)
	01	FREZZER INDUSTRIAL VERTICAL 500L (DESPENSA)
	01	FOGÃO INDUSTRIAL DE QUEIMADORES (3 DUPLOS E 3 SIMPLES) COM Forno ACOPLADO (COZINHA) - TAMANHO MENOR
	01	FOGÃO DOMÉSTICO DE 4 QUEIMADORES COM Forno (LACTÁRIO)
	02	MICROONDAS 30L - LINHA BRANCA (COZINHA E LACTÁRIO)
	01	ESTERILIZADOR PARA MAMODERAS PARA MICROONDAS (LACTÁRIO)
	01	LIQUIDIFICADOR INDUSTRIAL CAPACIDADE DE 1L (COZINHA)
	01	LIQUIDIFICADOR INDUSTRIAL CAPACIDADE DE 6L (COZINHA)
	01	LIQUIDIFICADOR INDUSTRIAL CAPACIDADE DE 4L (LACTÁRIO)
	01	BALANÇA DIGITAL DE PRATO COM CAPACIDADE MÍN. 30kg (COZINHA)
	01	BALANÇA PLATAFORMA 150 kg (TRAGEM LAVAGEM)
	01	ESPRESSO DE FRUTAS (COZINHA)
	01	BATEDORA PLANETÁRIA INDUSTRIAL 12L (COZINHA)
	01	MULTIPROCESSADOR DE ALIMENTOS (COZINHA)
	01	CENTRÍFUGA DE FRUTAS DE 800W (COZINHA)
	01	MIXER DE ALIMENTOS 1L (COZINHA)
	01	CAFETERA ELÉTRICA 1000W (SALA PROFESSORES)
	LAVANDERIA	01
01		EXAUSTOR INDUSTRIAL PARA FOGÃO DE 6 QUEIMADORES (COZINHA)
ARQUIVO GERAL	01	LAVADORA DE ROUPAS 11 Kg - LINHA BRANCA
	01	SECADORA DE ROUPAS 10 Kg - LINHA BRANCA
ARQUIVO GERAL	02	FERRO ELÉTRICO A SECO
	01	BEBEDOURO ELÉTRICO ACESSÍVEL, CAPACIDADE MÍN. 6L (CIRCULAÇÃO BLOCOS B)
	01	BEBEDOURO INDUSTRIAL DE 25L (REFETÓRIO/ PATIO COBERTO)
	01	APARELHO DE AR CONDICIONADO SPLIT 30.000 BTU'S (SALA MULTÍMÍDIA)
	02	APARELHO DE AR CONDICIONADO SPLIT 9.000 BTU'S (ADMINISTRAÇÃO / SALA DOS PROFESSORES)
	02	TELEVISOR DE 27" (SALA MULTÍMÍDIA / SALA DOS PROFESSORES)
	02	APARELHO DE DVD (SALA MULTÍMÍDIA / SALA DOS PROFESSORES)
	15	VENTILADOR DE PAREDE/CELESTES 1 e 2 / 3 PRE-ESCOLA (MULTIUSO / ADMINISTRAÇÃO / SALA DOS PROFESSORES)
	06	APARELHO DE SOM TIPO MICROSYSTEM COM ENTRADA USB E CARTÃO DE MEMÓRIA (CRECHES 1 e 2 / 3 / PRÉ-ESCOLA / SALA MULTÍMÍDIA)
	08	CHUVEIRO ELÉTRICO
02	TOURNEIRA ELÉTRICA COM DUCHA	
02	TOURNEIRA ELÉTRICA COZINHA	

LEGENDA DE LUMINÁRIAS	
SÍMBOLO	DESCRIÇÃO
	LUMINÁRIA DE EMBUTIR COMPLETA EM FORRO DE GESSO OU MODULADO COM PERFIL "T" PARA 2 LÂMPADAS T8 32/36W, COM REFLETOR, REF. 2200 ITAM OU SIMILAR. (dim.: 270x1250mm)
	LUMINÁRIA DE EMBUTIR COMPLETA EM FORRO DE GESSO OU MODULADO COM PERFIL "T" PARA 2 LÂMPADAS T8 32/36W, COM REFLETOR, REF. 2200 ITAM OU SIMILAR. (dim.: 270x1250mm)
	LUMINÁRIA DE EMBUTIR COMPLETA EM FORRO DE GESSO OU MODULADO COM PERFIL "T" PARA 2 LÂMPADAS T8 32/36W, COM REFLETOR E ALETAS, REF. 2200 ITAM OU SIMILAR. (dim.: 306x1324mm)
	LUMINÁRIA DE SOBREPOR COMPLETA PARA 2 LÂMPADAS T8 32/36W, COM REFLETOR, REF. 3000 ITAM OU SIMILAR. (dim.: 227x1326mm)
	LUMINÁRIA DE PISO FECHADA COMPLETA COM UMA LÂMPADA A VAPOR METÁLICO DE 100W, CANTO E REATOR ELÉTRICO DE ALTA FREQUÊNCIA, ALTO FATOR DE POTÊNCIA E BAIXA TAXA DE DISTORÇÃO HARMÔNICA (FP=90 E THD=10%), REFRATOR EM VIDRO TEMPERADO A PROVA DE CHOQUE TÉRMICO, Nº 266m DO PROJ. ACABADO.
	PROJETOR COMPLETO COM UMA LÂMPADA A VAPOR METÁLICO DE 150W, CANTO E REATOR ELÉTRICO DE ALTA FREQUÊNCIA, ALTO FATOR DE POTÊNCIA E BAIXA TAXA DE DISTORÇÃO HARMÔNICA (FP=90 E THD=10%), REFRATOR EM VIDRO TEMPERADO A PROVA DE CHOQUE TÉRMICO, Nº 266m DO PROJ. ACABADO.
	ARANDELA DE SOBREPOR COM 1 LÂMPADA FLUORESCENTE COMPACTA DE 27w, h=280mm DO PROJ. ACABADO, COM CORPO EM ALUMÍNIO FUNDO PINTADO, BORNEIRA PARA VIDAÇÃO, SIFUSOR DE VIDRO PRISADO TEMPERADO E GRADIN FRONTAL PARA PROTEÇÃO.
	PROJETOR COMPLETO COM UMA LÂMPADA A VAPOR METÁLICO DE 350W, CANTO E REATOR ELÉTRICO DE ALTA FREQUÊNCIA, ALTO FATOR DE POTÊNCIA E BAIXA TAXA DE DISTORÇÃO HARMÔNICA (FP=90 E THD=10%), REFRATOR EM VIDRO TEMPERADO A PROVA DE CHOQUE TÉRMICO, Nº 266m DO PROJ. ACABADO.

NOTAS:
 - EXECUTAR ESTE PROJETO JUNTAMENTE COM O PROJETO ESTRUTURAL;
 - ANTES DA CONCRETAGEM PREVER PASSAGENS PARA AS TUBULAÇÕES DENTRO DOS LIMITES ESTABELECIDOS PELA NBR 6118:2014;
 - PARA POSICIONAMENTO DAS LUMINÁRIAS OBSERVAR LOCAÇÃO NA PLANTA DE FERRO;
 - OS ELETRÓDOTOS QUE SEGUEREM ATÉ O QUADRO DE ALIMENTAÇÃO GERAL DEVERÃO SER EM PVC RÍGIDO ROSCAVEL;
 - OS ELETRÓDOTOS APARENTES (PÁTEO) DEVERÃO SER DE AÇO GALVANIZADO;
 - ALTERAÇÕES NESTE PROJETO SOMENTE COM AUTORIZAÇÃO EXPRESSA DO FNDE.

REFERÊNCIAS:
 - MEMORIAL DESCRITIVO E ESPECIFICAÇÕES TÉCNICAS;
 - PLANILHA DE QUANTITATIVOS.

Nº	DATA	DESCRIÇÃO
02	JANEIRO/2017	Alteração a NBR 9050/2015; Alteração quadro de áreas, sanitários infantis 1 e 2, altura da platibanda, mobiliário e equipamento, altura da cerâmica nos sanitários, cor dos portões dos solários e altura da porta PA4; Acréscimo das duchas higiênicas e escaninhos pré-escala; Retirada da chapa de aço abaixo da platibanda.
01	AGOSTO/2016	Alteração paredes - shaft para tubulação hidráulica e detalhamento; alteração da altura da platibanda.

CONTROLE DE REVISÕES

FNDE *Fundo Nacional de Desenvolvimento da Educação* **Ministério da Educação**

PROJETO PADRÃO - FNDE

PROPRIETÁRIO: MUNICIPAL DE SIDROLÂNDIA-MS
 ENDEREÇO: RUA GUARANÁ, LOTE C, QUADRA 5, JARDIM PETRÓPOLIS, SIDROLÂNDIA-MS
 MUNICÍPIO - UF: SIDROLÂNDIA-MS

PROPRIETÁRIO: PREFEITURA MUNICIPAL DE SIDROLÂNDIA-MS
 CNPJ: 03.501.574/0001-31
 RESP. TÉCNICO: ENGENHEIRO MARCEL THEODORO CREA 75412/9

AUTOR DO PROJETO: TALITA DADAM CREA 8985/9

DLFO: CREA RA

OBSERVAÇÕES:

PROGRAMA PROINFÂNCIA - PROJETO TIPO 2
PROJETO DE INSTALAÇÕES

COORDENAÇÃO: CGEST - Coordenação Geral de Infraestrutura Educacional

DISTRIBUIÇÃO DA REDE ELÉTRICA 220V
 ILUMINAÇÃO E TOMADAS
 PLANTA BAIXA



ELE

REVISÃO: R-00
 R-01
 R-02


ESCALA: 1/75

PRANCHAS: 01/02

FORMATO: 1056X750
 DATA EMISSÃO: JANEIRO/2017

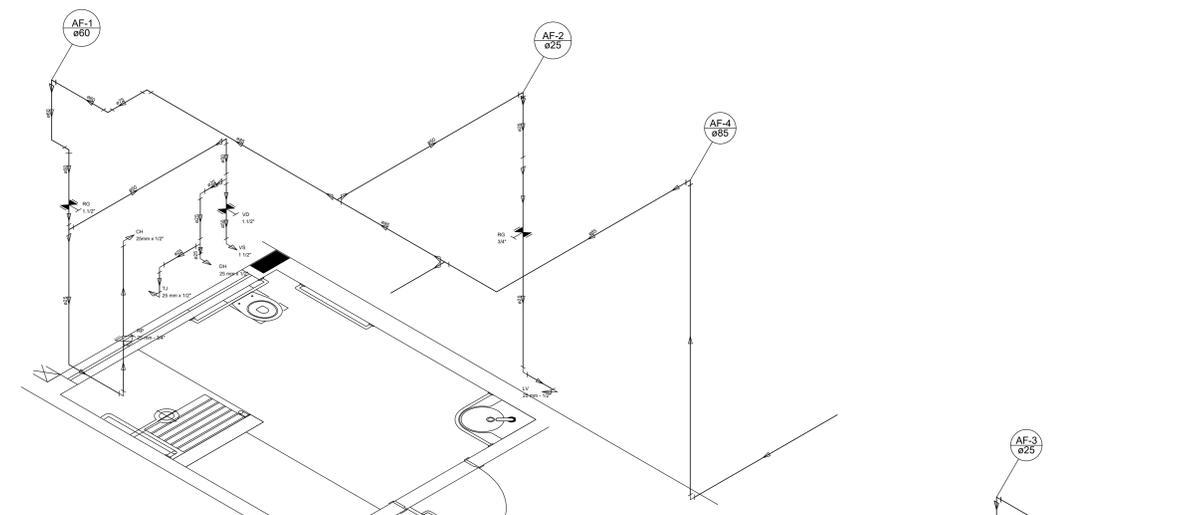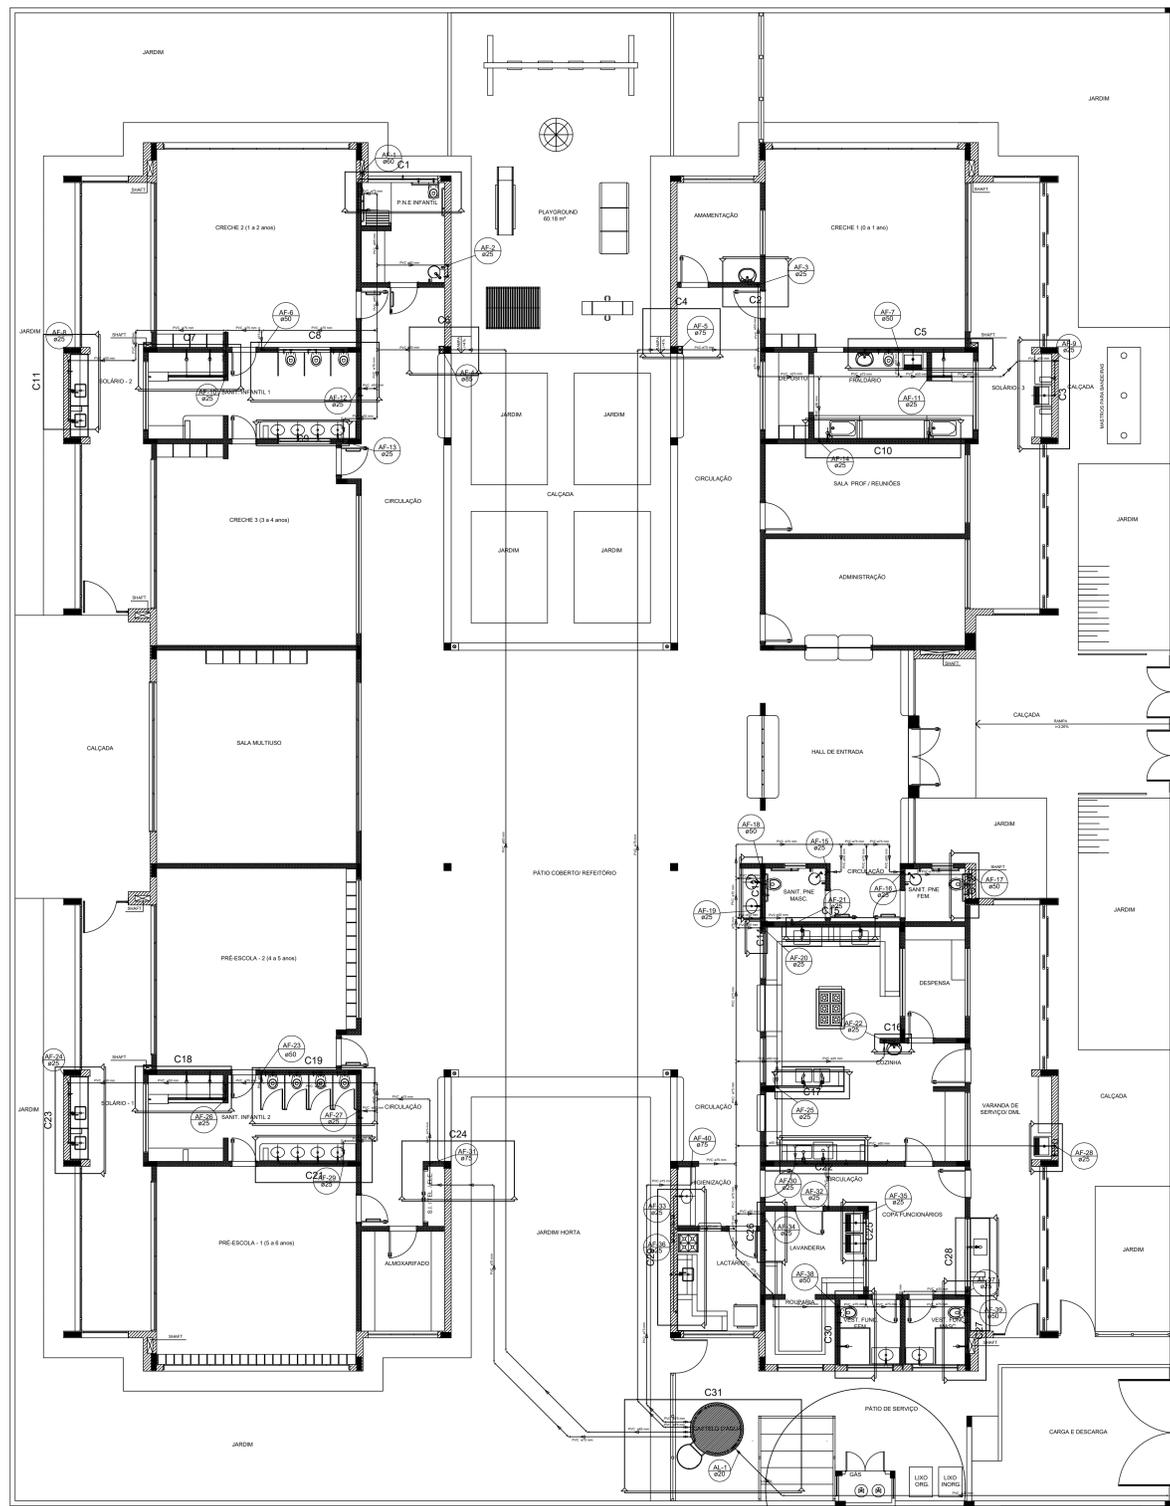


Detalhe H1
escala 1:25

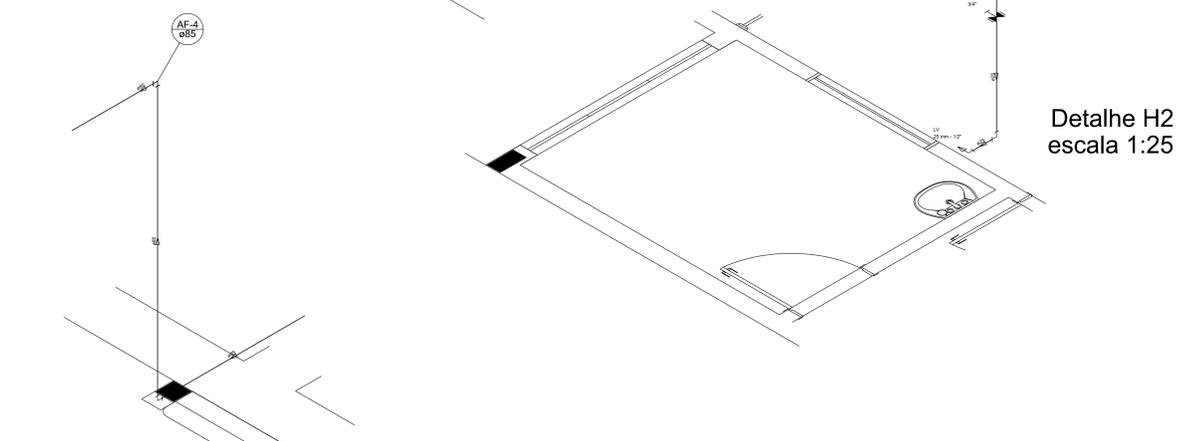


Detalhe H2
escala 1:25




Detalhe H3
escala 1:25

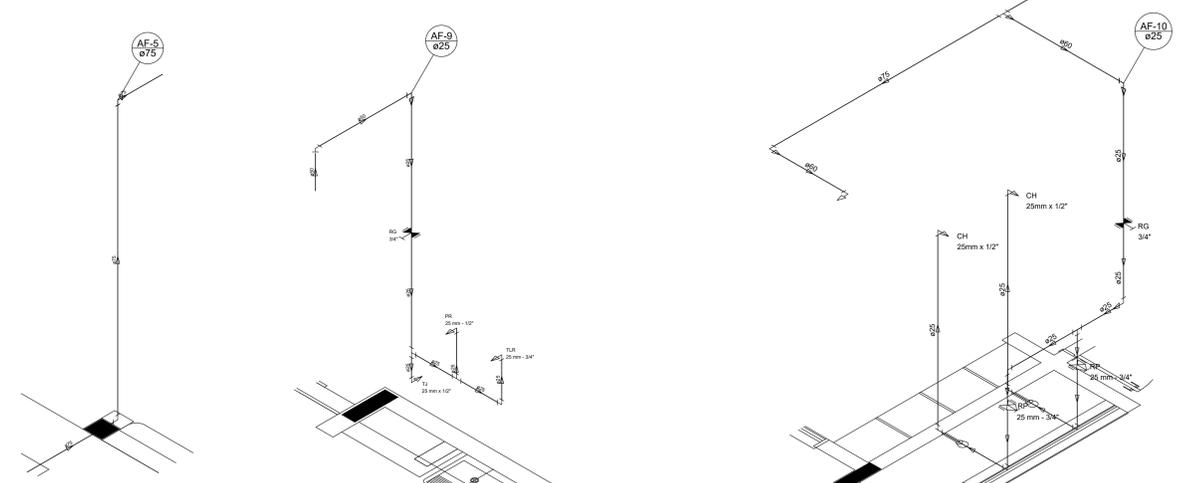

Detalhe H4
escala 1:25

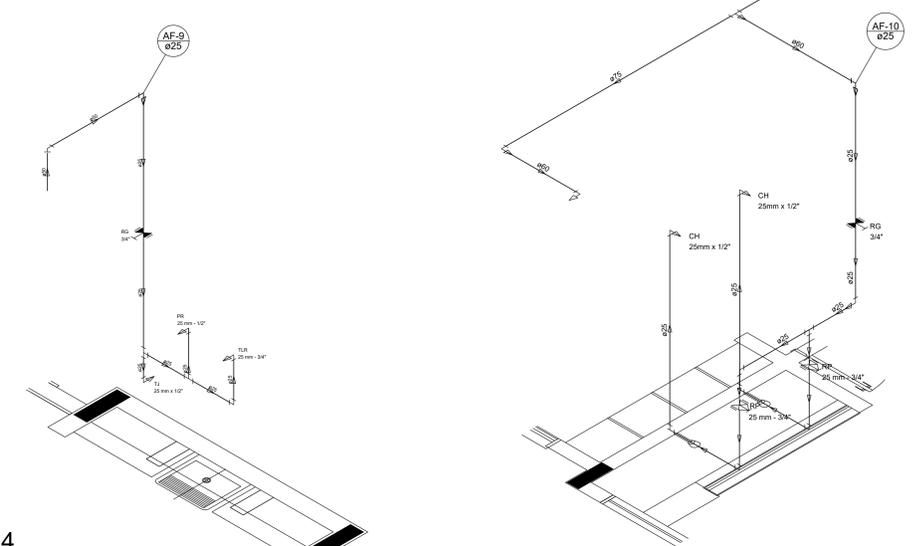

Detalhe H5
escala 1:25

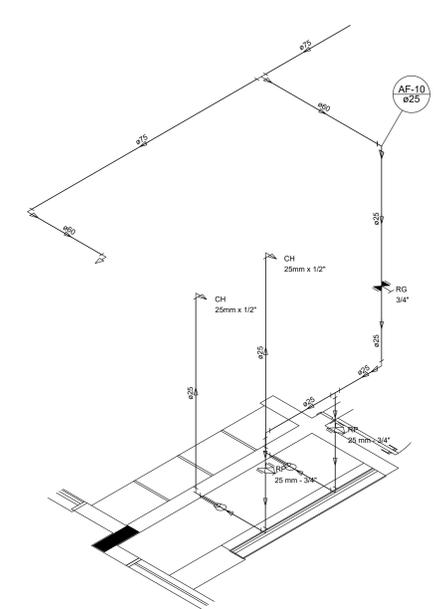

Detalhe H6
escala 1:25

1 PLANTA BAIXA
ESCALA 1/75

LEGENDA DAS INDICAÇÕES		LEGENDA	
BN	Banheira com jato de 90° - 25 mm - 1/2" - FNDE	←	ALIMENTADOR PREDIAL
BB	Bebedouro com jato de 90° - 25 mm - 1/2" - FNDE	⊕	HIDRÔMETRO
CH	Chuveiro - 25 mm x 1/2"	⊕	REGISTRO BRUTO GAVETA INDUSTRIAL C/ PVC SOLDÁVEL - RG
DH	Ducha Higiénica - 25 mm x 1/2"	⊕	REGISTRO BRUTO GAVETA EUROPA C/ PVC SOLDÁVEL - RG
HIDRÔMETRO	Hidrômetros - cavalete 1/2" Tige	⊕	REGISTRO DE PRESSÃO C/ PVC SOLDÁVEL - RP
LV	Lavatório com jato de 90° - 25 mm - 1/2"	⊕	REGISTRO DE GAVETA C/ CANOPLA CROMADA C/ PVC SOLDÁVEL - RG
MLR	Máquina de lavar roupa com Te de 90° - 25 mm - 3/4" - FNDE	⊕	REGISTRO DE PRESSÃO C/ PVC SOLDÁVEL - RP
PIA	Pia de cozinha com jato de 90° - 25 mm - 1/2"	⊕	REGISTRO DE GAVETA C/ CANOPLA CROMADA C/ PVC SOLDÁVEL - RG
PR	Purificador com jato de 90° - 25 mm - 1/2" - FNDE	⊕	REGISTRO DE PRESSÃO C/ PVC SOLDÁVEL - RP
RP	Registro de Pressão com PVC soldável - 25 mm - 3/4"	⊕	REGISTRO DE GAVETA C/ CANOPLA CROMADA C/ PVC SOLDÁVEL - RG
RG	Registro de gaveta cromada c/PVC soldável - 3/4"	⊕	REGISTRO DE PRESSÃO C/ PVC SOLDÁVEL - RP
TLR	Tanque de lavar com jato de 90° - 25 mm - 3/4"	⊕	REGISTRO DE GAVETA C/ CANOPLA CROMADA C/ PVC SOLDÁVEL - RG
TJ	Torneira de Jato - 25 mm x 1/2"	⊕	REGISTRO DE PRESSÃO C/ PVC SOLDÁVEL - RP
VD	Valvula de descarga c/PVC soldável - 1 1/2"	⊕	REGISTRO DE GAVETA C/ CANOPLA CROMADA C/ PVC SOLDÁVEL - RG
VS	Vaso Sanitário com valvula de descarga - 1 1/2"	⊕	REGISTRO DE PRESSÃO C/ PVC SOLDÁVEL - RP
ML	Lava Louças com jato de 90° - 25 mm - 1/2"	⊕	REGISTRO DE GAVETA C/ CANOPLA CROMADA C/ PVC SOLDÁVEL - RG

NOTAS

- EXECUTAR ESTE PROJETO JUNTAMENTE COM O PROJETO ESTRUTURAL.
- ANTES DA CONCRETAGEM/EMPASSAGEM PARA AS TUBULAÇÕES DENTRO DOS LIMITES ESTABELECIDOS PELA NBR 618:2014.
- PARA ALTA DOS PONTOS HORÁRICOS VERIFICAR REFERÊNCIA NO MEMORIAL DESCRITIVO.
- ALTERAÇÕES NESTE PROJETO SOMENTE COM AUTORIZAÇÃO EXPRESSA DO FNDE.

REFERÊNCIAS:

- MEMORIAL DESCRITIVO E ESPECIFICAÇÕES TÉCNICAS
- PLANILHA DE QUANTITATIVOS

Nº	DATA	DESCRIÇÃO
02	JANEIRO/2017	Atendimento a NBR 9050/2015; Alteração: quadro de áreas, sanitários infantis 1 e 2, altura da platibanda, mobiliário e equipamento, altura de ventilação nos sanitários, cor dos portões dos sanitários e altura da porta PIA; Acréscimo das duchas higiénicas e escaninhos pré-escola. Retirada da chapa de aço abaixo da platibanda.
01	AGOSTO/2016	Alteração paredes - shift para tubulação hidráulica e detalhamento; alteração da altura da platibanda.

CONTROLE DE REVISÕES

Nº	DATA	DESCRIÇÃO
02	JANEIRO/2017	Atendimento a NBR 9050/2015; Alteração: quadro de áreas, sanitários infantis 1 e 2, altura da platibanda, mobiliário e equipamento, altura de ventilação nos sanitários, cor dos portões dos sanitários e altura da porta PIA; Acréscimo das duchas higiénicas e escaninhos pré-escola. Retirada da chapa de aço abaixo da platibanda.
01	AGOSTO/2016	Alteração paredes - shift para tubulação hidráulica e detalhamento; alteração da altura da platibanda.

FNDE Fundo Nacional de Desenvolvimento da Educação
Ministério da Educação

PROJETO PADRÃO - FNDE

PROPRIETÁRIO: MUNICIPAL DE SIDROLÂNDIA-MS
ENDEREÇO: RUA GUARANI, LOTE C, QUADRA S, JARDIM PETROPOLIS, SIDROLÂNDIA-MS
MUNICÍPIO - UF: SIDROLÂNDIA-MS

PROPRIETÁRIO: PREFEITURA MUNICIPAL DE SIDROLÂNDIA-MS
CNPJ: 03.501.574/0001-31
RESP. TÉCNICO: ENGENHEIRO MARCEL THEODORO CREA 75412/9


AUTOR DO PROJETO: TALITA DADAM CREA 83851/9

CREA	RA



OBSERVAÇÕES:

PROGRAMA PROINFÂNCIA - PROJETO TIPO 2
PROJETO DE INSTALAÇÕES

COORDENADOR	REDE DE ÁGUA FRIA	INDICAÇÃO DOS DETALHES	CORTES	FRANCHA
CGEST - Coordenação Geral de Infraestrutura Educacional	REDE DE ÁGUA FRIA	INDICAÇÃO DOS DETALHES	CORTES	HAG
FORMATO: A0(1/80x11)	REVISÃO: R-00	ESCALA: INDICADA	INDICADA	03/08
	R-01	DATA EMISSÃO: JANEIRO/2017		
	R-02			

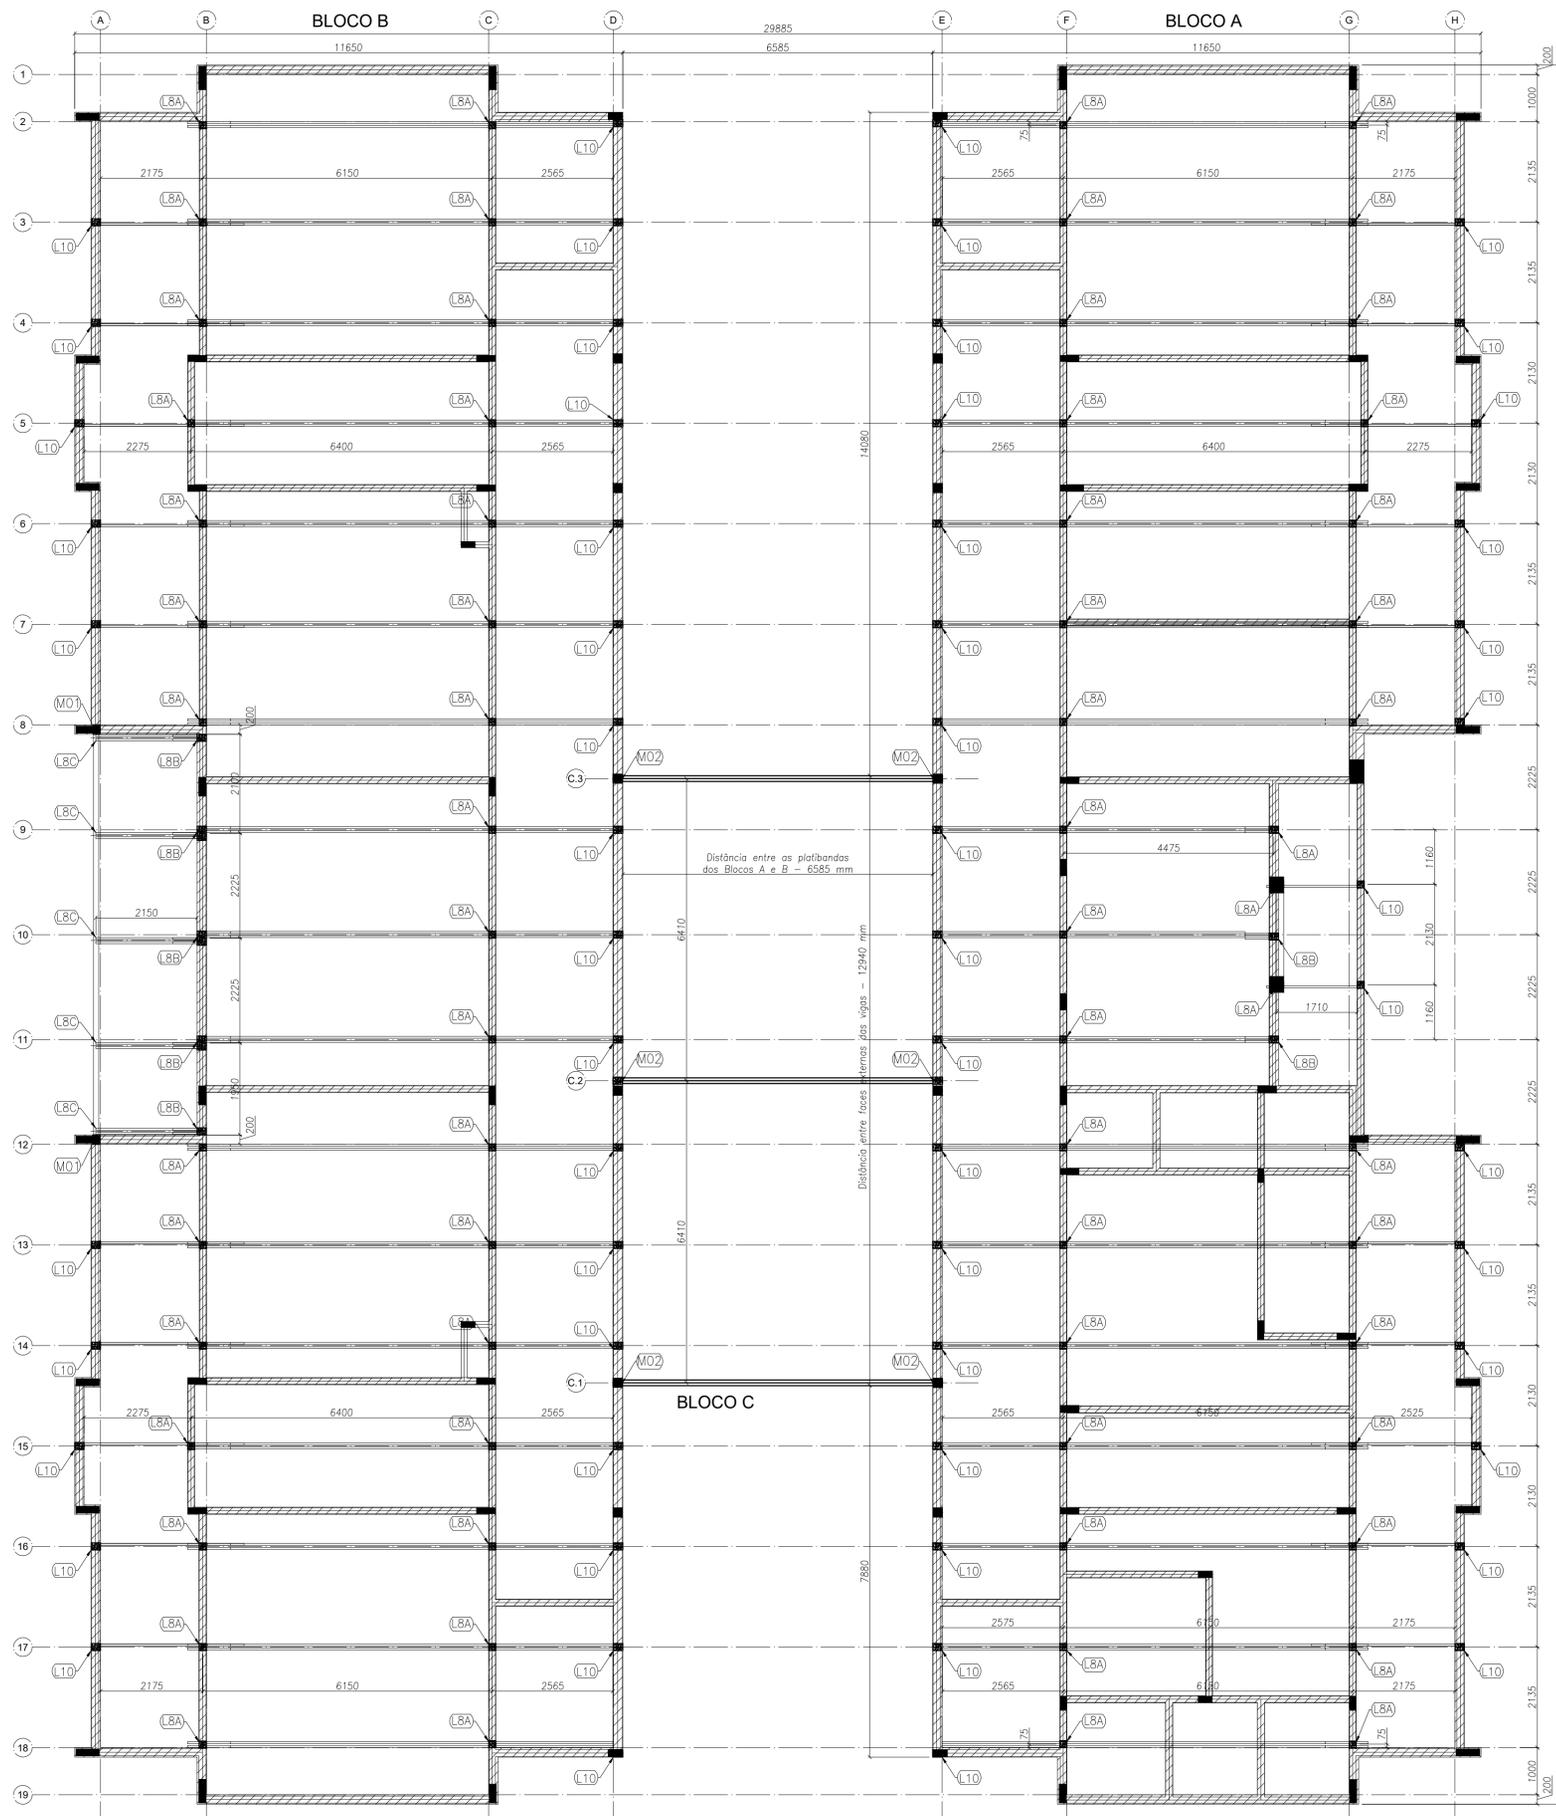

TAB. TAG	DESCR. TAG
TC	TERÇA DE COBERTURA
CB	CAIBED
TR	TRAVAMENTO
LV	LUMA
RF	REBOCO
TS	TESOURA
CT	CANTONEIRA DE FERRO
SP	SUPORTE DE FERRO
TF	TERÇA DE FECHAMENTO

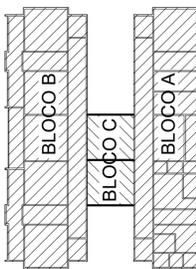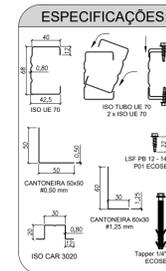

NOTAS:

- A PLATIBANDA DEVE POSSUIR O NÍVEL MÍNIMO DE +4,46m, SENDO 1,20m ACIMA DO NÍVEL DO BANZO INFERIOR DAS TESOURAS, CONFORME INDICADO NO CORTE 4 DA PRANCHA TIPO2-ARQ-CRT-GERO-05-06_R02.DWG.
- AS PLATIBANDAS EM ALVENARIA, VIGAS DE CONCRETO E DEMAIS ELEMENTOS DE SUSTENTAÇÃO DA ESTRUTURA DEVEM POSSUIR FOK.MN = 15MPa E RESISTIR AOS CARREGAMENTOS INDICADOS NA NOTA 5 E QUADRO DE CARGAS, SENDO RESPONSABILIDADE DA EXECUÇÃO E RESISTÊNCIA DO REBOCO POR CONTA DO CLIENTE.
- O PDL DO BLOCO CENTRAL E DA SALA MULTIUSO DO BLOCO B POSSUI O VALOR DE 3,07 METROS DEVIDO A NECESSIDADE DE APOIO DAS TRELIÇAS LSF NAS VIGAS DE CONCRETO DO CLIENTE SITUADAS NO NÍVEL +3,26.
- AS CHAPAS PERFURADAS FIXADAS NA PLATIBANDA DO BLOCO CENTRAL E DA SALA MULTIUSO DO BLOCO B DEVEM POSSUIR 950 MILÍMETROS DE ALTURA, SENDO A FIXAÇÃO INFERIOR NA VIGA METÁLICA EM AÇO CIVIL-300 E A FIXAÇÃO SUPERIOR NAS TERÇAS DE FECHAMENTO EM LSF.
- FORAM PREVISTAS AÇÕES PERMANENTES E VARIÁVEIS, SENDO O PESO PRÓPRIO DA ESTRUTURA E TELHAS, SOBRECARGA DE UTILIZAÇÃO E AÇÃO DE VENTO. OS VALORES CARACTERÍSTICOS DOS CARREGAMENTOS NAS BASES ESTÃO INDICADOS NO QUADRO DE CARGAS PRESENTE NESTE PROJETO.
- AS CHAPAS PERFURADAS DE FECHAMENTO VERTICAL ASSIM COMO SUAS FIXAÇÕES SÃO DE RESPONSABILIDADE DO CLIENTE.
- O CLIENTE DEVE DISPOR DAS BASES EM CONCRETO NIVELADAS E MACIÇAS PARA FIXAÇÃO DAS TRELIÇAS LSF CONFORME DETALHE L8A E INDICAÇÕES NAS VISTAS "BLOCO A, BLOCO B E BLOCO C - PLANTA DE COBERTURA - LOCAÇÃO DAS BASES".

REFERÊNCIAS:

- MEMORIAL DESCRITIVO E ESPECIFICAÇÕES TÉCNICAS;
- PLANILHA DE QUANTITATIVOS;
- PROJETOS:

TIPO2-SCF-PLB-N000-06_R02.dwg	TIPO2-SCF-PLB-N310-12_R02.dwg	TIPO2-SFN-PLD-GERO-01_R02.dwg
TIPO2-SFS-PLD-GERO-03_R02.dwg	TIPO2-ARQ-COB-GERO-11_R02.dwg	TIPO2-ARQ-CRT-GERO-05-06_R02.dwg
TIPO2-ARQ-FCH-GERO-07-08_R02.dwg	TIPO2-ARQ-FOR-GERO-10_R02.dwg	TIPO2-ARQ-PLB-GERO-02_R02.dwg
TIPO2-SCF-PLD-N000-11_R02.dwg		

TABELA DE AÇÕES			
AÇÃO	DESCRIÇÃO	VALOR	UNIDADE
PP1	PESPO PRÓPRIO ESTRUTURA LSF	8,0	kgf/m ²
PP2	PESPO PRÓPRIO TELHAS	12,0	kgf/m ²
PP3	PESPO PRÓPRIO ESTRUTURA CIVIL-300	15,0	kgf/m
SC1	SOBRECARGA	25,0	kgf/m ²
V1	VENTO	100,0	kgf/m ²

QUADRO DE CARGAS (valores em kgf)			
DETALHE	PP (sentido gravitacional)	SC (sentido gravitacional)	V (oposto ao sentido gravitacional)
M01	155,13	114,22	-456,88
M02	261,23	264,61	-1058,45
L8A	243,36	304,20	-1216,80
L8B	230,84	288,55	-1154,22
L10	57,85	72,31	-289,25

FNDE *Fundo Nacional de Desenvolvimento da Educação*

Ministério da Educação

PROJETO PADRÃO - FNDE

PROPRIETÁRIO: MUNICIPAL DE SIDROLÂNDIA-MS

ENDEREÇO: RUA GUARANI, LOTE C, QUADRA 5, JARDIM PETRÓPOLIS, SIDROLÂNDIA-MS

MUNICÍPIO - UF: SIDROLÂNDIA-MS

PROPRIETÁRIO: PREFEITURA MUNICIPAL DE SIDROLÂNDIA-MS
CNPJ: 03.501.574/0001-31

RESP. TÉCNICO: ENGENHEIRO MARCEL THEODORO CREA 70412/D

AUTOR DO PROJETO: TALITA DADAM CREA 83851/D

OBSERVAÇÕES:

PROGRAMA PROINFÂNCIA - PROJETO TIPO 2
PROJETO DE ESTRUTURA

COORDENAÇÃO CGEST - Coordenação Geral de Infraestrutura Educacional	ESTRUTURA METÁLICA PLANTA DA COBERTURA E NOTAS LOCAÇÃO DAS BASES: BLOCO A, BLOCO B E BLOCO C		SMT
	REVISÃO R-00 R-01 R-02	ESCALA 1/75 DATA EMISSÃO JANEIRO/2017	
FORMATO A1(594x841)			

1 BLOCO A, BLOCO B E BLOCO C - PLANTA DE COBERTURA - LOCAÇÃO DAS BASES
ESCALA: 1/75