

DEPLAN - DEPARTAMENTO DE PLANEJAMENTO
CNPJ: 03.501.574/0001-31

Composição Auxiliar	104749 SINAPI	CONECTOR GRAMPO METÁLICO TIPO OLHAL, PARA SPDA, PARA HASTE DE ATERRAMENTO DE 3/4" E CABOS DE 10 A 50 MM2 - FORNECIMENTO E INSTALAÇÃO. AF_08/2023	Sistema de Proteção contra Descargas Atmosféricas - SPDA	UN	1,0000000	18,89	18,89
Composição Auxiliar	91919 SINAPI	CURVA 180 GRAUS PARA ELETRODUTO, PVC, ROSCÁVEL, DN 32 MM (1"), PARA CIRCUITOS TERMINAIS, INSTALADA EM PAREDE - FORNECIMENTO E INSTALAÇÃO. AF_03/2023	Instalações Elétricas - Eletrodutos Embutidos, Cabos, Caixas, Tomadas e Interruptores	UN	1,0000000	21,91	21,91
Composição Auxiliar	87367 SINAPI	ARGAMASSA TRAÇO 1:1:6 (EM VOLUME DE CIMENTO, CAL E AREIA MÉDIA UMIDA) PARA EMBOÇOMASSA ÚNICA/ASSENTAMENTO DE ALVENARIA DE VEDAÇÃO, PREPARO MANUAL. AF_08/2019	Argamassas	m³	0,0194000	707,69	13,72
Composição Auxiliar	96977 SINAPI	CORDOALHA DE COBRE NU 50 MM², ENTERRADA - FORNECIMENTO E INSTALAÇÃO. AF_08/2023	Sistema de Proteção contra Descargas Atmosféricas - SPDA	M	1,9500000	61,11	119,16
Composição Auxiliar	96986 SINAPI	HASTE DE ATERRAMENTO, DIÂMETRO 3/4", COM 3 METROS - FORNECIMENTO E INSTALAÇÃO. AF_08/2023	Sistema de Proteção contra Descargas Atmosféricas - SPDA	UN	1,0000000	108,61	108,61
Composição Auxiliar	91872 SINAPI	ELETRODUTO RÍGIDO ROSCÁVEL, PVC, DN 32 MM (1"), PARA CIRCUITOS TERMINAIS, INSTALADO EM PAREDE - FORNECIMENTO E INSTALAÇÃO. AF_03/2023	Instalações Elétricas - Eletrodutos Embutidos, Cabos, Caixas, Tomadas e Interruptores	M	6,0500000	18,73	113,31
Composição Auxiliar	91885 SINAPI	LUVA PARA ELETRODUTO, PVC, ROSCÁVEL, DN 32 MM (1"), PARA CIRCUITOS TERMINAIS, INSTALADA EM PAREDE - FORNECIMENTO E INSTALAÇÃO. AF_03/2023	Instalações Elétricas - Eletrodutos Embutidos, Cabos, Caixas, Tomadas e Interruptores	UN	1,0000000	12,74	12,74
Composição Auxiliar	91917 SINAPI	CURVA 90 GRAUS PARA ELETRODUTO, PVC, ROSCÁVEL, DN 32 MM (1"), PARA CIRCUITOS TERMINAIS, INSTALADA EM PAREDE - FORNECIMENTO E INSTALAÇÃO. AF_03/2023	Instalações Elétricas - Eletrodutos Embutidos, Cabos, Caixas, Tomadas e Interruptores	UN	1,0000000	20,38	20,38
Composição Auxiliar	88247 SINAPI	AUXILIAR DE ELETRICISTA COM ENCARGOS COMPLEMENTARES	Livro SINAPI: Cálculos e Parâmetros	H	0,3233000	22,69	7,33
Composição Auxiliar	88264 SINAPI	ELETRICISTA COM ENCARGOS COMPLEMENTARES	Livro SINAPI: Cálculos e Parâmetros	H	2,9102000	29,75	86,57
Composição Auxiliar	93673 SINAPI	DISJUNTOR TRIPOLAR TIPO DIN, CORRENTE NOMINAL DE 50A - FORNECIMENTO E INSTALAÇÃO. AF_07/2025	Instalações Elétricas - Quadros, Cabos, Disjuntores, Contatores e Postes de Concreto e Metálicos	UN	1,0000000	98,64	98,64
Composição Auxiliar	100578 SINAPI	ASSENTAMENTO DE POSTE DE CONCRETO COM COMPRIMENTO NOMINAL DE 9 M, CARGA NOMINAL MENOR OU IGUAL A 1000 DAN, ENGASTAMENTO SIMPLES COM 1,5 M DE SOLO (NÃO INCLUI FORNECIMENTO). AF_04/2025		UN	1,0000000	589,51	589,51
Insunso	00004346 SINAPI	PARAFUSO DE FERRO POLIDO, SEXTAVADO, COM ROSCA PARCIAL, DIÂMETRO 5/8", COMPRIMENTO 6", COM PORCA E ARRUUELA DE PRESSAO MEDIA	Material	UN	3,0000000	11,38	34,14
Insunso	00001062 SINAPI	CAIXA INTERNA/EXTERNA DE MEDICAO PARA 1 MEDIDOR TRIFASICO, COM VISOR, EM CHAPA DE ACO 18 USG (PADRAO DA CONCESSIONARIA LOCAL)	Material	UN	1,0000000	219,35	219,35
Insunso	00011267 SINAPI	ARRUELA LISA, REDONDA, DE LATAO POLIDO, DIÂMETRO NOMINAL 5/8", DIÂMETRO EXTERNO = 34 MM, DIÂMETRO DO FURO = 17 MM, ESPESSURA = *2,5" MM	Material	UN	2,0000000	1,43	2,86
Insunso	00001094 SINAPI	ARMACAO VERTICAL COM HASTE E CONTRA-PINO, EM CHAPA DE ACO GALVANIZADO 3/16", COM 1 ESTRIBO, SEM ISOLADOR	Material	UN	1,0000000	35,92	35,92

DEPLAN - DEPARTAMENTO DE PLANEJAMENTO
CNPJ: 03.501.574/0001-31

Insuno	00039997 SINAPI	PORCA ZINCADA, SEXTAVADA, DIAMETRO 1/4"	Material	UN	2,0000000	0,34	0,68	
Insuno	00034643 SINAPI	CAIXA DE INSPECAO PARA ATERRAMENTO E PARA RAIOS, EM POLIPROPILENO, DIAMETRO = 300 MM X ALTURA = 400 MM (INCLUIDA TAMPA SEM ESCOTILHA)	Material	UN	1,0000000	42,68	42,68	
Insuno	00003398 SINAPI	ISOLADOR DE PORCELANA, TIPO ROLDANA, DIMENSOES DE *72* X *72* MM, PARA USO EM BAIXA TENSAO	Material	UN	1,0000000	4,79	4,79	
Insuno	00014153 SINAPI	FITA METALICA PERFORADA, L = *18* MM, ROLO DE 30 M, CARGA RECOMENDADA = *30* KGf	Material	UN	0,0600000	57,68	3,46	
Insuno	00039996 SINAPI	VERGALHAO ZINCADO ROSCA TOTAL, 1/4" (6,3 MM)	Material	M	0,1664000	3,59	0,59	
			MO sem LS =>	443,05	LS =>	0,00	MO com LS =>	443,05
			Valor do BDI =>	536,07			Valor com BDI =>	2.682,94
10.25	Código Banco	Descrição	Tipo	Und	Quant.	Valor Unit	Total	
Composição	91955 SINAPI	INTERRUPTOR PARALELO (1 MÓDULO), 10A/250V, INCLUINDO SUPORTE E PLACA - FORNECIMENTO E INSTALAÇÃO. AF_03/2023	Instalações Elétricas - Eletrodutos Embutidos, Cabos, Caixas, Tomadas e Interruptores	UN	1,0000000	34,95	34,95	
Composição Auxiliar	91954 SINAPI	INTERRUPTOR PARALELO (1 MÓDULO), 10A/250V, SEM SUPORTE E SEM PLACA - FORNECIMENTO E INSTALAÇÃO. AF_03/2023	Instalações Elétricas - Eletrodutos Embutidos, Cabos, Caixas, Tomadas e Interruptores	UN	1,0000000	24,41	24,41	
Composição Auxiliar	91946 SINAPI	SUPORTE PARA FUSADO COM PLACA DE ENCAIXE 4" X 2" MÉDIO (1,30 M DO PISO) PARA PONTO ELÉTRICO - FORNECIMENTO E INSTALAÇÃO. AF_03/2023	Instalações Elétricas - Eletrodutos Embutidos, Cabos, Caixas, Tomadas e Interruptores	UN	1,0000000	10,54	10,54	
			MO sem LS =>	17,75	LS =>	0,00	MO com LS =>	17,75
			Valor do BDI =>	8,72			Valor com BDI =>	43,67
10.26	Código Banco	Descrição	Tipo	Und	Quant.	Valor Unit	Total	
Composição	92035 SINAPI	INTERRUPTOR SIMPLES (1 MÓDULO), INTERRUPTOR PARALELO (1 MÓDULO) E 1 TOMADA DE EMBUTIR 2P+T 10 A, INCLUINDO SUPORTE E PLACA - FORNECIMENTO E INSTALAÇÃO. AF_03/2023	Instalações Elétricas - Eletrodutos Embutidos, Cabos, Caixas, Tomadas e Interruptores	UN	1,0000000	69,97	69,97	
Composição Auxiliar	92034 SINAPI	INTERRUPTOR SIMPLES (1 MÓDULO), INTERRUPTOR PARALELO (1 MÓDULO) E 1 TOMADA DE EMBUTIR 2P+T 10 A, SEM SUPORTE E SEM PLACA - FORNECIMENTO E INSTALAÇÃO. AF_03/2023	Instalações Elétricas - Eletrodutos Embutidos, Cabos, Caixas, Tomadas e Interruptores	UN	1,0000000	59,43	59,43	
Composição Auxiliar	91946 SINAPI	SUPORTE PARA FUSADO COM PLACA DE ENCAIXE 4" X 2" MÉDIO (1,30 M DO PISO) PARA PONTO ELÉTRICO - FORNECIMENTO E INSTALAÇÃO. AF_03/2023	Instalações Elétricas - Eletrodutos Embutidos, Cabos, Caixas, Tomadas e Interruptores	UN	1,0000000	10,54	10,54	
			MO sem LS =>	34,69	LS =>	0,00	MO com LS =>	34,69
			Valor do BDI =>	17,47			Valor com BDI =>	87,44
10.27	Código Banco	Descrição	Tipo	Und	Quant.	Valor Unit	Total	
Composição	91957 SINAPI	INTERRUPTOR SIMPLES (1 MÓDULO) COM INTERRUPTOR PARALELO (1 MÓDULO), 10A/250V, INCLUINDO SUPORTE E PLACA - FORNECIMENTO E INSTALAÇÃO. AF_03/2023	Instalações Elétricas - Eletrodutos Embutidos, Cabos, Caixas, Tomadas e Interruptores	UN	1,0000000	49,78	49,78	
Composição Auxiliar	91956 SINAPI	INTERRUPTOR SIMPLES (1 MÓDULO) COM INTERRUPTOR PARALELO (1 MÓDULO), 10A/250V, SEM SUPORTE E SEM PLACA - FORNECIMENTO E INSTALAÇÃO. AF_03/2023	Instalações Elétricas - Eletrodutos Embutidos, Cabos, Caixas, Tomadas e Interruptores	UN	1,0000000	39,24	39,24	

DEPLAN - DEPARTAMENTO DE PLANEJAMENTO
CNPJ: 03.501.574/0001-31

Composição Auxiliar	91946 SINAPI	SUPORTE PARAFUSADO COM PLACA DE ENCAIXE 4" X 2" MÉDIO (1,30 M DO PISO) PARA PONTO ELÉTRICO - FORNECIMENTO E INSTALAÇÃO. AF_03/2023	Instalações Elétricas - Eletrodutos Embutidos, Cabos, Caixas, Tomadas e Interruptores	UN	1,0000000	10,54	10,54
			MO sem LS => 24,50 Valor do BDI => 12,43	LS =>	0,00	MO com LS => 62,21 Valor com BDI =>	24,50
10.28	Código Banco	Descrição	Tipo	Und	Quant.	Valor Unit	Total
Composição	91953 SINAPI	INTERRUPTOR SIMPLES (1 MÓDULO), 10A/250V, INCLUINDO SUPORTE E PLACA - FORNECIMENTO E INSTALAÇÃO. AF_03/2023	Instalações Elétricas - Eletrodutos Embutidos, Cabos, Caixas, Tomadas e Interruptores	UN	1,0000000	28,68	28,68
Composição Auxiliar	91946 SINAPI	SUPORTE PARAFUSADO COM PLACA DE ENCAIXE 4" X 2" MÉDIO (1,30 M DO PISO) PARA PONTO ELÉTRICO - FORNECIMENTO E INSTALAÇÃO. AF_03/2023	Instalações Elétricas - Eletrodutos Embutidos, Cabos, Caixas, Tomadas e Interruptores	UN	1,0000000	10,54	10,54
Composição Auxiliar	91952 SINAPI	INTERRUPTOR SIMPLES (1 MÓDULO), 10A/250V, SEM SUPORTE E SEM PLACA - FORNECIMENTO E INSTALAÇÃO. AF_03/2023	Instalações Elétricas - Eletrodutos Embutidos, Cabos, Caixas, Tomadas e Interruptores	UN	1,0000000	18,14	18,14
			MO sem LS => 14,36 Valor do BDI => 7,16	LS =>	0,00	MO com LS => 35,84 Valor com BDI =>	14,36
10.29	Código Banco	Descrição	Tipo	Und	Quant.	Valor Unit	Total
Composição	91959 SINAPI	INTERRUPTOR SIMPLES (2 MÓDULOS), 10A/250V, INCLUINDO SUPORTE E PLACA - FORNECIMENTO E INSTALAÇÃO. AF_03/2023	Instalações Elétricas - Eletrodutos Embutidos, Cabos, Caixas, Tomadas e Interruptores	UN	1,0000000	43,57	43,57
Composição Auxiliar	91946 SINAPI	SUPORTE PARAFUSADO COM PLACA DE ENCAIXE 4" X 2" MÉDIO (1,30 M DO PISO) PARA PONTO ELÉTRICO - FORNECIMENTO E INSTALAÇÃO. AF_03/2023	Instalações Elétricas - Eletrodutos Embutidos, Cabos, Caixas, Tomadas e Interruptores	UN	1,0000000	10,54	10,54
Composição Auxiliar	91958 SINAPI	INTERRUPTOR SIMPLES (2 MÓDULOS), 10A/250V, SEM SUPORTE E SEM PLACA - FORNECIMENTO E INSTALAÇÃO. AF_03/2023	Instalações Elétricas - Eletrodutos Embutidos, Cabos, Caixas, Tomadas e Interruptores	UN	1,0000000	33,03	33,03
			MO sem LS => 21,14 Valor do BDI => 10,87	LS =>	0,00	MO com LS => 54,44 Valor com BDI =>	21,14
10.30	Código Banco	Descrição	Tipo	Und	Quant.	Valor Unit	Total
Composição	103783 SINAPI	LUMINÁRIA TIPO PLAFON QUADRADA, DE SOBREPOR, COM LED DE 12 W - FORNECIMENTO E INSTALAÇÃO. AF_09/2024	Iluminação Predial e Monitoramento	UN	1,0000000	36,92	36,92
Composição Auxiliar	88264 SINAPI	ELETRICISTA COM ENCARGOS COMPLEMENTARES	Livro SINAPI: Cálculos e Parâmetros	H	0,4945918	29,75	14,71
Composição Auxiliar	88247 SINAPI	AUXILIAR DE ELETRICISTA COM ENCARGOS COMPLEMENTARES	Livro SINAPI: Cálculos e Parâmetros	H	0,1545599	22,69	3,50
Insunso	00044793 SINAPI	LUMINÁRIA PAINEL PLAFON, DE SOBREPOR, SLIM, QUADRADA, *17 X 17* CM, EM ALUMÍNIO ACABAMENTO BRANCO, COM ACRÍLICO, COM LAMPADAS LED 12 W, BIVOLT	Material	UN	1,0000000	18,71	18,71
			MO sem LS => 14,16 Valor do BDI => 9,21	LS =>	0,00	MO com LS => 46,13 Valor com BDI =>	14,16
10.31	Código Banco	Descrição	Tipo	Und	Quant.	Valor Unit	Total

DEPLAN - DEPARTAMENTO DE PLANEJAMENTO
CNPJ: 03.501.574/0001-31

Composição	103785 SINAPI	LUMINÁRIA TIPO PLAFON QUADRADA, DE SOBREPOR, COM LED DE 24 W - Iluminação Predial e Monitoramento	UN	1,0000000	47,02	47,02	
Composição Auxiliar	88247 SINAPI	AUXILIAR DE ELETRICISTA COM ENCARGOS COMPLEMENTARES	H	0,1902472	22,69	4,31	
Composição Auxiliar	88264 SINAPI	ELETRICISTA COM ENCARGOS COMPLEMENTARES	H	0,6087910	29,75	18,11	
Insuno	00044795 SINAPI	LUMINARIA PAINEL PLAFON, DE SOBREPOR, QUADRADA *30 X 30* CM, EM ALUMINIO ACABAMENTO BRANCO, COM ACRILICO, COM LAMPADAS LED 24W, BIVOLT	UN	1,0000000	24,60	24,60	
			MO sem LS => 17,42 Valor do BDI => 11,74	LS => 0,00	MO com LS => 17,42 Valor com BDI => 58,76		
10.32	Código Banco	Descrição	Tipo	Und	Quant.	Valor Unit	Total
Composição	064203 SBC	QUADRO DISTRIBUICAO DE EMBUTIR+BARRAMENTO 44 DISJUNTORES	INSTALACOES ELETRICAS - QUADROS	UN	1,0000000	1.334,32	1.334,32
Insuno	099250 SBC	ELETRICISTA	Mão de Obra	H	2,9220000	19,11	55,84
Insuno	055074 SBC	QUADRO DE DISTRIBUICAO METALICO DE EMBUTIR TRIFASICO COM BARRAMENTO 150A PARA 44 DISJUNTORES E CHAVE GERAL NORMA DIN ELLUX	Material	UN	1,0000000	1.192,99	1.192,99
Insuno	099806 SBC	AUDANTE DE ELETRICISTA	Mão de Obra	H	2,9220000	15,46	45,17
Insuno	008353 SBC	CONJUNTO DE BUCHA/RUELA DE ALUMINIO PARA ELETRODUTO 3"	Material	CJ	4,0000000	10,08	40,32
			MO sem LS => 101,01 Valor do BDI => 333,17	LS => 0,00	MO com LS => 101,01 Valor com BDI => 1.667,49		
10.33	Código Banco	Descrição	Tipo	Und	Quant.	Valor Unit	Total
Composição	92008 SINAPI	TOMADA BAIXA DE EMBUTIR (2 MÓDULOS), 2P+T 10 A, INCLUINDO SUPORTE E PLACA - FORNECIMENTO E INSTALAÇÃO. AF_03/2023	Instalações Elétricas - Eletrodutos Embutidos, Cabos, Caixas, Tomadas e Interruptores	UN	1,0000000	46,23	46,23
Composição Auxiliar	91946 SINAPI	SUPORTE PARA FUSADO COM PLACA DE ENCAIXE 4" X 2" MÉDIO (1,30 M DO PISO) PARA PONTO ELÉTRICO - FORNECIMENTO E INSTALAÇÃO. AF_03/2023	Instalações Elétricas - Eletrodutos Embutidos, Cabos, Caixas, Tomadas e Interruptores	UN	1,0000000	10,54	10,54
Composição Auxiliar	92006 SINAPI	TOMADA BAIXA DE EMBUTIR (2 MÓDULOS), 2P+T 10 A, SEM SUPORTE E SEM PLACA - FORNECIMENTO E INSTALAÇÃO. AF_03/2023	Instalações Elétricas - Eletrodutos Embutidos, Cabos, Caixas, Tomadas e Interruptores	UN	1,0000000	35,69	35,69
			MO sem LS => 21,91 Valor do BDI => 11,54	LS => 0,00	MO com LS => 21,91 Valor com BDI => 57,77		
10.34	Código Banco	Descrição	Tipo	Und	Quant.	Valor Unit	Total
Composição	91994 SINAPI	TOMADA MÉDIA DE EMBUTIR (1 MÓDULO), 2P+T 10 A, SEM SUPORTE E SEM PLACA - FORNECIMENTO E INSTALAÇÃO. AF_03/2023	Instalações Elétricas - Eletrodutos Embutidos, Cabos, Caixas, Tomadas e Interruptores	UN	1,0000000	23,43	23,43
Composição Auxiliar	88264 SINAPI	ELETRICISTA COM ENCARGOS COMPLEMENTARES	Livro SINAPI: Cálculos e Parâmetros	H	0,3170000	29,75	9,43
Composição Auxiliar	88247 SINAPI	AUXILIAR DE ELETRICISTA COM ENCARGOS COMPLEMENTARES	Livro SINAPI: Cálculos e Parâmetros	H	0,3170000	22,69	7,19


CNPJ: 03.501.574/0001-31

	técnicas e legislações vigentes.				
05	Alteração nos custos de quaisquer dos insumos que compõem a execução da obra, decorrentes de alterações tributárias ou políticas públicas, ensejando aumento ou redução.	Execução Contratual	5	10	50

4. APROVAÇÃO E ASSINATURA

Em cumprimento ao disposto § 5º do art. 38 da IN SGD/ME nº 01/2019, deve ser assinado pela Equipe de Planejamento da Contratação:

Sidrolândia/MS, _____ de _____ de 20____.

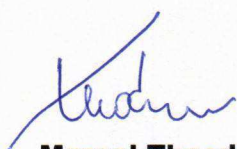


Marcel Theodoro
Diretor de
Planejamento
e Gestão de Projetos
Portaria N°21/2025



Luis Eduardo Ferronato
Engenheiro Civil
CREA/MS 70339/D

Bruno R. S. Gonçalves
Secretário Municipal de
Saúde
Pública Interino
DECRETO MUNICIPAL
Nº 444/2025

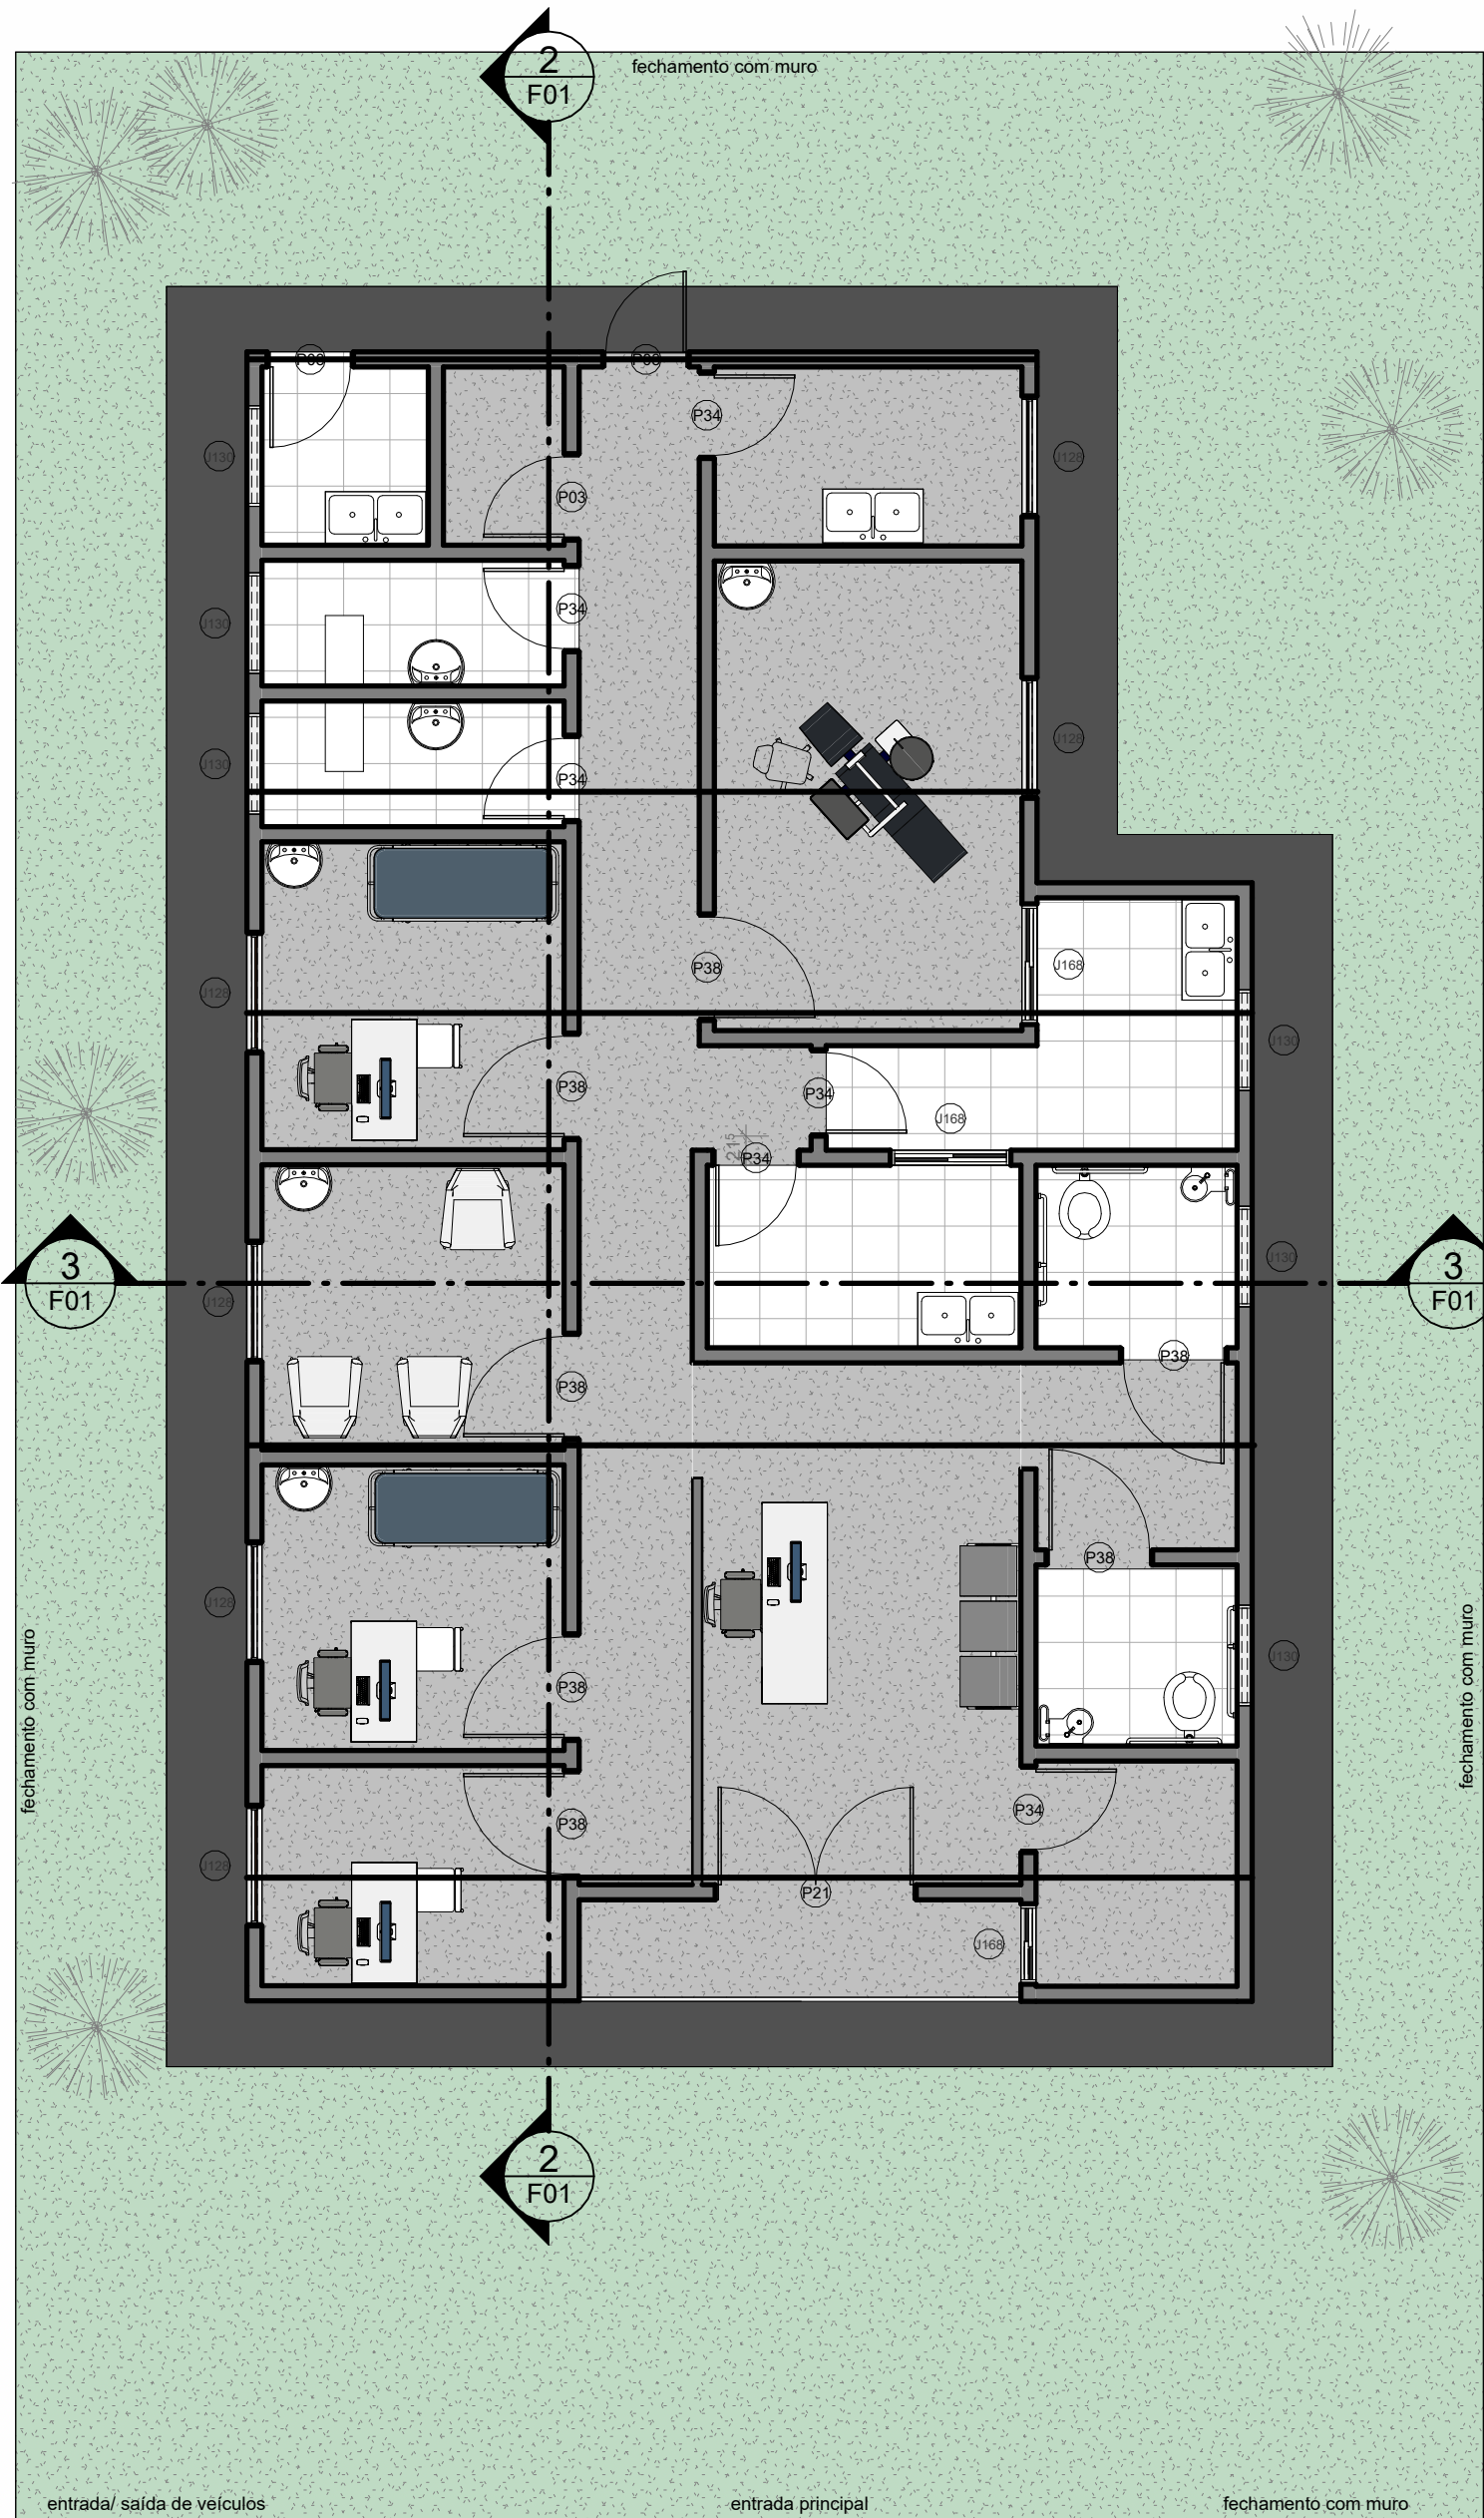

QTO - MATERIAIS - PISO			
TIPO	PAVIMENTO	ÁREA	VOLUME
.Ceramica_Interna_Padrão_46x46cm	PLANTA BAIXA	34,81 m²	0,00 m³
.Concreto_Laje	LAJE/FORRO	7,96 m²	0,96 m³
.Concreto_Laje	PLANTA BAIXA	192,86 m²	20,11 m³
.Grama	PLANTA BAIXA	164,52 m²	4,11 m³
.Granilite	PLANTA BAIXA	117,09 m²	0,00 m³
.Pintura_branca_concreto	LAJE/FORRO	7,96 m²	0,08 m³
.Pintura_branca_concreto	PLANTA BAIXA	40,96 m²	0,41 m³
.Pintura_Externa_Grafite	PLANTA BAIXA	40,96 m²	0,00 m³
.Reboco_Interno	LAJE/FORRO	7,96 m²	0,16 m³
.Reboco_Interno	PLANTA BAIXA	40,96 m²	0,82 m³
Total geral: 11		656,07 m²	26,64 m³



QTO - PORTAS					
CÓD	QT	COMPRIMENTO	ALTURA	PERÍMETRO	ÁREA
P03	3	0,860	2,100	5,060	1,81 m²
P34	6	0,860	2,100	5,060	1,81 m²
P38	7	1,060	2,100	5,260	2,23 m²
P21	1	2,000	2,100	6,200	4,20 m²

QTO - MATERIAIS - PAREDES			
TIPO	ALTURA TOTAL	ÁREA	VOLUME
Alvenaria_Meia_Vez_Escura	3,000	397,96 m²	35,77 m³
Ceramica_46x46cm_Branca	3,000	126,94 m²	0,00 m³
Ceramica_Interna_Padrão_46x46cm	3,000	43,77 m²	0,00 m³
Chapisco_Externo_Padrão	3,000	397,42 m²	3,97 m³
Chapisco_Interno_Padrão	3,000	397,62 m²	3,98 m³
Cobre_Polido	2,700	10,92 m²	0,76 m³
Gesso_acartonado	2,700	21,84 m²	0,27 m³
Massa_Corrida_Interna_Padrão	2,700	10,92 m²	0,00 m³
Pintura_Branca	3,000	9,21 m²	0,00 m³
Pintura_Externa_Branca	3,000	7,51 m²	0,00 m³
Pintura_Interna_Bega	2,700	10,92 m²	0,02 m³
Pintura_Interna_Branca	3,000	608,77 m²	0,00 m³
Reboco_Externo_Padrão	3,000	397,47 m²	9,93 m³
Reboco_Interno_Padrão	3,000	397,67 m²	5,96 m³

QTO - MATERIAIS - TELHADO		
DESCRIÇÃO	ÁREA	VOLUME
TELHA METÁLICA GALVALUME EPS 43mm SANDUICHE	189,74 m²	18,97 m³

QTO - MATERIAIS - FORRO		
TIPO	PAVIMENTO	ÁREA
Forro_Gesso_acartonado	PLANTA BAIXA	121,72 m²

QTO - ESQUADRIAS TOTAIS						
CÓD	QT	COMPRIMENTO	ALTURA	PEITORIL	PERÍMETRO	ÁREA
J168	1	0,712	0,712	1,000	2,848	0,51 m²
J130	6	1,000	0,500	1,600	3,000	0,50 m²
J168	2	1,112	0,712	1,000	3,648	0,79 m²
J128	6	1,200	1,000	1,100	4,400	1,20 m²

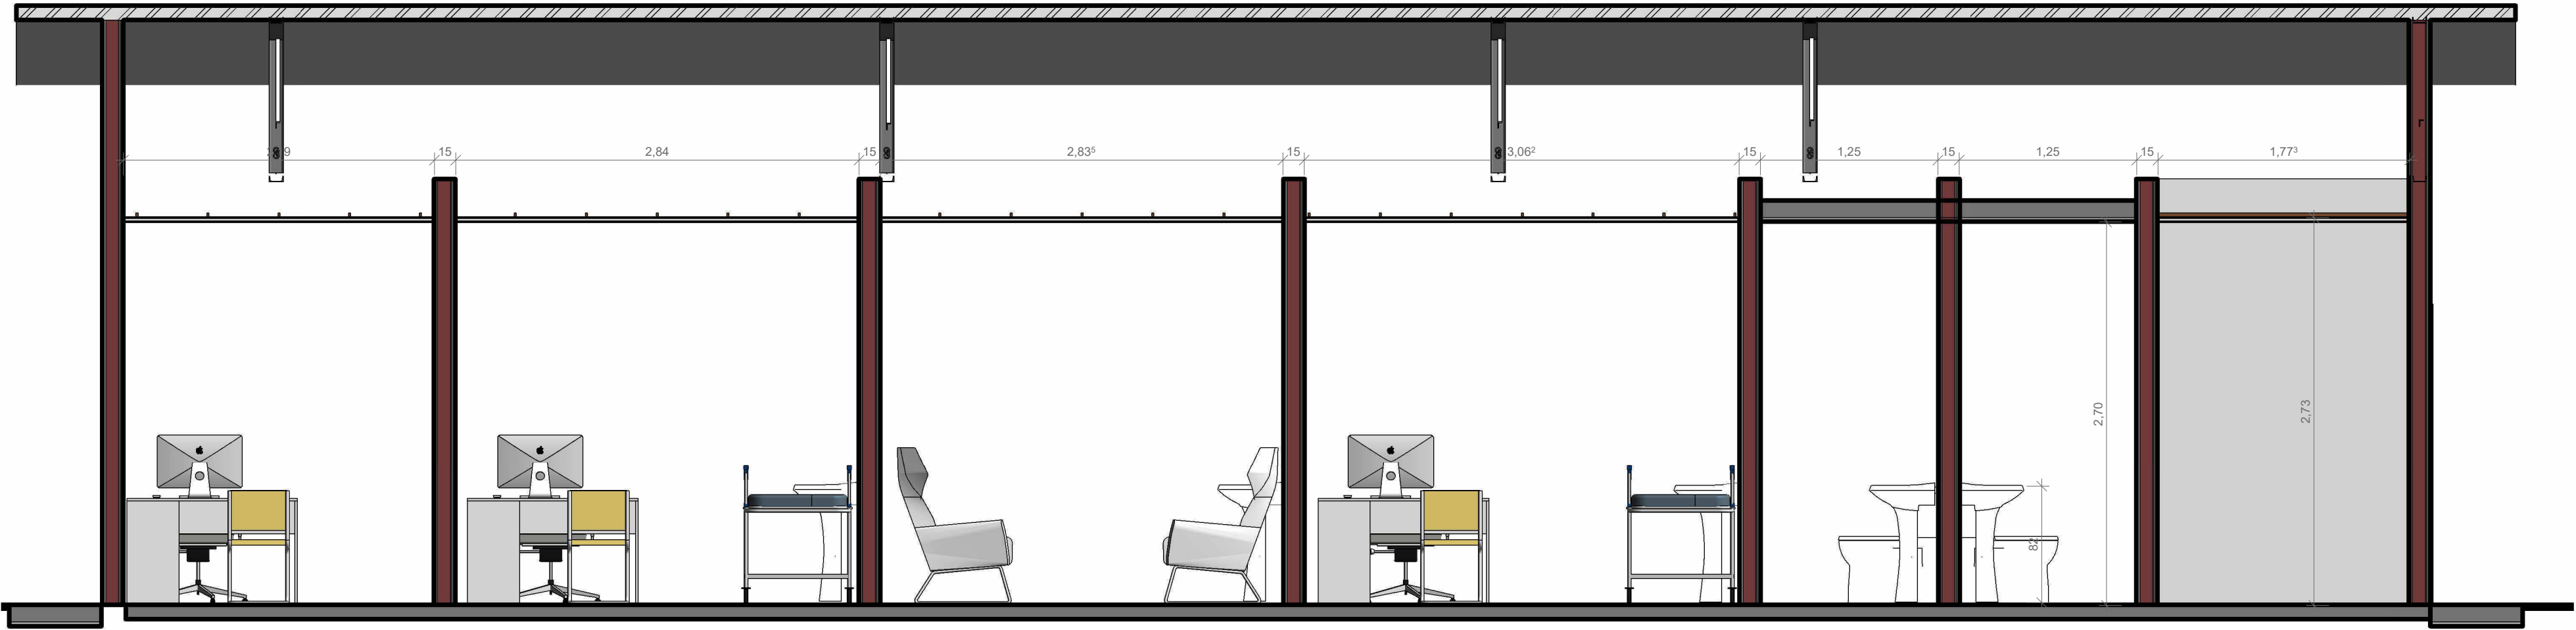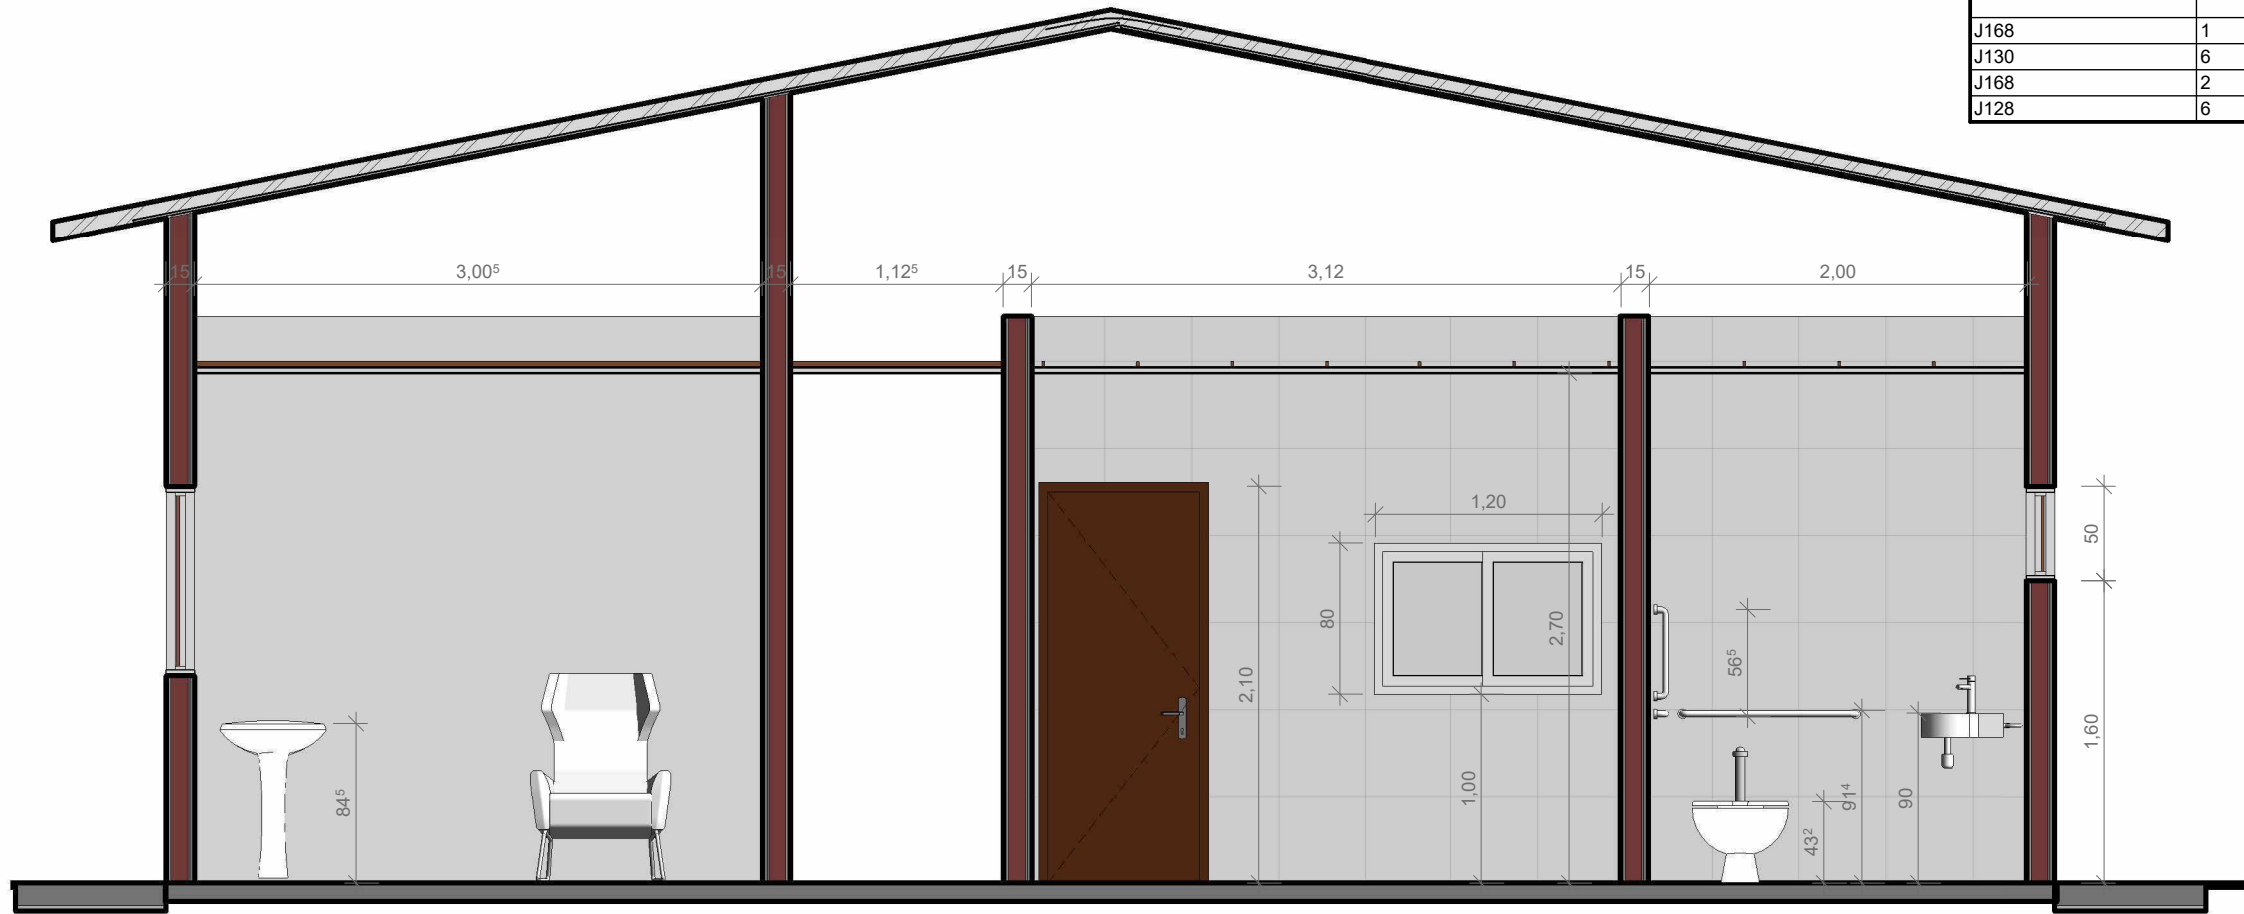

APROVAÇÃO

R0	10/10/2025	EMISSÃO INICIAL
REVISÃO	DATA	DESCRIÇÃO

TÍTULO DO PROJETO:
PONTO DE APOIO - BAFO DA ONÇA

PROPRIETÁRIO
PREFEITURA MUNICIPAL DE SIDROLÂNDIA
SECRETARIA MUNICIPAL DE SAÚDE

CNPJ: 03.501.574/0001-31

ENDEREÇO
ASSENTAMENTO BAFO DA ONÇA
SIDROLÂNDIA/MS

COORDENADAS:
20°54'05.5"S 54°44'32.3"W

TÍTULO DA PRANCHA
PLANTA BAIXA, CORTE AA, CORTE BB E PERSPECTIVA

DESCRIÇÃO DA ETAPA
PROJETO EXECUTIVO

NOME: PRANCHA - ARQUIVO ARQUITETÔNICO BAFO DA ONÇA	REVISÃO R0	UNIDADE METROS	DATA OUTUBRO/25	ESCALA INDICADA
AUTOR (A) DO PROJETO EXECUTIVO ANA PAULA DE ARAUJO	PREFEITO MUNICIPAL RODRIGO BORGES BASSO			

CAU/MS A170252-1

03.501.574/0001-31




DETALHAMENTO DE ESTACAS, BLOCOS E VIGAS BALDRAMES - FUNDAÇÃO





FORMA DO PAVIMENTO FUNDAÇÃO

Escala 1:50

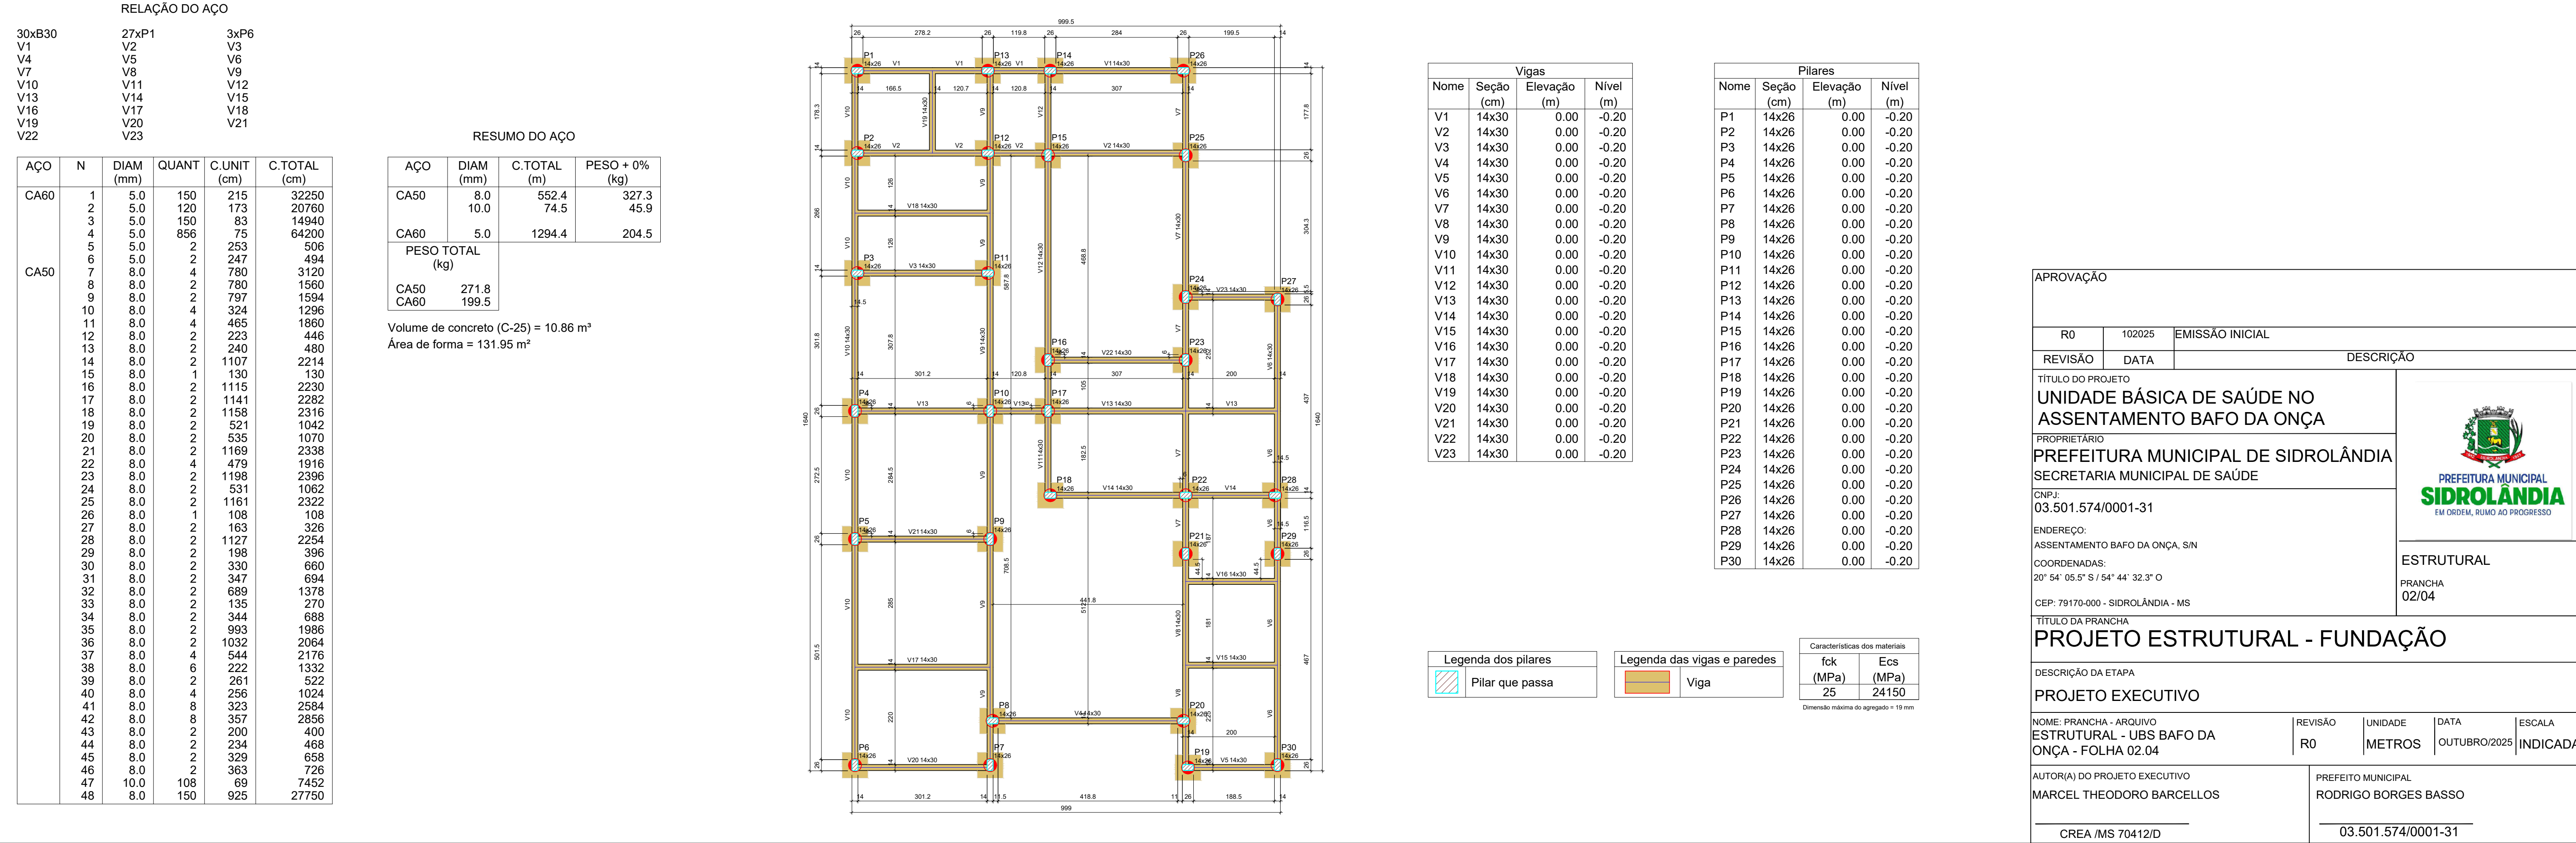


DETALHAMENTO DE PILARES E VIGAS

P1=P2=P3=P4=P5=P7=P8=P9=P10=P11=P12=P13=
P14=P15=P16=P17=P18=P19=P20=P21=P22=P23=
P24=P25=P26=P28=P29

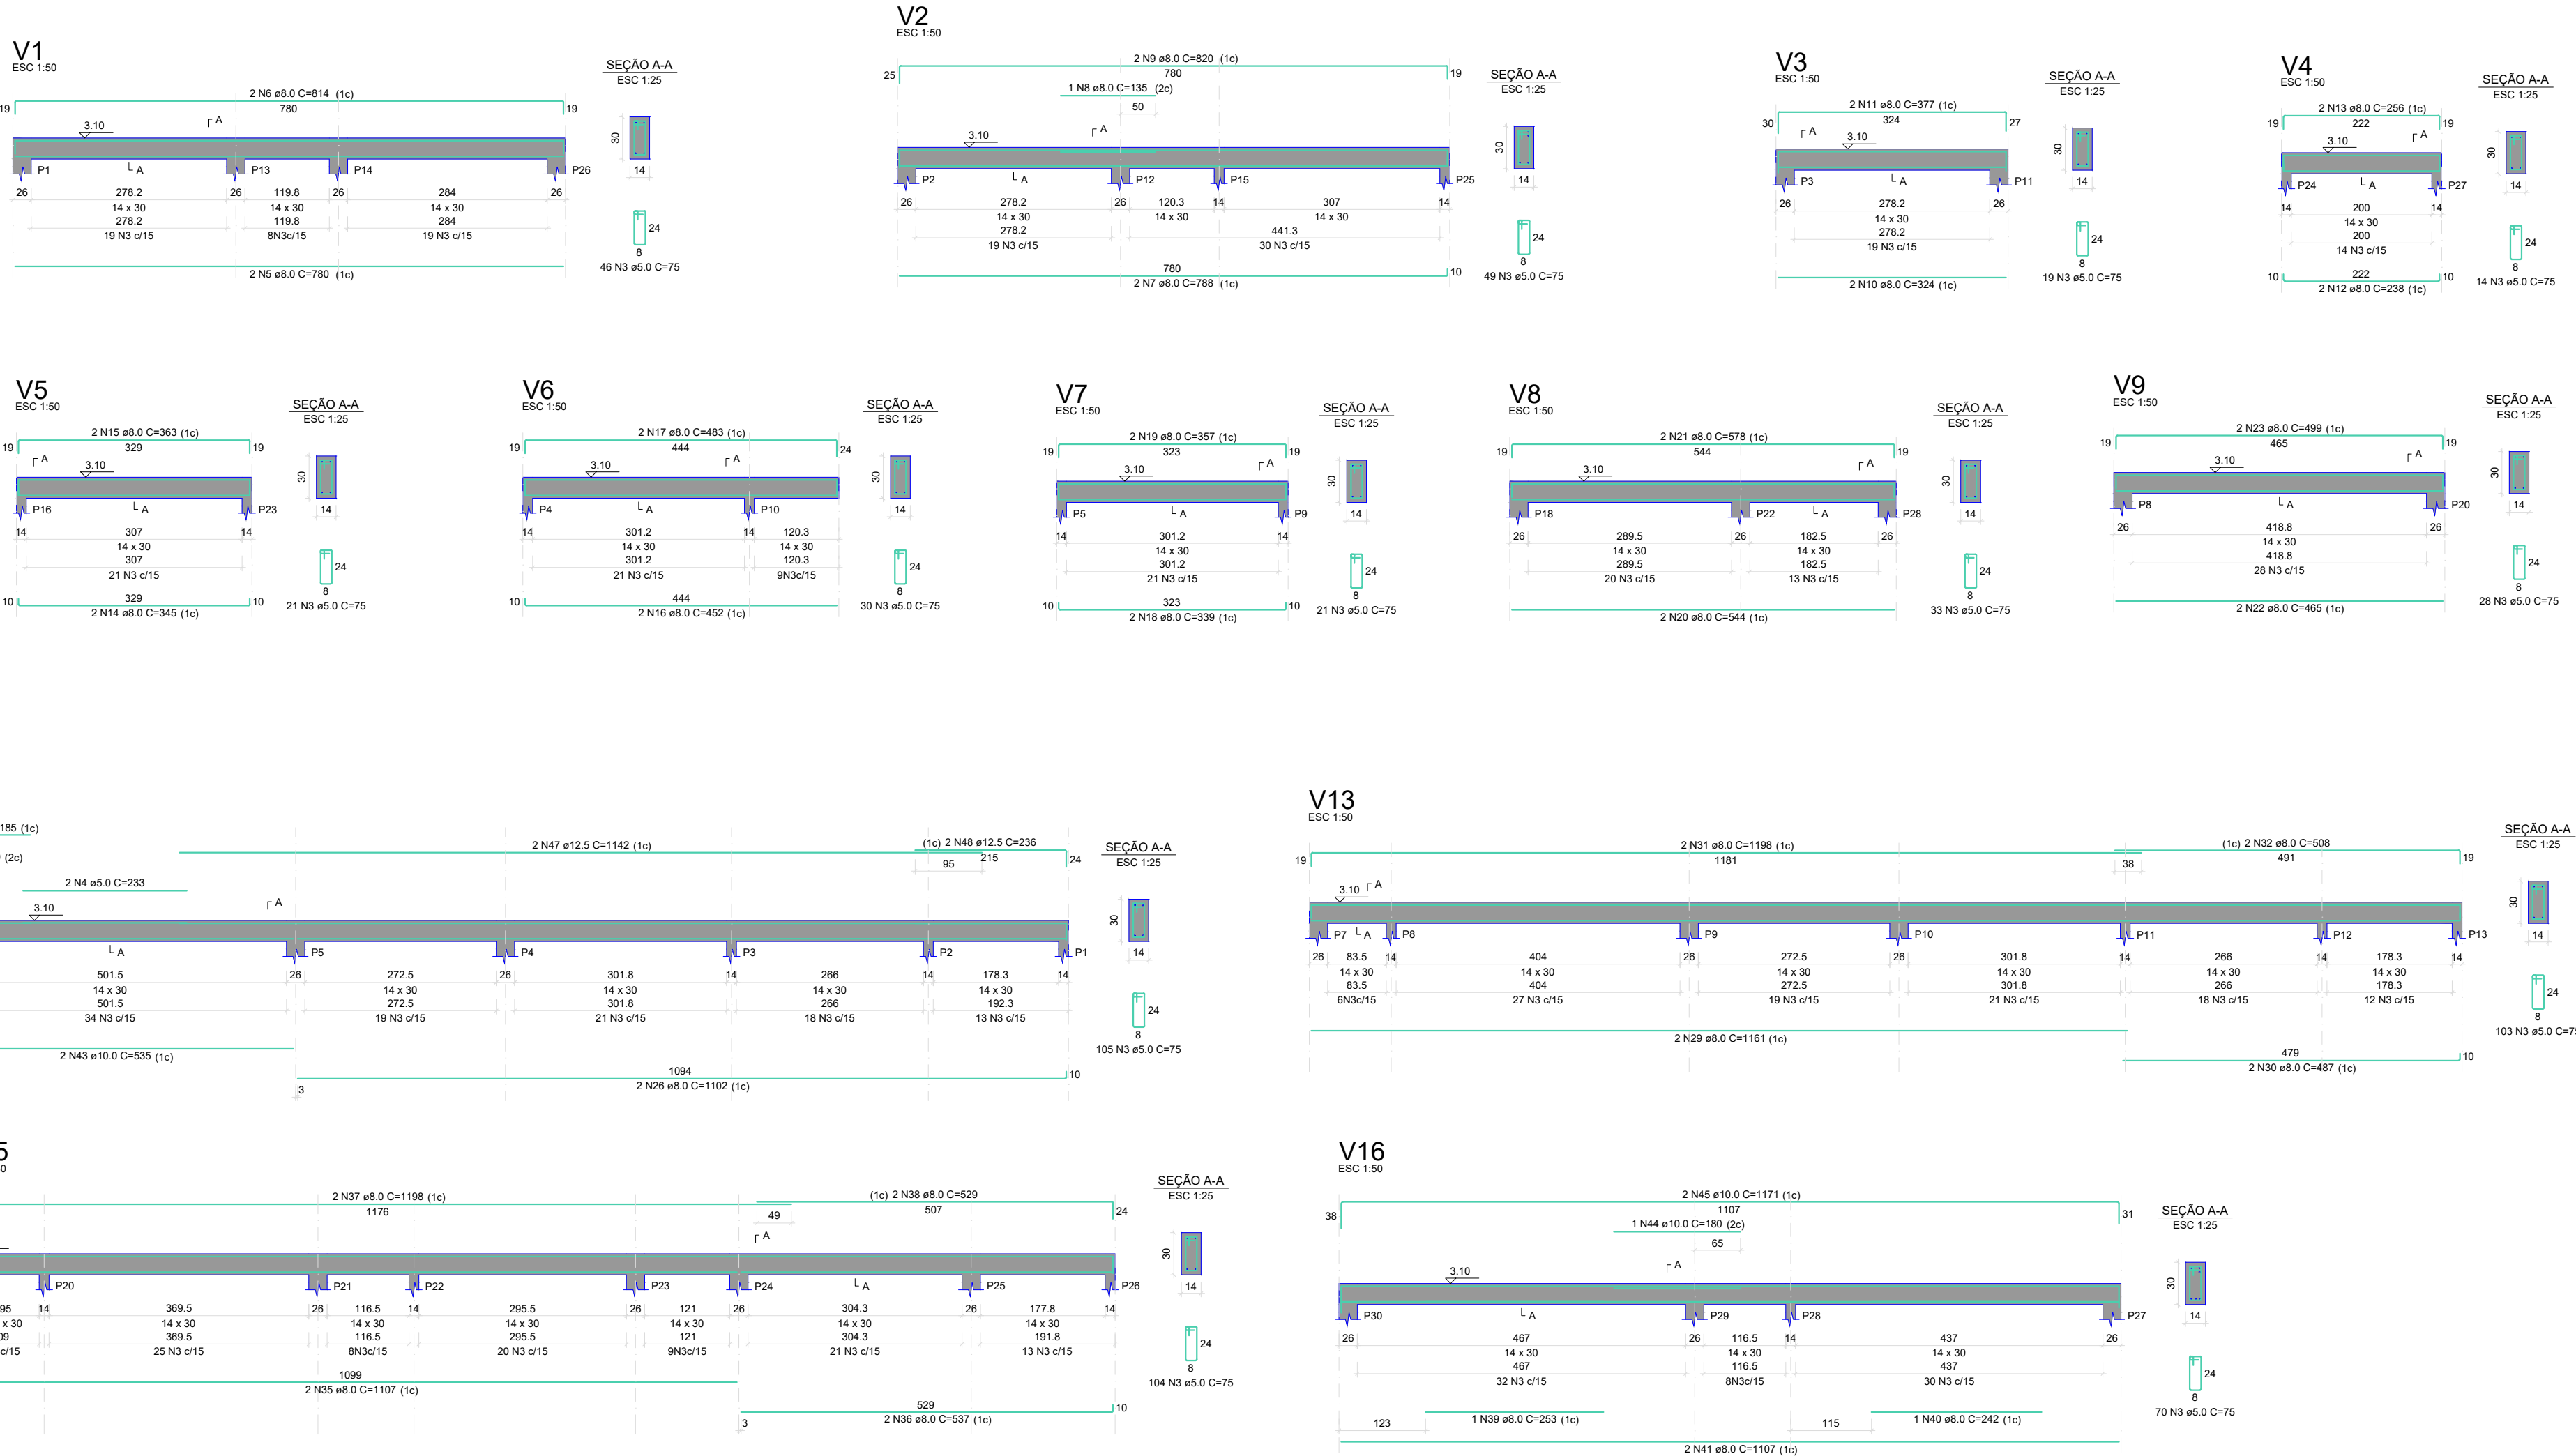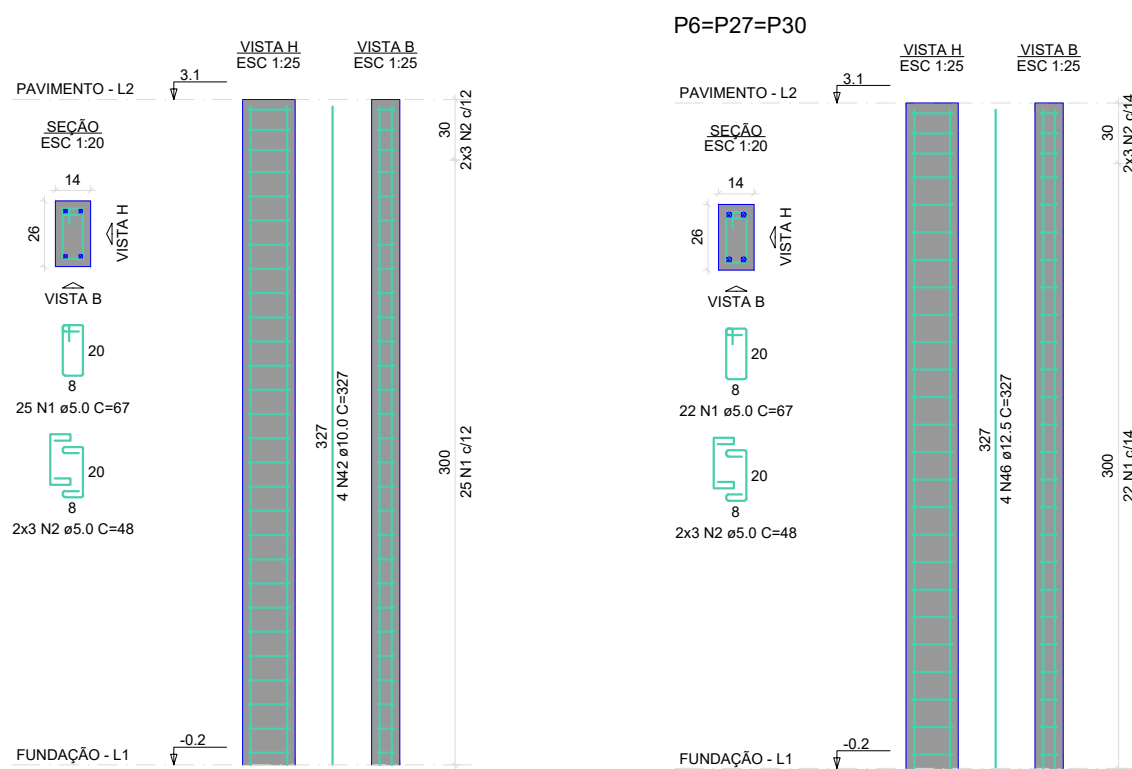


Detalhe 1 (esc. 1:30)

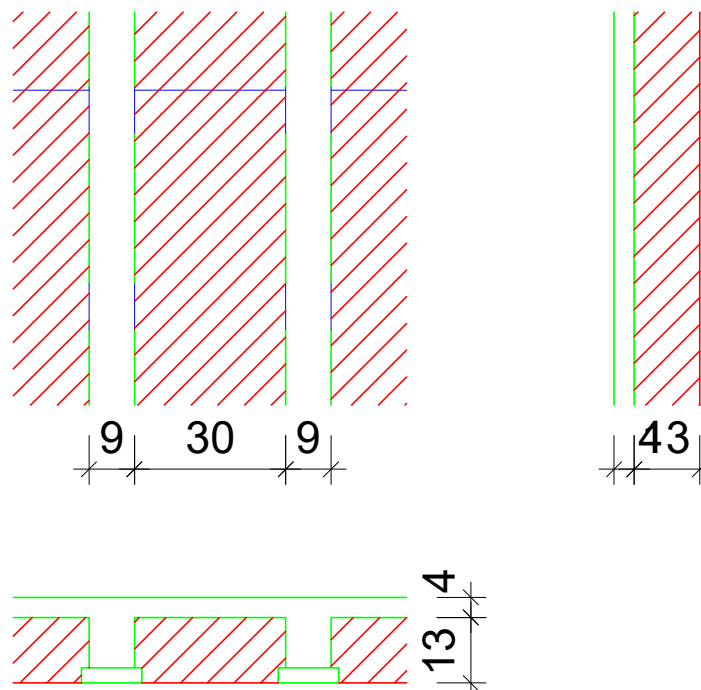

FORMA DO PAVIMENTO PAVIMENTO

Escala: 1:50

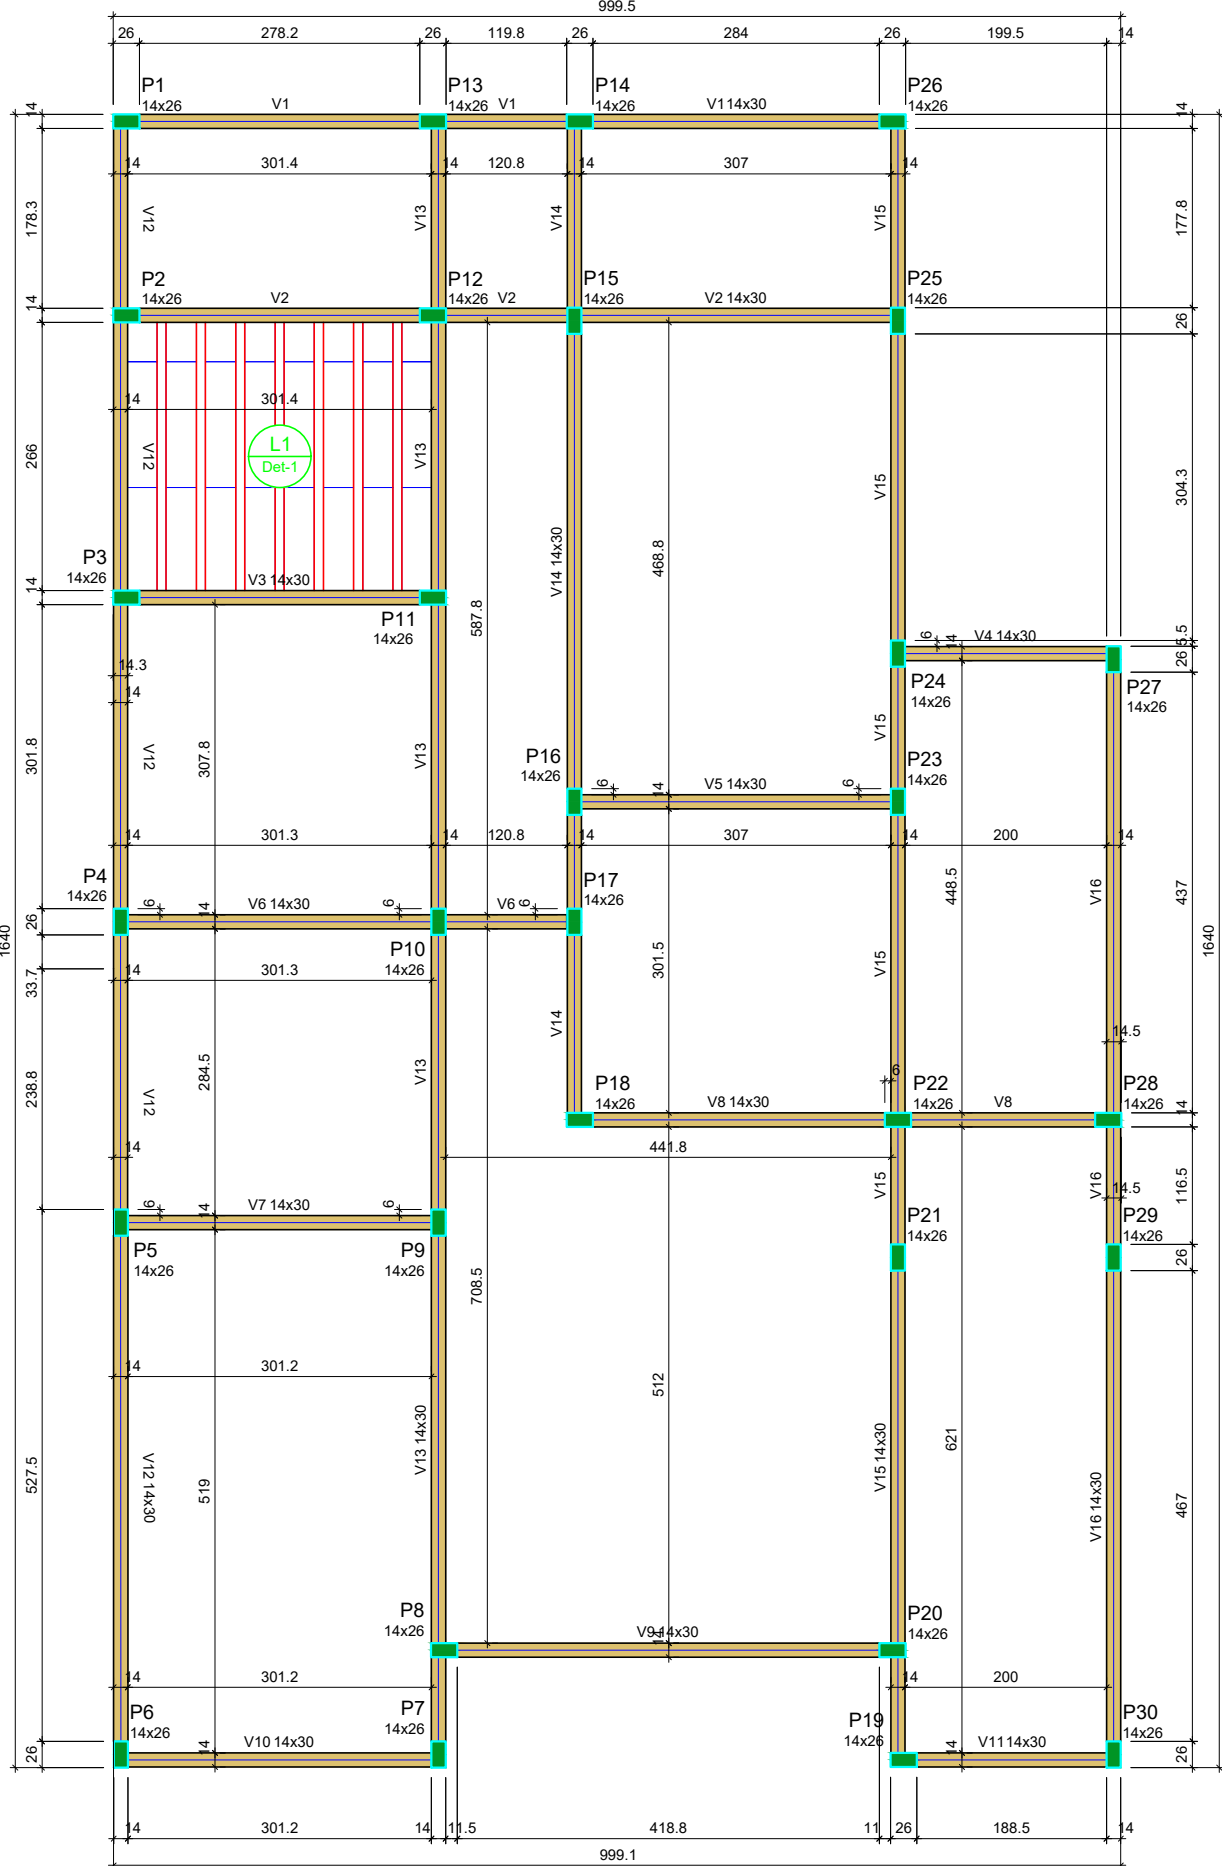

Lajes								
Dados					Sobrecarga (kN/m²)			
Nome	Tipo	Altura (m)	Elevação (m)	Nível (m)	Peso próprio (kN/m²)	Adicional	Acidental	Localizada
L1	Treliçada 1D	0.17	0.00	3.1	1.77	1.82	2.00	-

Características dos materiais	
fck (MPa)	Ecs (MPa)
25	24150

Dimensão máxima do agregado = 19 mm

Blocos de enchimento				
Detalhe	Tipo	Nome	Dimensões (cm)	Quantidade
1	EPS Unidirecional	B8/30/125	8 30 125	24

Vigas			
Nome	Seção (cm)	Elevação (m)	Nível (m)
V1	14x30	0.00	3.10
V2	14x30	0.00	3.10
V3	14x30	0.00	3.10
V4	14x30	0.00	3.10
V5	14x30	0.00	3.10
V6	14x30	0.00	3.10
V7	14x30	0.00	3.10
V8	14x30	0.00	3.10
V9	14x30	0.00	3.10
V10	14x30	0.00	3.10
V11	14x30	0.00	3.10
V12	14x30	0.00	3.10
V13	14x30	0.00	3.10
V14	14x30	0.00	3.10
V15	14x30	0.00	3.10
V16	14x30	0.00	3.10

Pilares			
Nome	Seção (cm)	Elevação (m)	Nível (m)
P1	14x26	0.00	3.10
P2	14x26	0.00	3.10
P3	14x26	0.00	3.10
P4	14x26	0.00	3.10
P5	14x26	0.00	3.10
P6	14x26	0.00	3.10
P7	14x26	0.00	3.10
P8	14x26	0.00	3.10
P9	14x26	0.00	3.10
P10	14x26	0.00	3.10
P11	14x26	0.00	3.10
P12	14x26	0.00	3.10
P13	14x26	0.00	3.10
P14	14x26	0.00	3.10
P15	14x26	0.00	3.10
P16	14x26	0.00	3.10
P17	14x26	0.00	3.10
P18	14x26	0.00	3.10
P19	14x26	0.00	3.10
P20	14x26	0.00	3.10
P21	14x26	0.00	3.10
P22	14x26	0.00	3.10
P23	14x26	0.00	3.10
P24	14x26	0.00	3.10
P25	14x26	0.00	3.10
P26	14x26	0.00	3.10
P27	14x26	0.00	3.10
P28	14x26	0.00	3.10
P29	14x26	0.00	3.10
P30	14x26	0.00	3.10

Legenda dos pilares

Legenda das vigas e paredes

RELAÇÃO DO AÇO				
AÇO	N	DIAM (mm)	QUANT	C.TOTAL (cm)
CA60	1	5.0	741	67
CA50	2	5.0	180	48
	3	5.0	739	75
	4	5.0	2	233
	5	8.0	2	780
	6	8.0	2	814
	7	8.0	2	788
	8	8.0	1	135
	9	8.0	2	820
	10	8.0	2	324
	11	8.0	2	377
	12	8.0	2	238
	13	8.0	2	256
	14	8.0	2	345
	15	8.0	2	363
	16	8.0	2	452
	17	8.0	2	483
	18	8.0	4	339
	19	8.0	4	357
	20	8.0	2	544
	21	8.0	2	578
	22	8.0	2	465
	23	8.0	2	499
	24	8.0	2	231
	25	8.0	2	257
	26	8.0	2	1102
	27	8.0	2	140
	28	8.0	2	185
	29	8.0	2	1161
	30	8.0	2	487
	31	8.0	2	1198
	32	8.0	2	508
	33	8.0	2	1015
	34	8.0	2	1033
	35	8.0	2	1107
	36	8.0	2	537
	37	8.0	2	1198
	38	8.0	2	529
	39	8.0	1	253
	40	8.0	1	242
	41	8.0	2	1107
	42	10.0	108	327
	43	10.0	2	535
	44	10.0	1	180
	45	10.0	2	1171
	46	12.5	12	327
	47	12.5	2	1142
	48	12.5	2	236

RESUMO DO AÇO			
AÇO	DIAM (mm)	C.TOTAL (m)	PESO + 0% (kg)
CA50	8.0	432.6	170.7
CA60	10.0	389.1	239.9
CA60	12.5	66.8	64.4
CA60	5.0	1141.8	176

PESO TOTAL (kg)

CA50 474.9

CA60 176


Volume de concreto (C-25) = 8.11 m³

Área de forma = 156.73 m²

APROVAÇÃO		
R0	102025	EMIÇÃO INICIAL
REVISÃO		
REVISÃO	DATA	DESCRIÇÃO
TÍTULO DO PROJETO		
UNIDADE BÁSICA DE SAÚDE NO ASSENTAMENTO BAFO DA ONÇA		
PRÓPRIETÁRIO		
PREFEITURA MUNICIPAL DE SIDROLÂNDIA		
SECRETARIA MUNICIPAL DE SAÚDE		
CNPJ:		
03.501.574/0001-31		
ENDEREÇO:		
ASSENTAMENTO BAFO DA ONÇA, S/N		
COORDENADAS:		
20° 54' 05.5" S / 54° 44' 32.3" O		
CEP: 79170-000 - SIDROLÂNDIA - MS		
TÍTULO DA PRANCHA		
PROJETO ESTRUTURAL - PAVIMENTO		
DESCRIÇÃO DA ETAPA		
PROJETO EXECUTIVO		
NOME: PRANCHA - ARQUIVO		
ESTRUTURAL - UBS BAFO DA ONÇA - FOLHA 03.04		
AUTOR(A) DO PROJETO EXECUTIVO		
MARCEL THEODORO BARCELLOS		
PREFEITO MUNICIPAL		
RODRIGO BORGES BASSO		
CREA /MS 70412/D		
03.501.574/0001-31		

PLANTA DE LOCAÇÃO

Escala 1:50

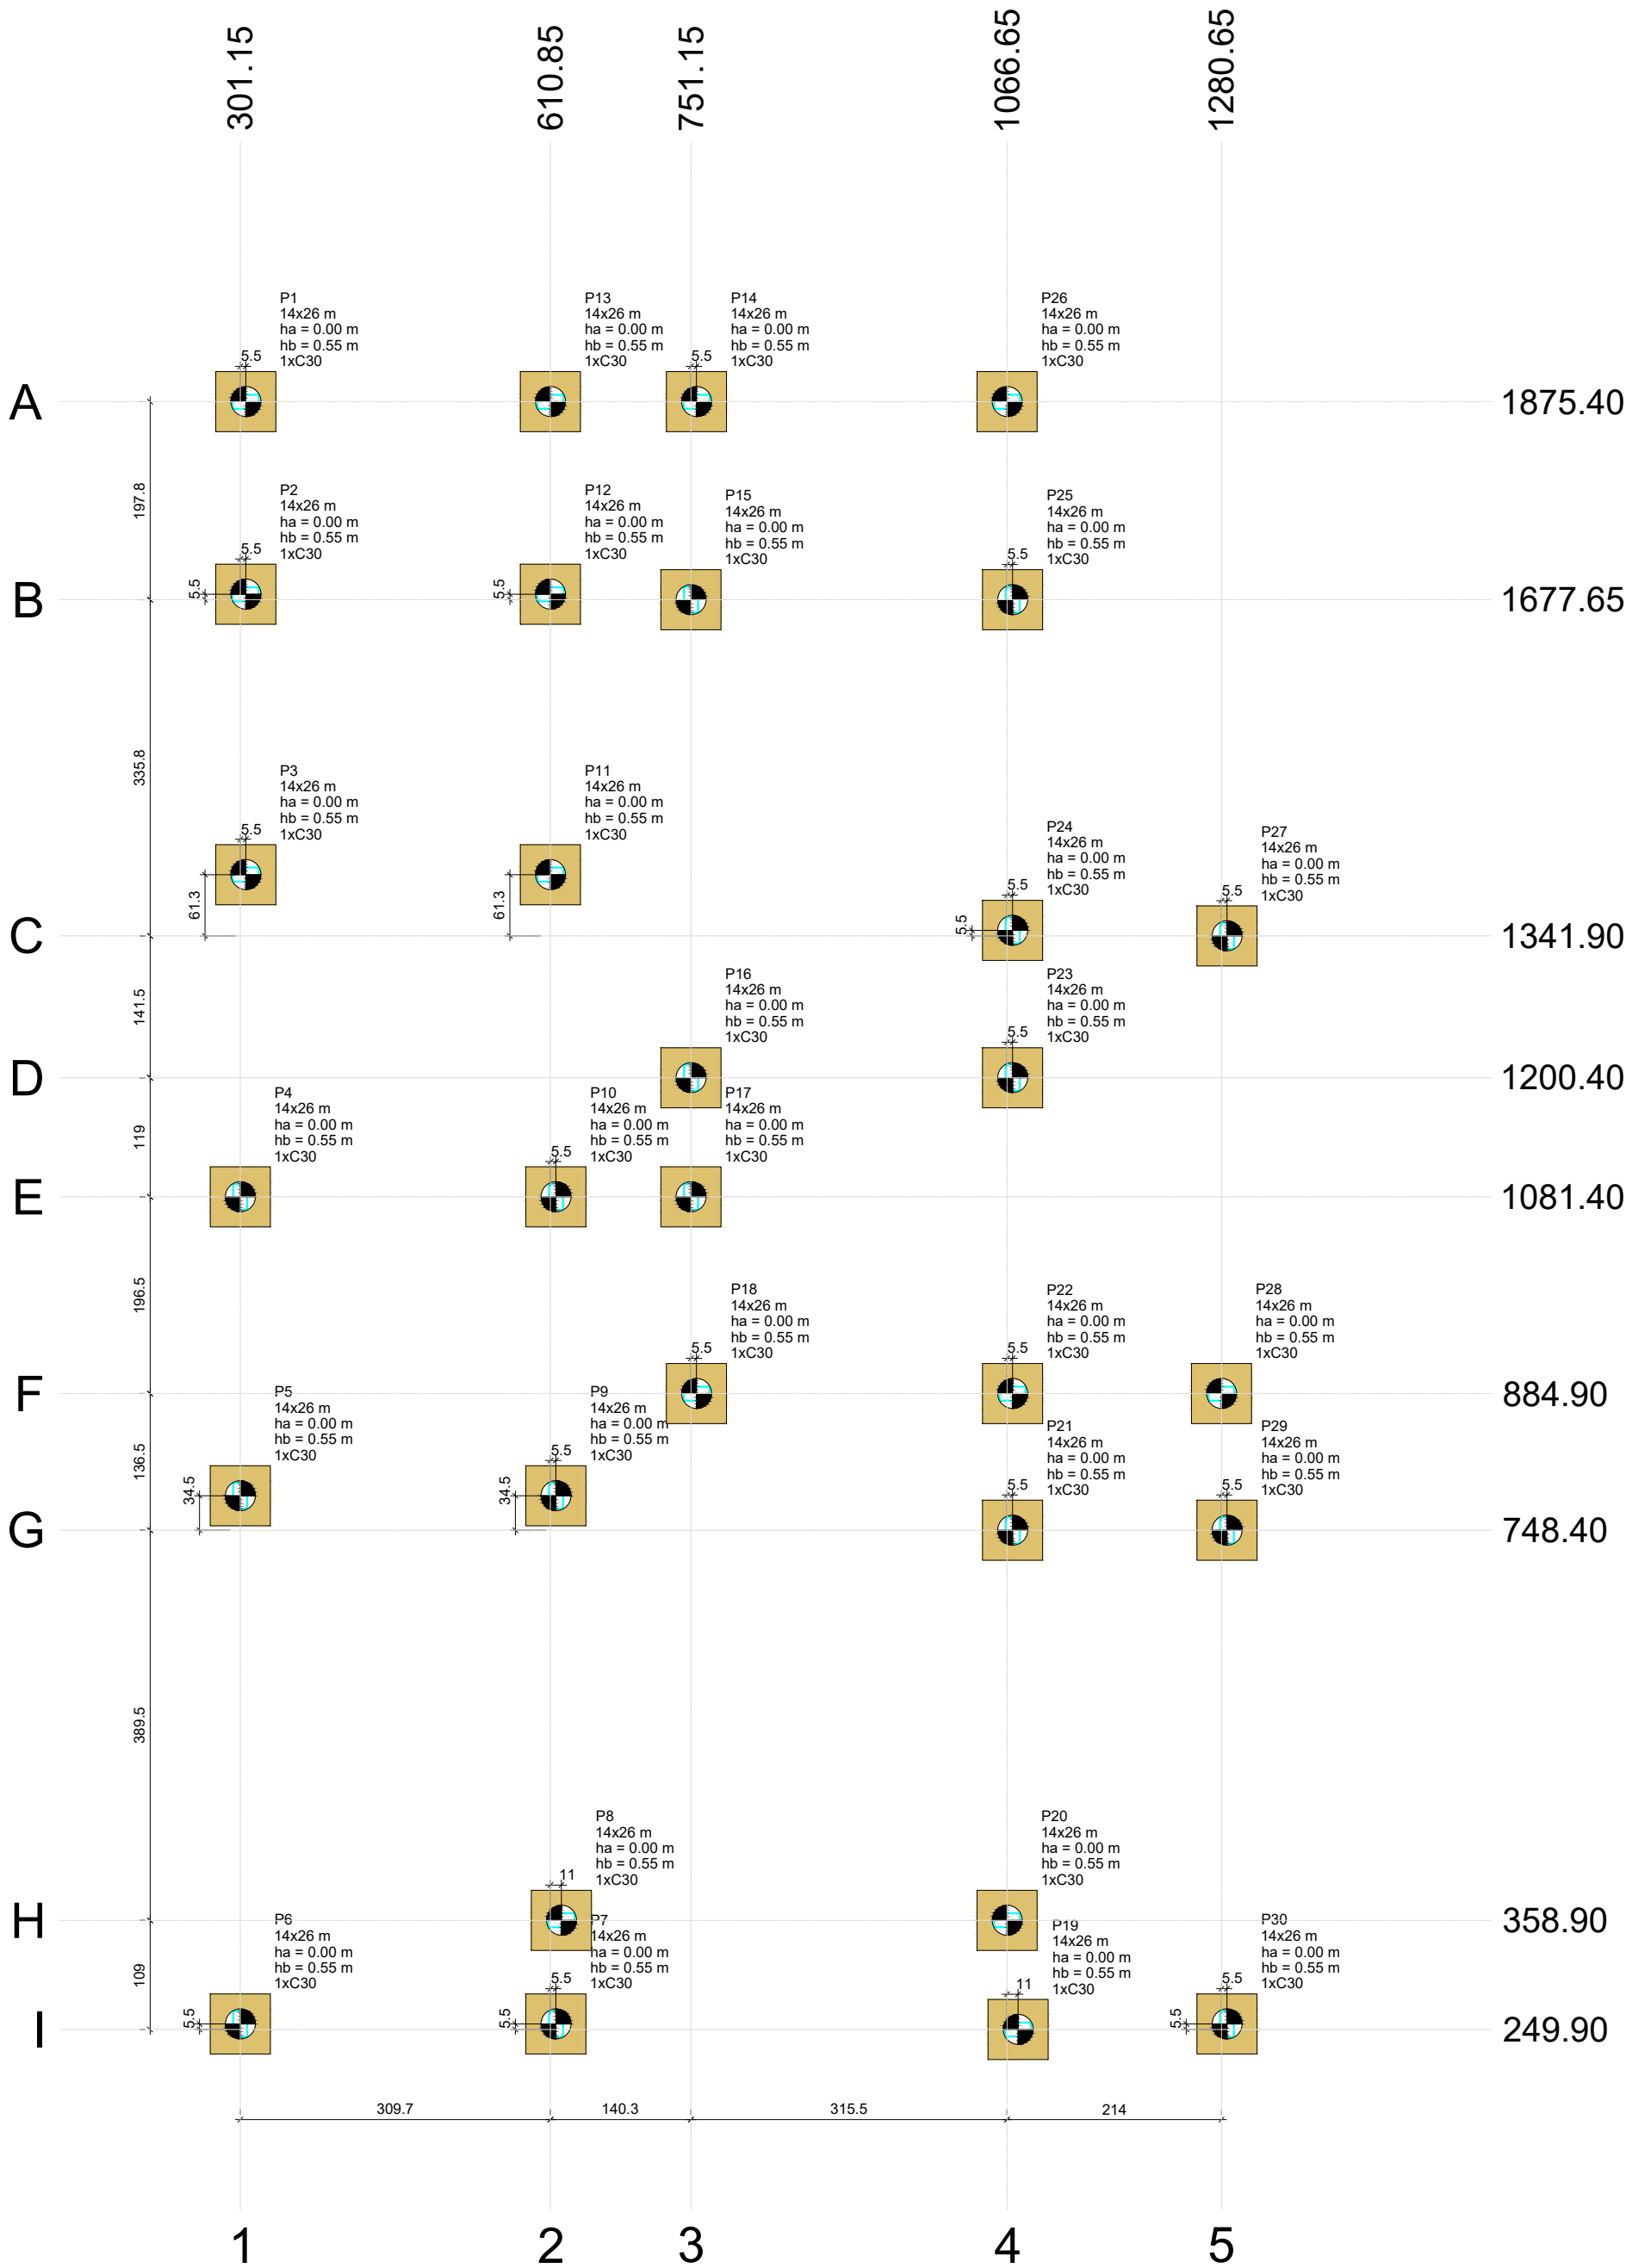

Nome	Seção (m)	X (cm)	Y (cm)	Carga Máx. (kN)	Carga Mín. (kN)	Pilar								Fundação					Bloco			
						Mx Máximo (kN.m)		My Máximo (kN.m)		Fx Máximo (kN)		Fy Máximo (kN)		Lado B (m)	Lado H (m)	h0 / ha (m)	h1 / hb (m)	ne	Estaca	ca (m)	Base tub. (cm)	
						Positivo	Negativo	Positivo	Negativo	Positivo	Negativo	Positivo	Negativo									
P1	14x26	306.65	1875.40	12	11	1	0	4	0	0	-4	0	-2	0.60	0.60	0.00	0.55	1	C30	-60.00	-	
P2	14x26	306.65	1683.15	46	37	1	0	3	-3	0	-3	4	0	0.60	0.60	0.00	0.55	1	C30	-60.00	-	
P3	14x26	306.65	1403.15	60	51	0	-2	2	-3	0	-4	0	-4	0.60	0.60	0.00	0.55	1	C30	-60.00	-	
P4	14x26	301.15	1081.40	38	36	2	-3	3	0	0	-3	1	-1	0.60	0.60	0.00	0.55	1	C30	-60.00	-	
P5	14x26	301.15	782.90	56	54	3	0	3	0	0	-6	7	0	0.60	0.60	0.00	0.55	1	C30	-60.00	-	
P6	14x26	301.15	255.40	38	36	0	-3	2	0	0	-4	0	-7	0.60	0.60	0.00	0.55	1	C30	-60.00	-	
P7	14x26	616.35	255.40	9	4	2	-1	0	-3	5	0	9	0	0.60	0.60	0.00	0.55	1	C30	-60.00	-	
P8	14x26	621.85	358.90	31	26	0	-2	5	0	0	-5	0	-11	0.60	0.60	0.00	0.55	1	C30	-60.00	-	
P9	14x26	616.35	782.90	24	22	4	0	0	-2	5	0	5	0	0.60	0.60	0.00	0.55	1	C30	-60.00	-	
P10	14x26	616.35	1081.40	23	23	1	-3	1	-2	10	0	1	-3	0.60	0.60	0.00	0.55	1	C30	-60.00	-	
P11	14x26	610.85	1403.15	39	30	0	-2	4	-1	3	0	0	-4	0.60	0.60	0.00	0.55	1	C30	-60.00	-	
P12	14x26	610.85	1683.15	45	33	2	0	2	-2	6	0	4	0	0.60	0.60	0.00	0.55	1	C30	-60.00	-	
P13	14x26	610.85	1875.40	17	15	1	0	1	-4	6	0	0	-1	0.60	0.60	0.00	0.55	1	C30	-60.00	-	
P14	14x26	756.65	1875.40	16	13	1	0	3	0	0	-6	0	-1	0.60	0.60	0.00	0.55	1	C30	-60.00	-	
P15	14x26	751.15	1677.65	24	21	4	0	1	0	0	-7	4	0	0.60	0.60	0.00	0.55	1	C30	-60.00	-	
P16	14x26	751.15	1200.40	24	19	0	-5	3	0	0	-6	0	-6	0.60	0.60	0.00	0.55	1	C30	-60.00	-	
P17	14x26	751.15	1081.40	16	12	2	-2	2	0	0	-8	6	0	0.60	0.60	0.00	0.55	1	C30	-60.00	-	
P18	14x26	756.65	884.90	13	11	0	-2	4	-2	1	-4	0	-3	0.60	0.60	0.00	0.55	1	C30	-60.00	-	
P19	14x26	1077.65	249.90	8	5	1	0	3	-1	0	-4	6	0	0.60	0.60	0.00	0.55	1	C30	-60.00	-	
P20	14x26	1066.65	358.90	27	25	0	-3	0	-6	4	0	0	-10	0.60	0.60	0.00	0.55	1	C30	-60.00	-	
P21	14x26	1072.15	748.40	17	15	5	0	1	-2	1	0	12	0	0.60	0.60	0.00	0.55	1	C30	-60.00	-	
P22	14x26	1072.15	884.90	25	22	0	-1	2	-4	4	-2	0	-14	0.60	0.60	0.00	0.55	1	C30	-60.00	-	
P23	14x26	1072.15	1200.40	23	20	5	0	0	-2	5	0	9	0	0.60	0.60	0.00	0.55	1	C30	-60.00	-	
P24	14x26	1072.15	1347.40	29	26	2	-1	2	0	0	-3	0	-6	0.60	0.60	0.00	0.55	1	C30	-60.00	-	
P25	14x26	1072.15	1677.65	32	31	2	-2	0	-3	3	0	1	-2	0.60	0.60	0.00	0.55	1	C30	-60.00	-	
P26	14x26	1066.65	1875.40	11	10	1	0	1	-4	3	0	2	0	0.60	0.60	0.00	0.55	1	C30	-60.00	-	
P27	14x26	1286.15	1341.90	33	29	2	-2	1	-1	3	0	7	0	0.60	0.60	0.00	0.55	1	C30	-60.00	-	
P28	14x26	1280.65	884.90	41	37	0	-1	2	-4	2	-3	0	-12	0.60	0.60	0.00	0.55	1	C30	-60.00	-	
P29	14x26	1286.15	748.40	39	37	5	0	1	-2	1	0	12	0	0.60	0.60	0.00	0.55	1	C30	-60.00	-	
P30	14x26	1286.15	255.40	34	31	2	-1	1	-2	3	0	0	-7	0.60	0.60	0.00	0.55	1	C30	-60.00	-	

Os esforços indicados nesta tabela são os valores máximos obtidos pela envoltória de todas as combinações definidas para as fundações. Para análises complementares, deve-se consultar o relatório de esforços na fundação, que apresenta os valores calculados para cada combinação.

Locação no eixo X	
Coordenadas (cm)	Nome
301.15	P4, P5, P6
306.65	P1, P2, P3
610.85	P13, P12, P11
616.35	P10, P9, P7
621.85	P8
751.15	P15, P16, P17
756.65	P14, P18
1066.65	P26, P20
1072.15	P25, P24, P23, P22, P21
1077.65	P19
1280.65	P28
1286.15	P27, P29, P30




Locação no eixo Y	
Coordenadas (cm)	Nome
1875.40	P1, P13, P14, P26
1683.15	P2, P12
1677.65	P15, P25
1403.15	P3, P11
1347.40	P24
1341.90	P27
1200.40	P16, P23
1081.40	P4, P10, P17
884.90	P18, P22, P28
782.90	P5, P9
748.40	P21, P29
358.90	P8, P20
255.40	P6, P7, P30
249.90	P19

Estacas			
Simbologia	Nome	d (cm)	Quantidade
	C30	30.00	30






LEGENDA DOS BLOCOS

Escala 1:25

B1=B2=B3=B4=B5=B6=B7
B8=B9=B10=B11=B12
B13=B14=B15=B16=B17
B18=B19=B20=B21=B22
B23=B24=B25=B26=B27
B28=B29=B30 (1xC30)

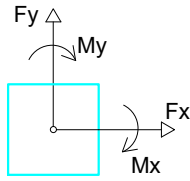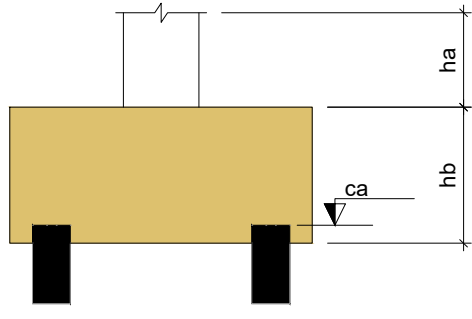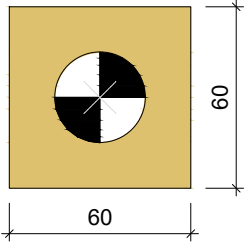

APROVAÇÃO				
R0	102025	EMISSÃO INICIAL		
REVISÃO	DATA	DESCRIÇÃO		
TÍTULO DO PROJETO UNIDADE BÁSICA DE SAÚDE NO ASSENTAMENTO BAFO DA ONÇA				
PROPRIETÁRIO PREFEITURA MUNICIPAL DE SIDROLÂNDIA SECRETARIA MUNICIPAL DE SAÚDE				
CNPJ: 03.501.574/0001-31				
ENDEREÇO: ASSENTAMENTO BAFO DA ONÇA, S/N				
COORDENADAS: 20° 54' 05.5" S / 54° 44' 32.3" O				
CEP: 79170-000 - SIDROLÂNDIA - MS				
TÍTULO DA PRANCHA PLANTA DE LOCAÇÃO				
DESCRIÇÃO DA ETAPA PROJETO EXECUTIVO				
NOME: PRANCHA - ARQUIVO ESTRUTURAL - UBS BAFO DA ONÇA - FOLHA 01.04		REVISÃO R0	UNIDADE METROS	DATA OUTUBRO/2025
AUTOR(A) DO PROJETO EXECUTIVO MARCEL THEODORO BARCELLOS		PREFEITO MUNICIPAL RODRIGO BORGES BASSO		
CREA /MS 70412/D		03.501.574/0001-31		

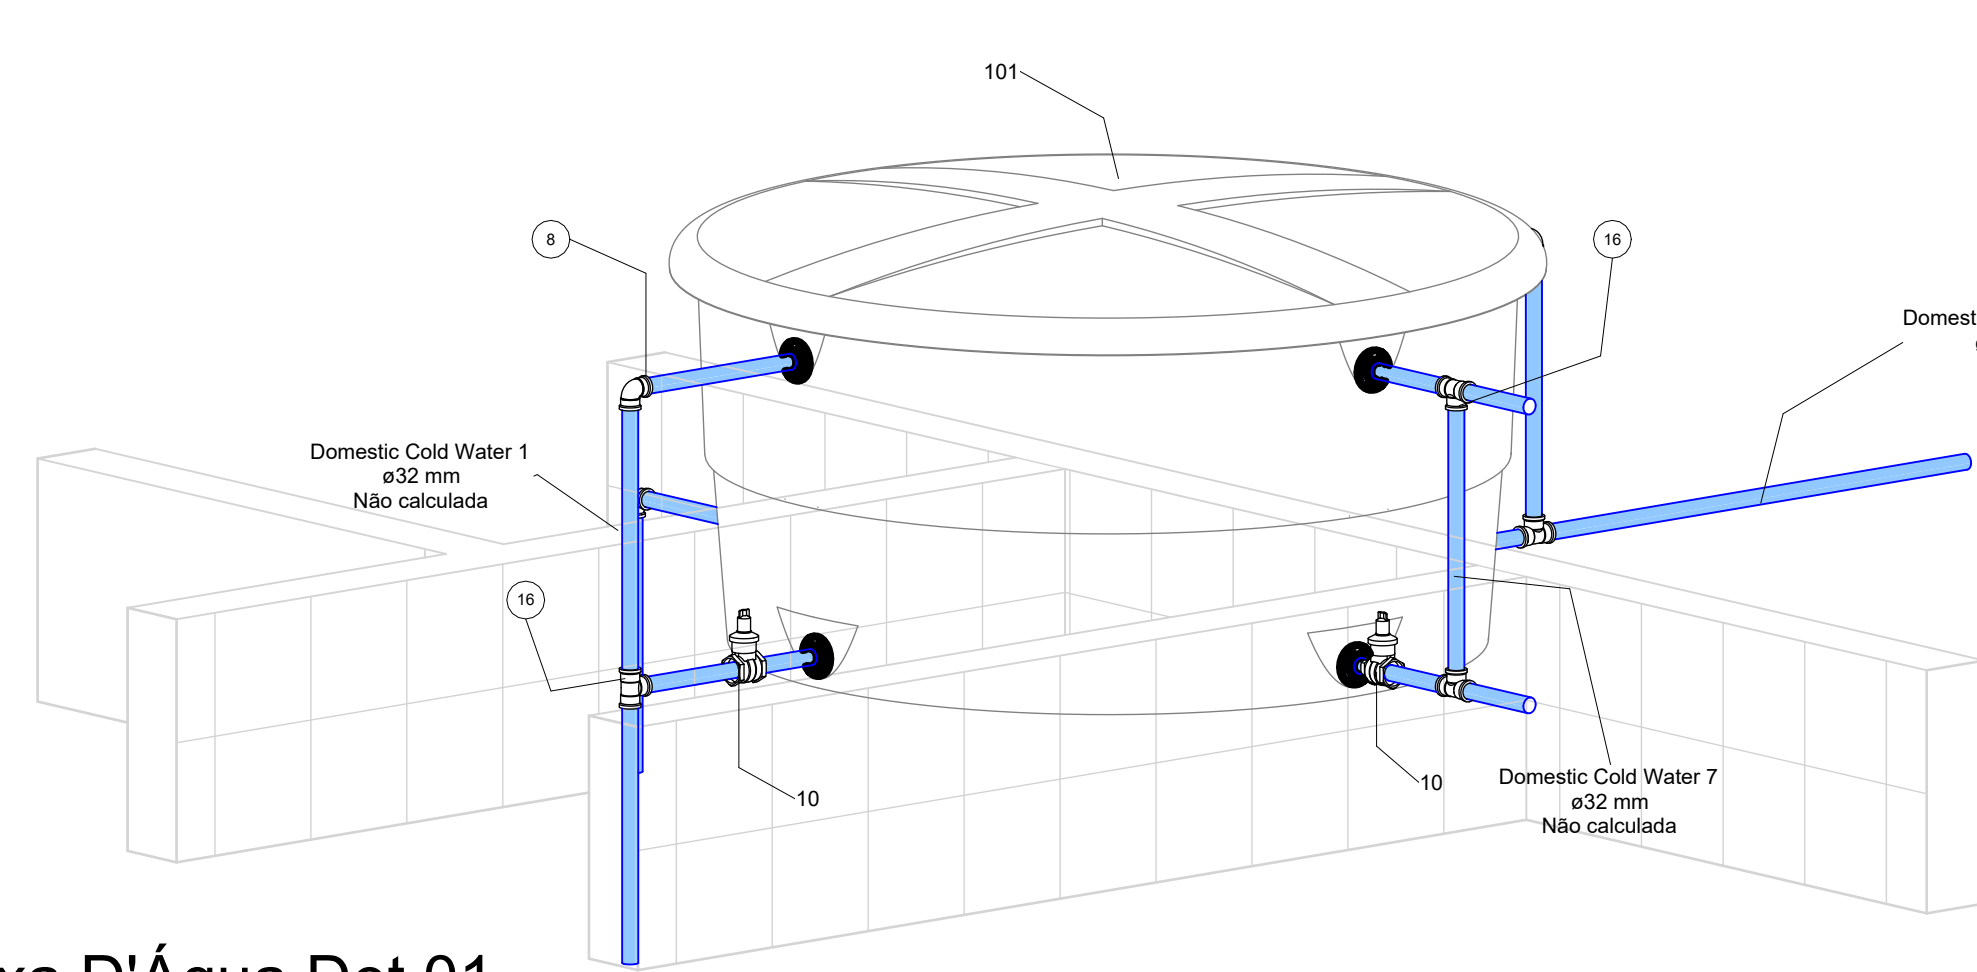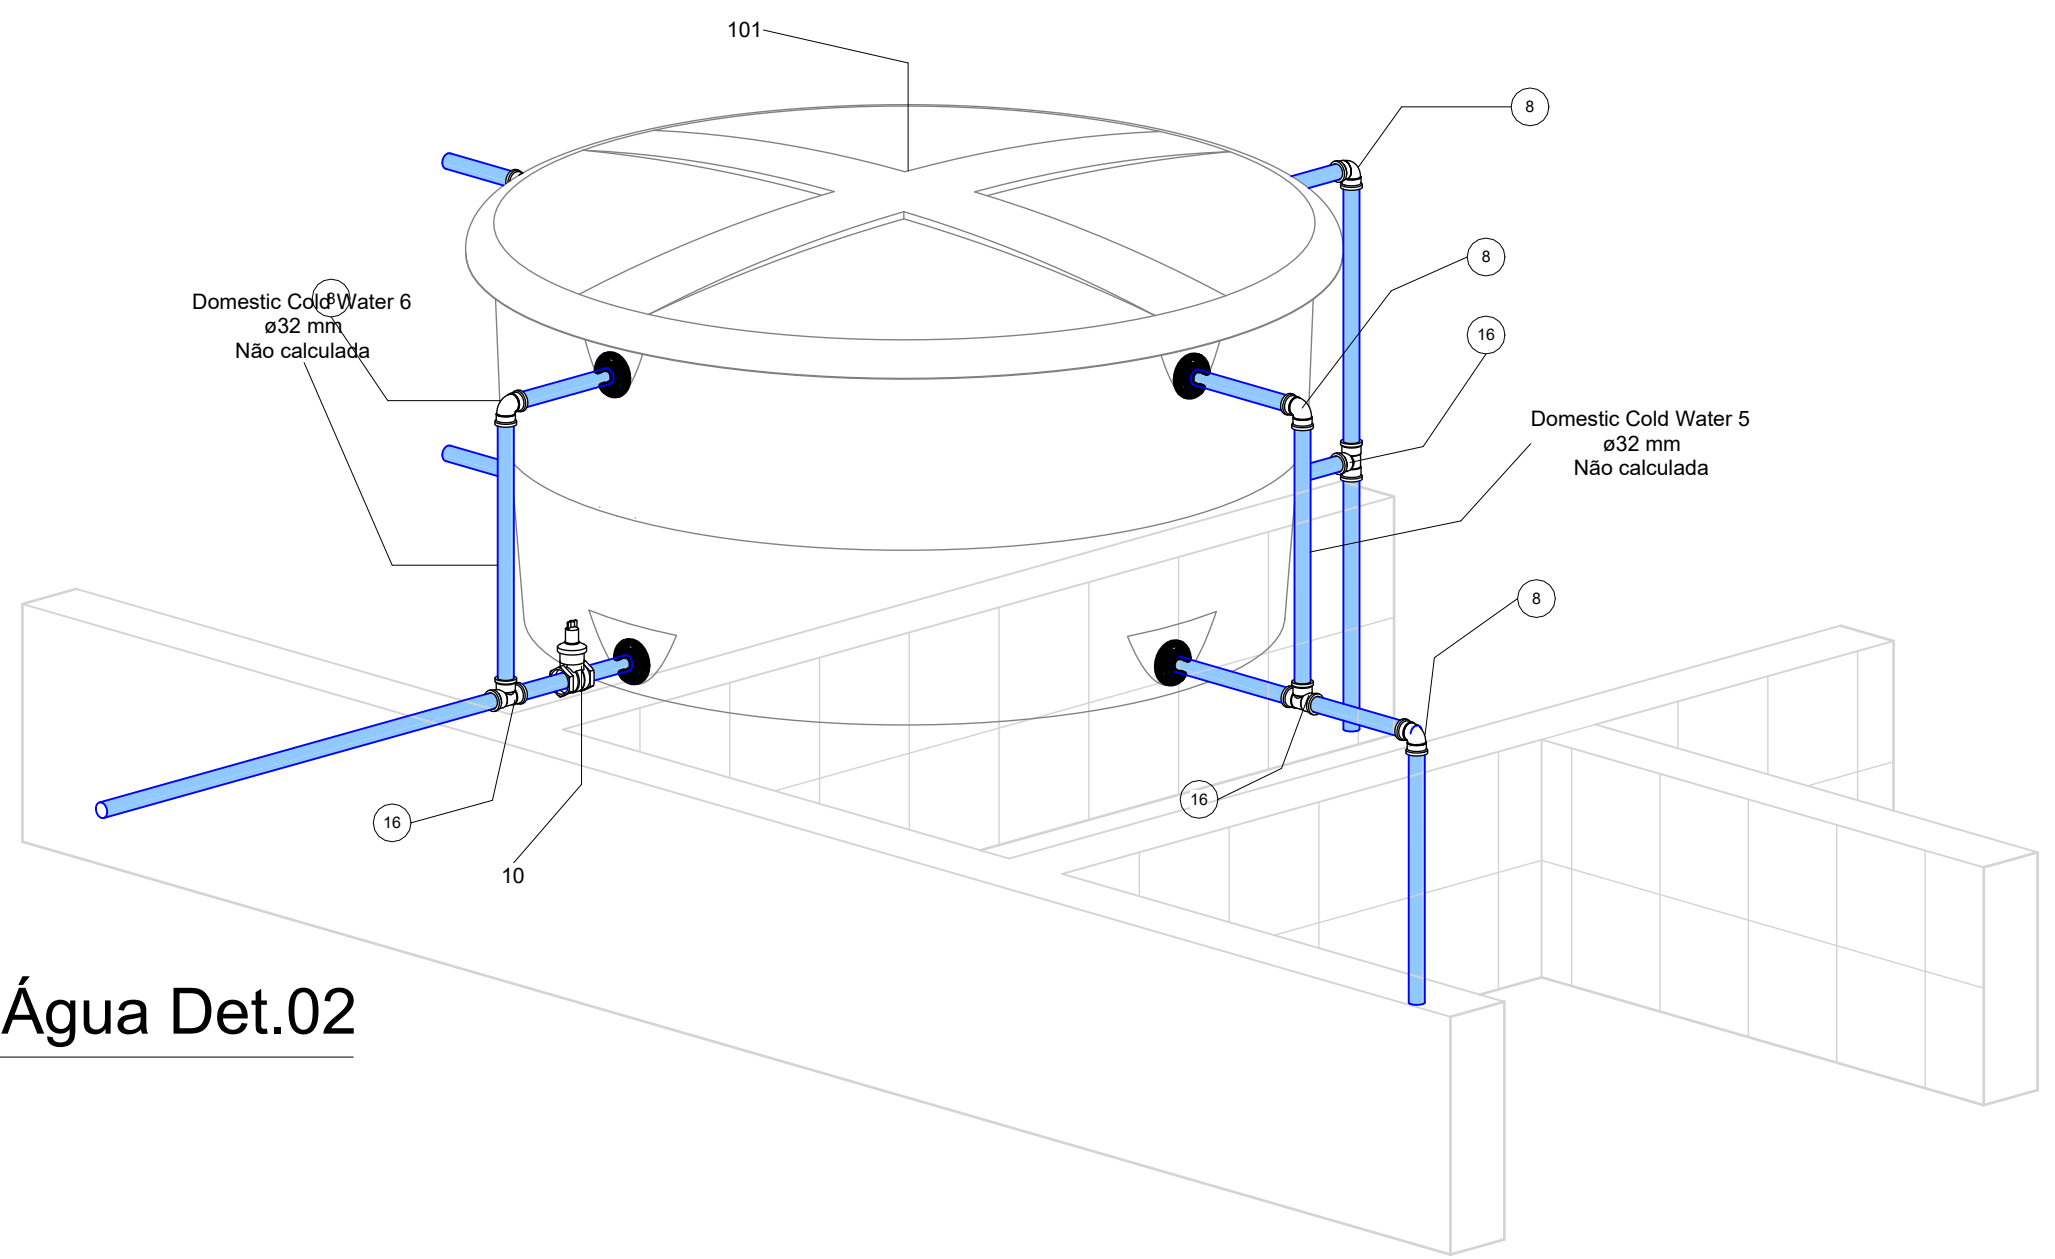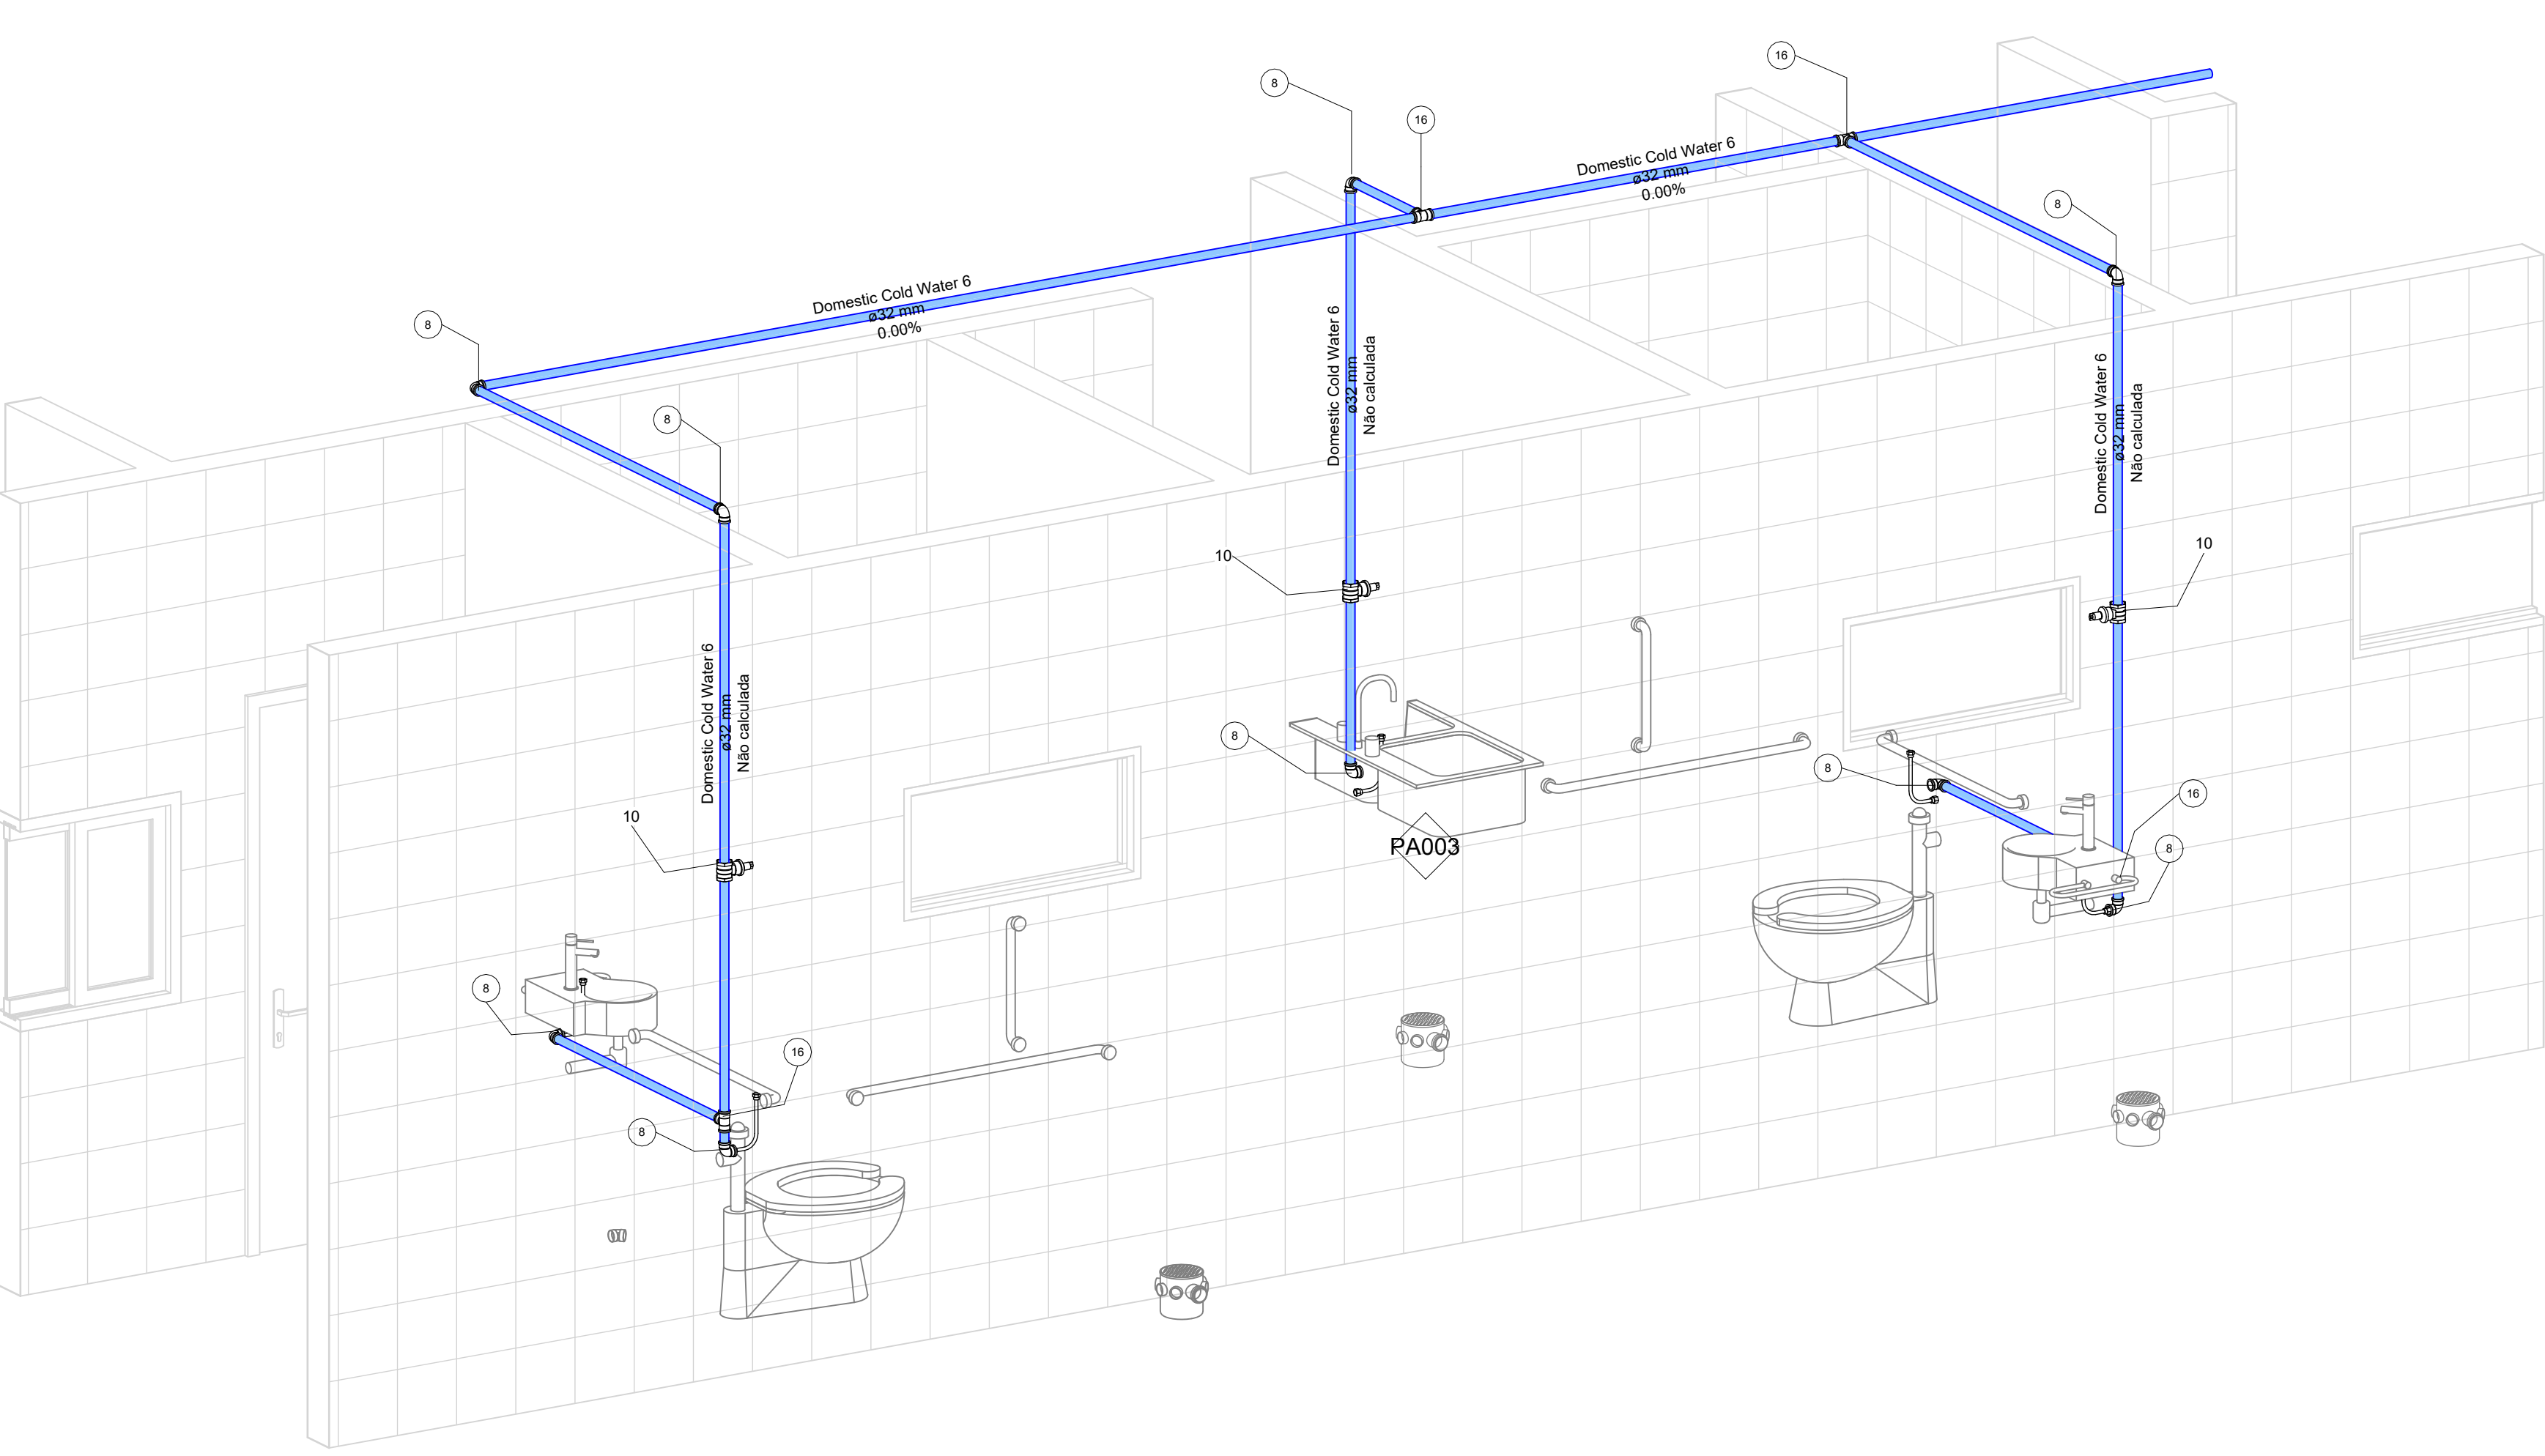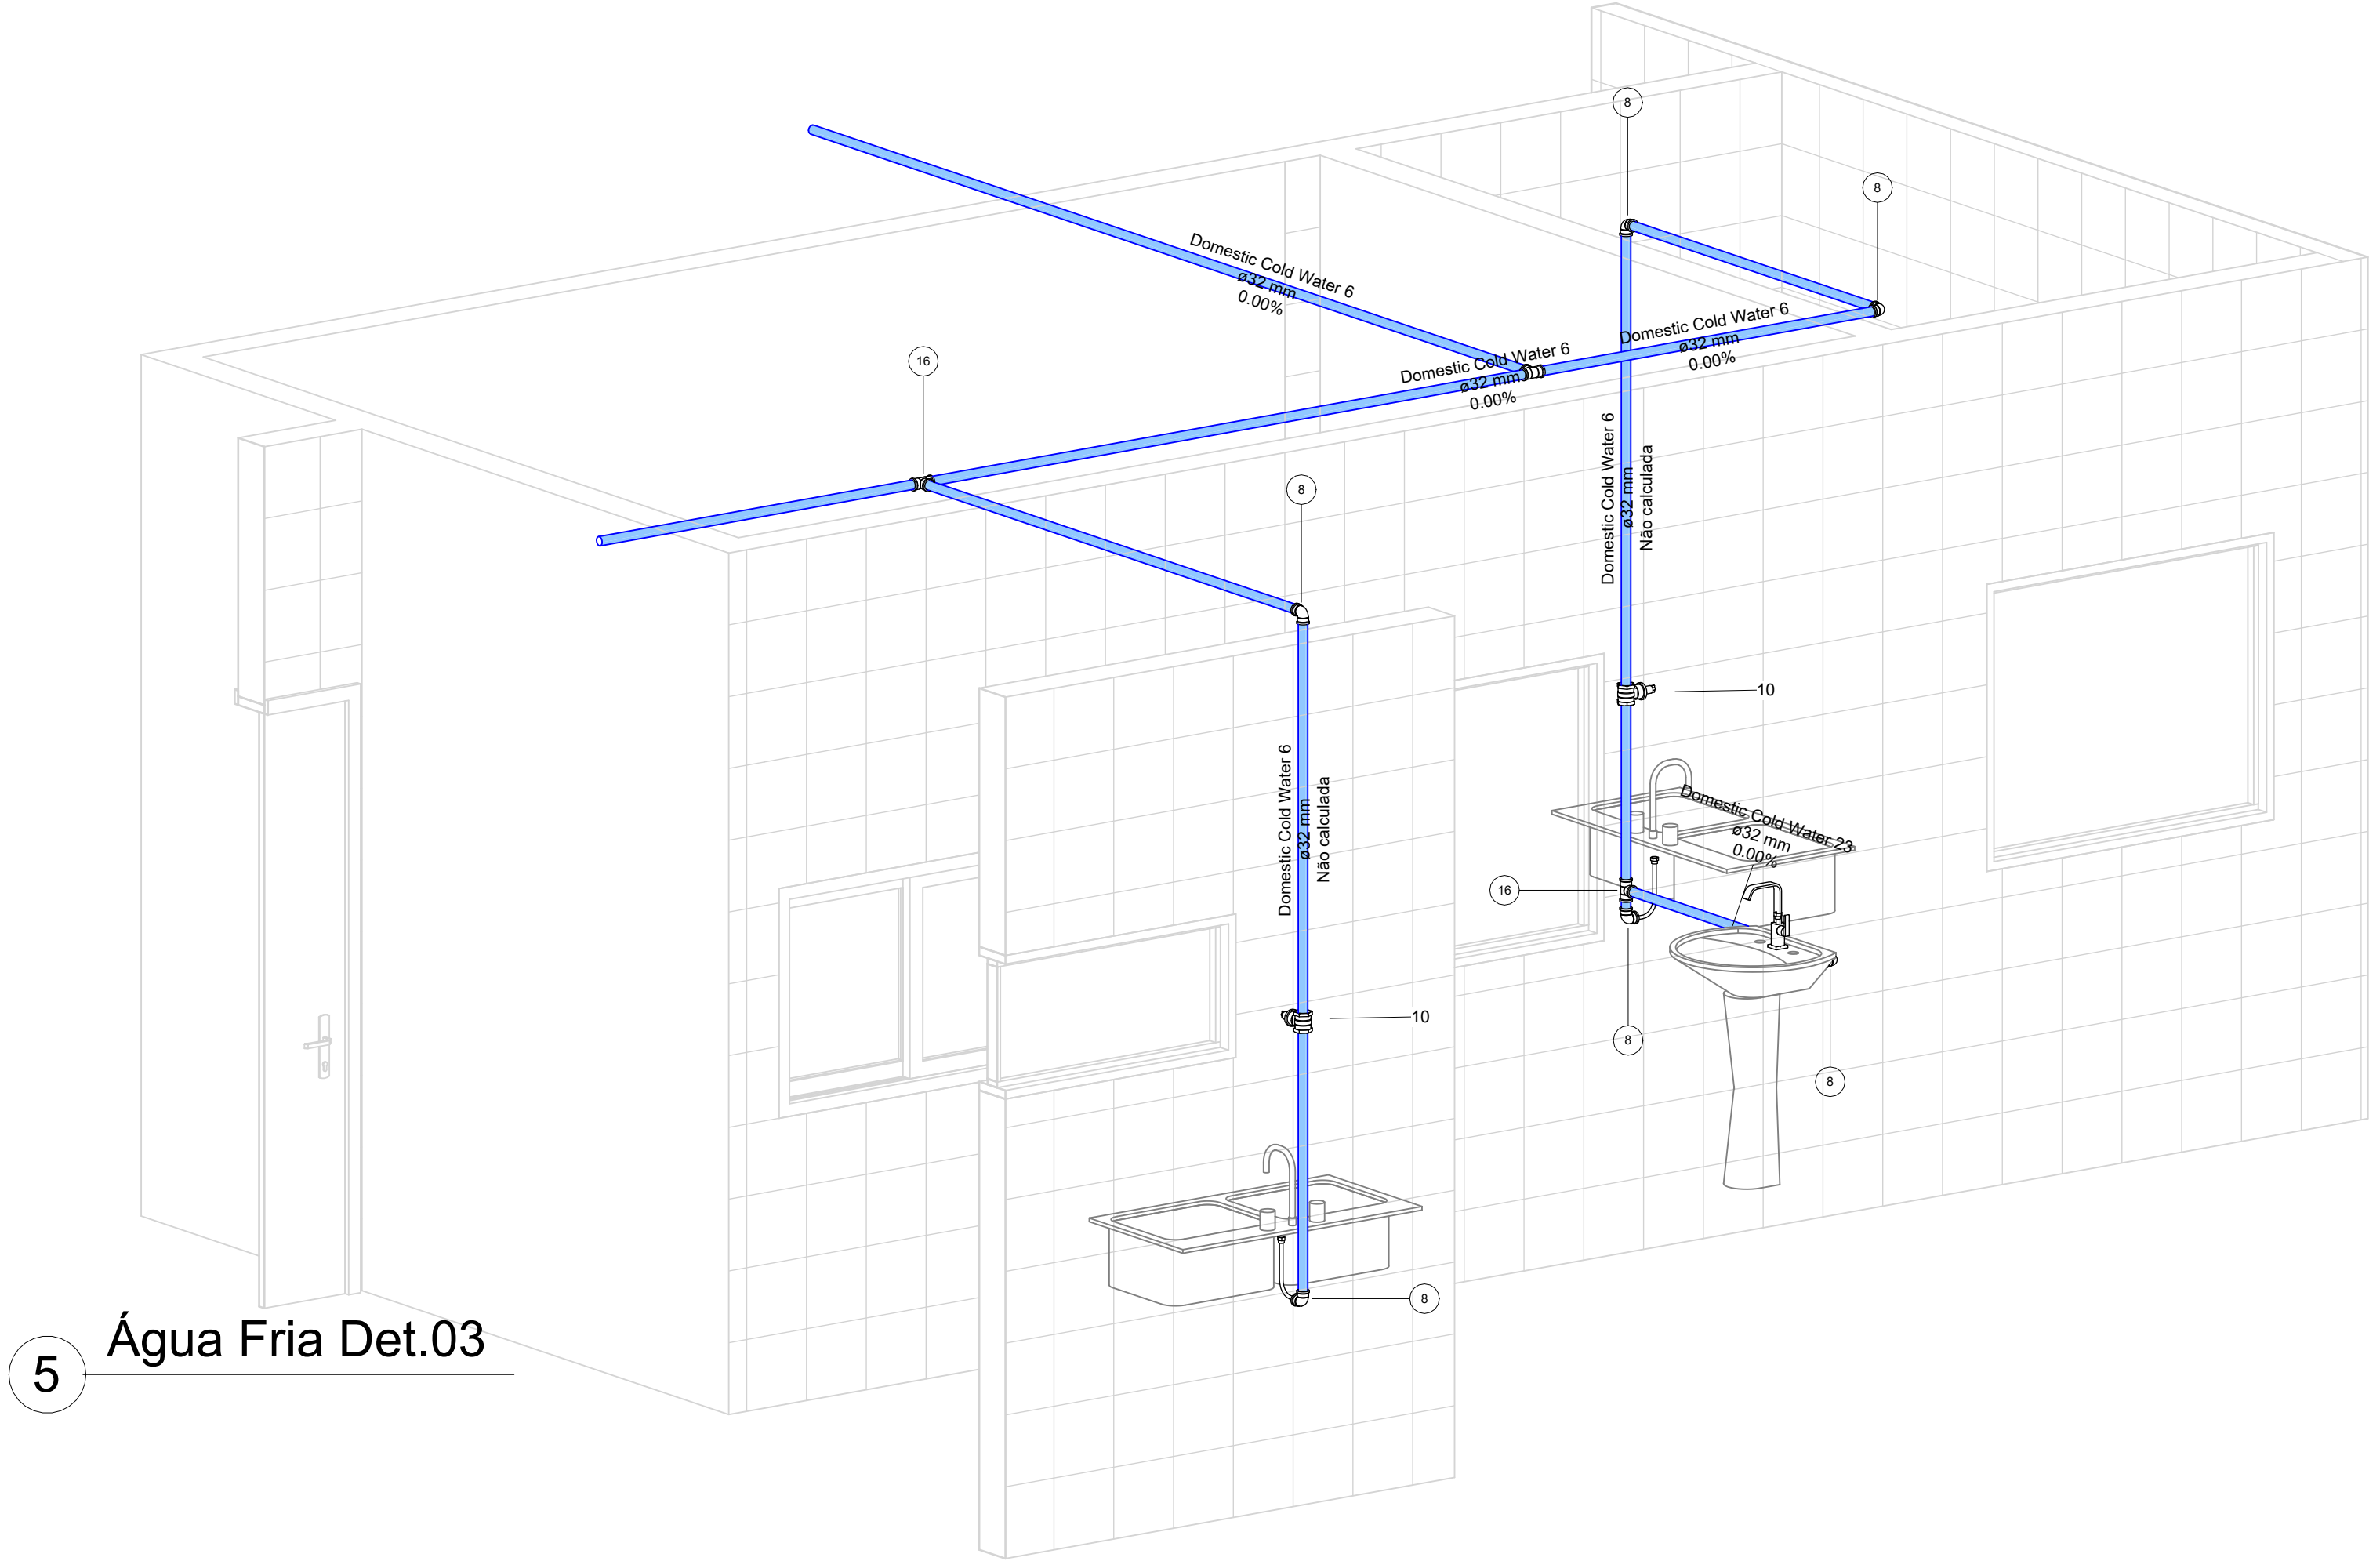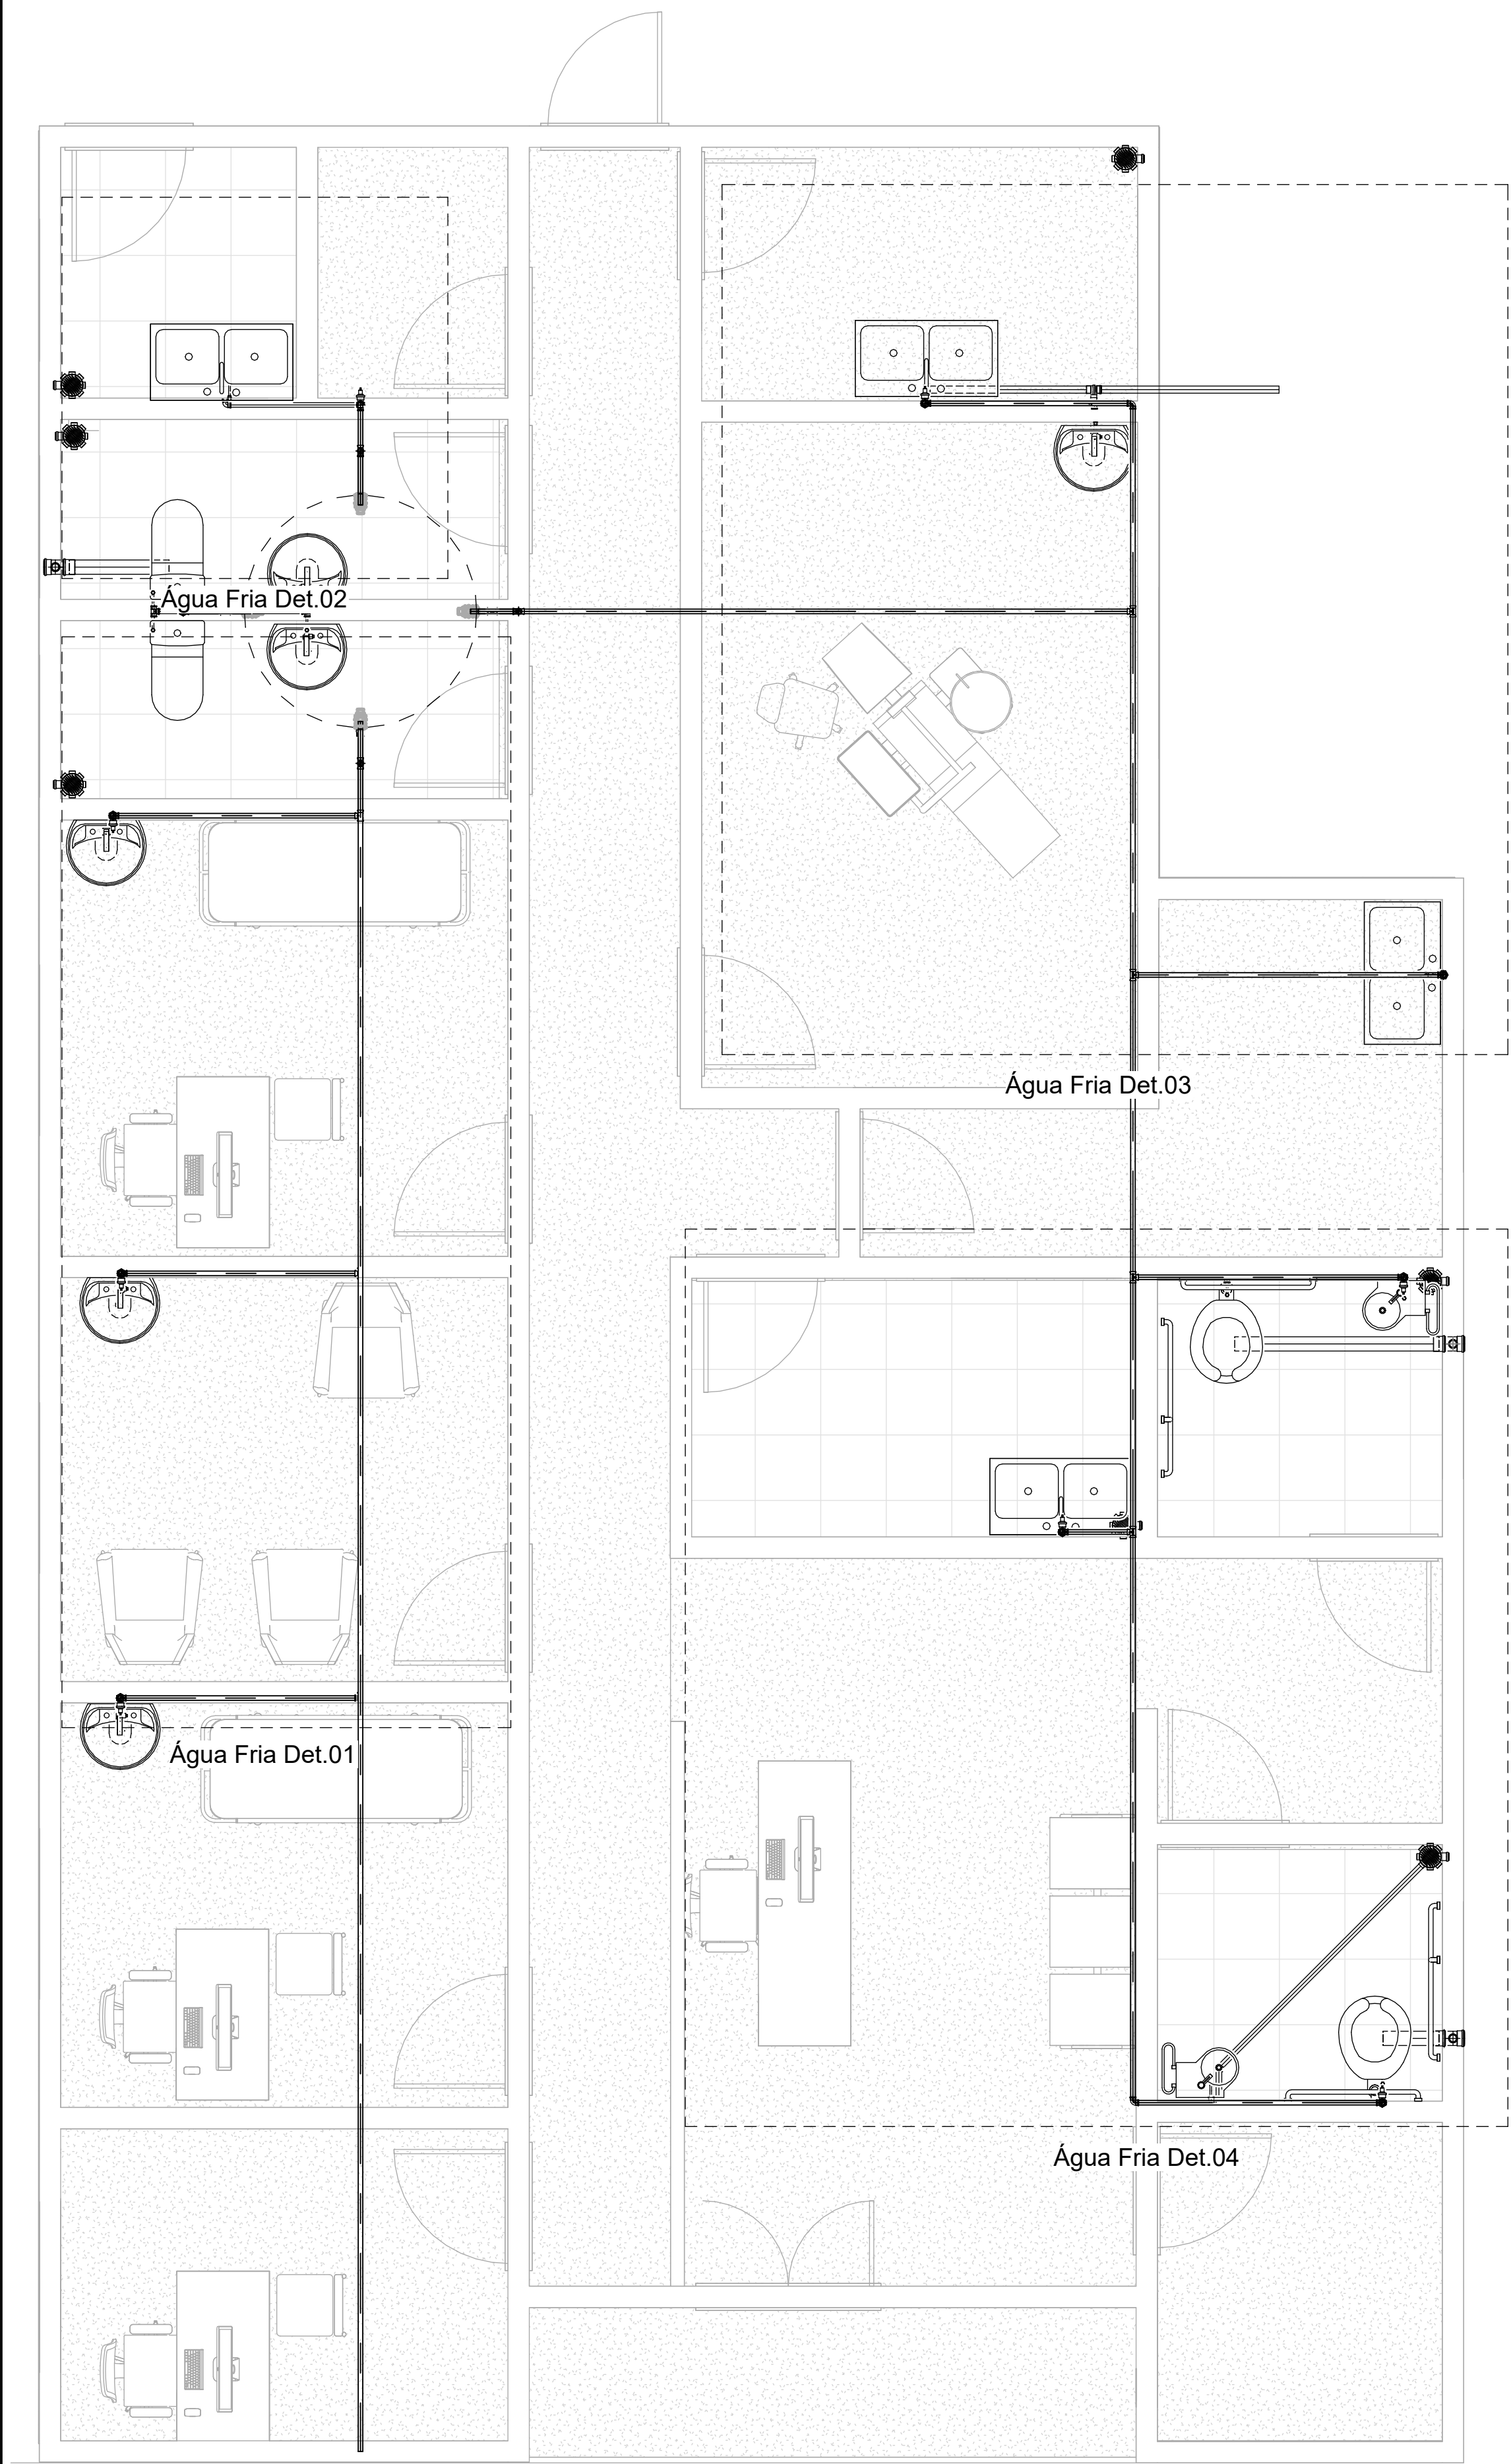

7 Caixa D'Água Det.02

6 Caixa D'Água Det.01

- LEGENDA
ÁGUA FRIA;
1-TUBO PVC Ø IND NO PROJETO.
8 - CURVA 90° PVC SOLDÁVEL Ø IND NO PROJETO.
2 - ADAPTADOR SOLDÁVEL LONGO PVC, COM FLANGES LIVRES PARA CAIXA D'ÁGUA Ø IND NO PROJETO.
3 - TORNEIRA BÓIA PARA CAIXA D'ÁGUA Ø IND NO PROJETO.
4 - ADAPTADOR SOLDÁVEL LONGO DE PVC, COM FLANGES LIVRES PARA CAIXA D'ÁGUA Ø IND NO PROJETO.
16 - TÊ 90° PVC SOLDÁVEL Ø IND NO PROJETO.
10 - REGISTRO DE GAVETA Ø IND NO PROJETO.

Detalhe Caixa d'água
1 : 20

1 Água Fria
1 : 35


Tabela de peça hidrossanitária		
Descrição	Contagem	
Bacia com Caixa Acoplada + Kit de barras Acessibilidade	2	
Bacia sanitária com caixa acoplada	2	
Bancada de inox cuba dupla	4	
Caixa de concreto com tampa e fundo, 60x50cm	6	
Caixa de gordura com tampa e fundo, 40x45cm	1	
Caixa d'água de Polietileno, 1500L	1	
Caixa Sifonada Montada c/ Grelha e Porta Grelha, alumínio redondos, (com 7 entradas) 150 x 150 x 50mm, Esgoto - TIGRE	7	
Coluna para lavatório	6	
Filtro Anaeróbico 1500L	1	
Fossa Séptica 700L/Dia	1	
Lavatório com coluna	6	
Lavatório Suspenso Com Barra Acessibilidade	2	
Ligação flexível em aço inox 60 cm fêmea x fêmea - DocolBásicos	16	
Sumidouro 1500L	1	
Torneira de mesa 1/2" para lavatório, Breezy - DocolMetais	6	

QTO - CONEXÕES ÁGUA FRIA			
Tigre: Descrição	Contador	Tigre: Sistema	
Joelho 90° Soldável 32mm, PVC Marrom, Água Fria - TIGRE	28	Água Fria	
Tê Soldável 32mm, PVC Marrom, Água Fria - TIGRE	17	Água Fria	

QTO - REGISTROS E VALVULAS ÁGUA FRIA		
Docol: Descrição	Quantidade	
Registro de gaveta Ø 1.1/2"	13	


QTO - TUBULAÇÕES ÁGUA FRIA		
Descrição	Diâmetro Nominal	Comprimento
Tubo Soldável Marrom	32 mm	79.95

4 Água Fria Det.04

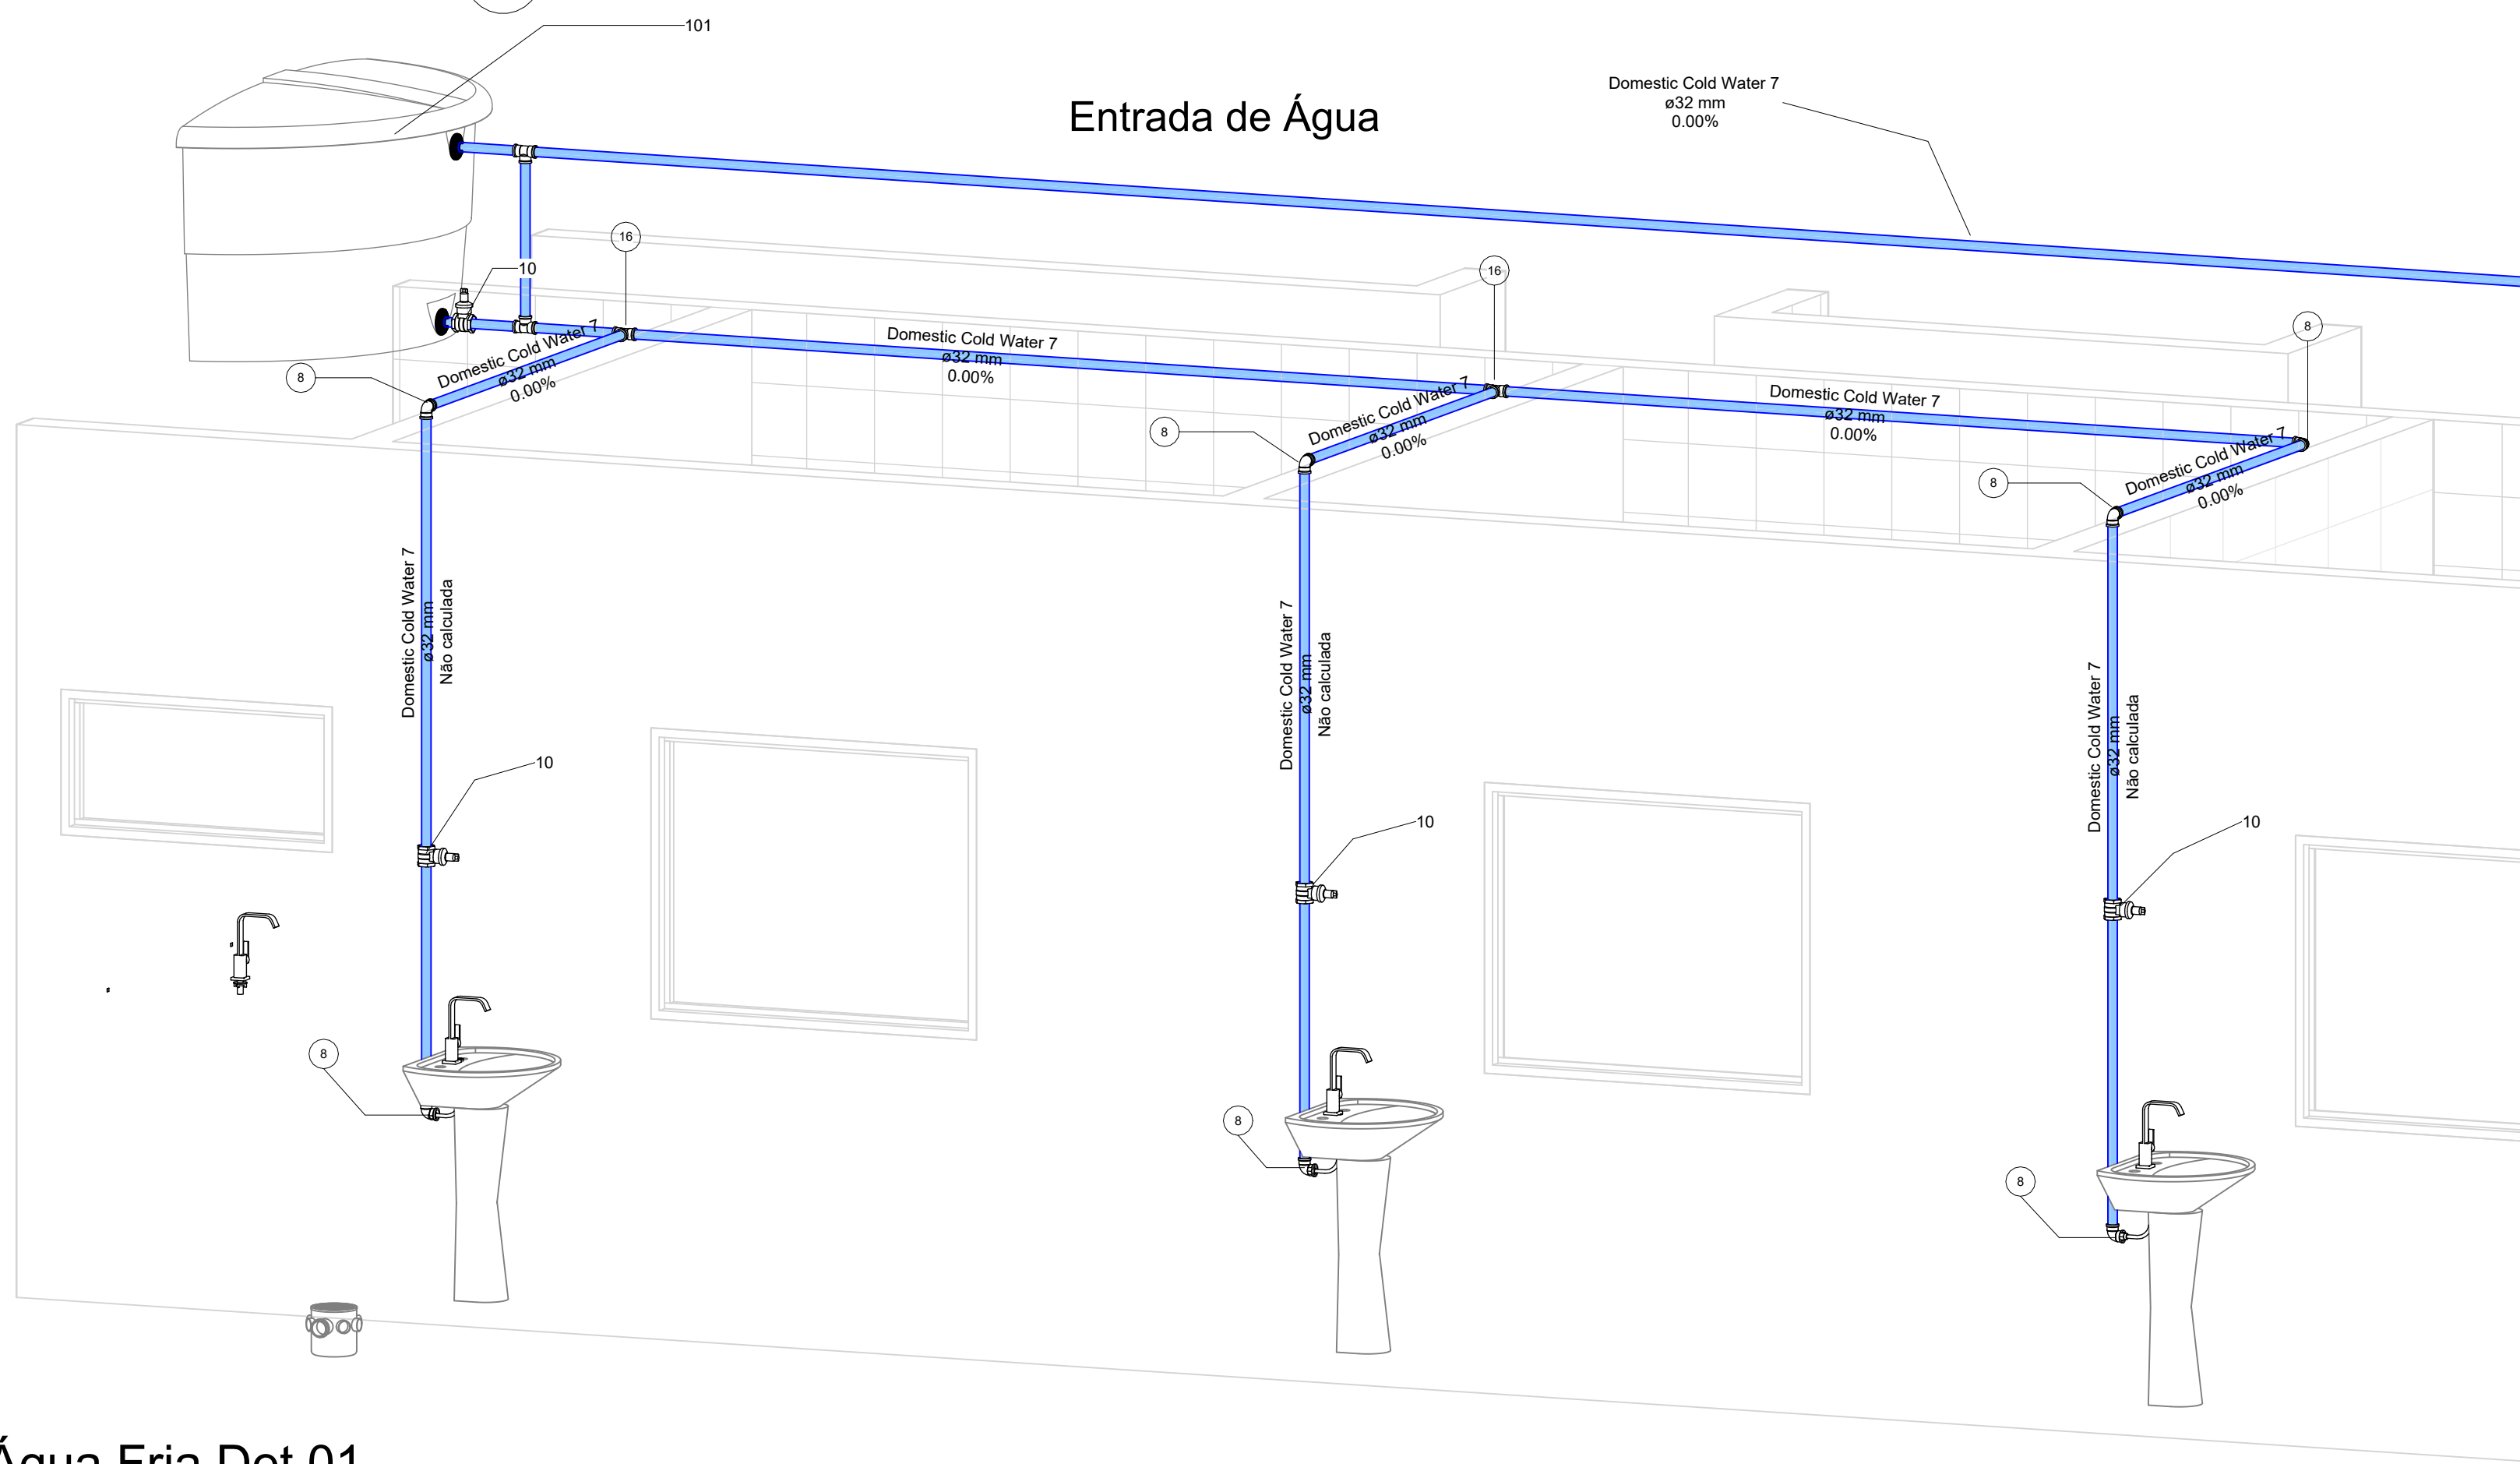


2 Água Fria Det.01


3 Água Fria Det.02

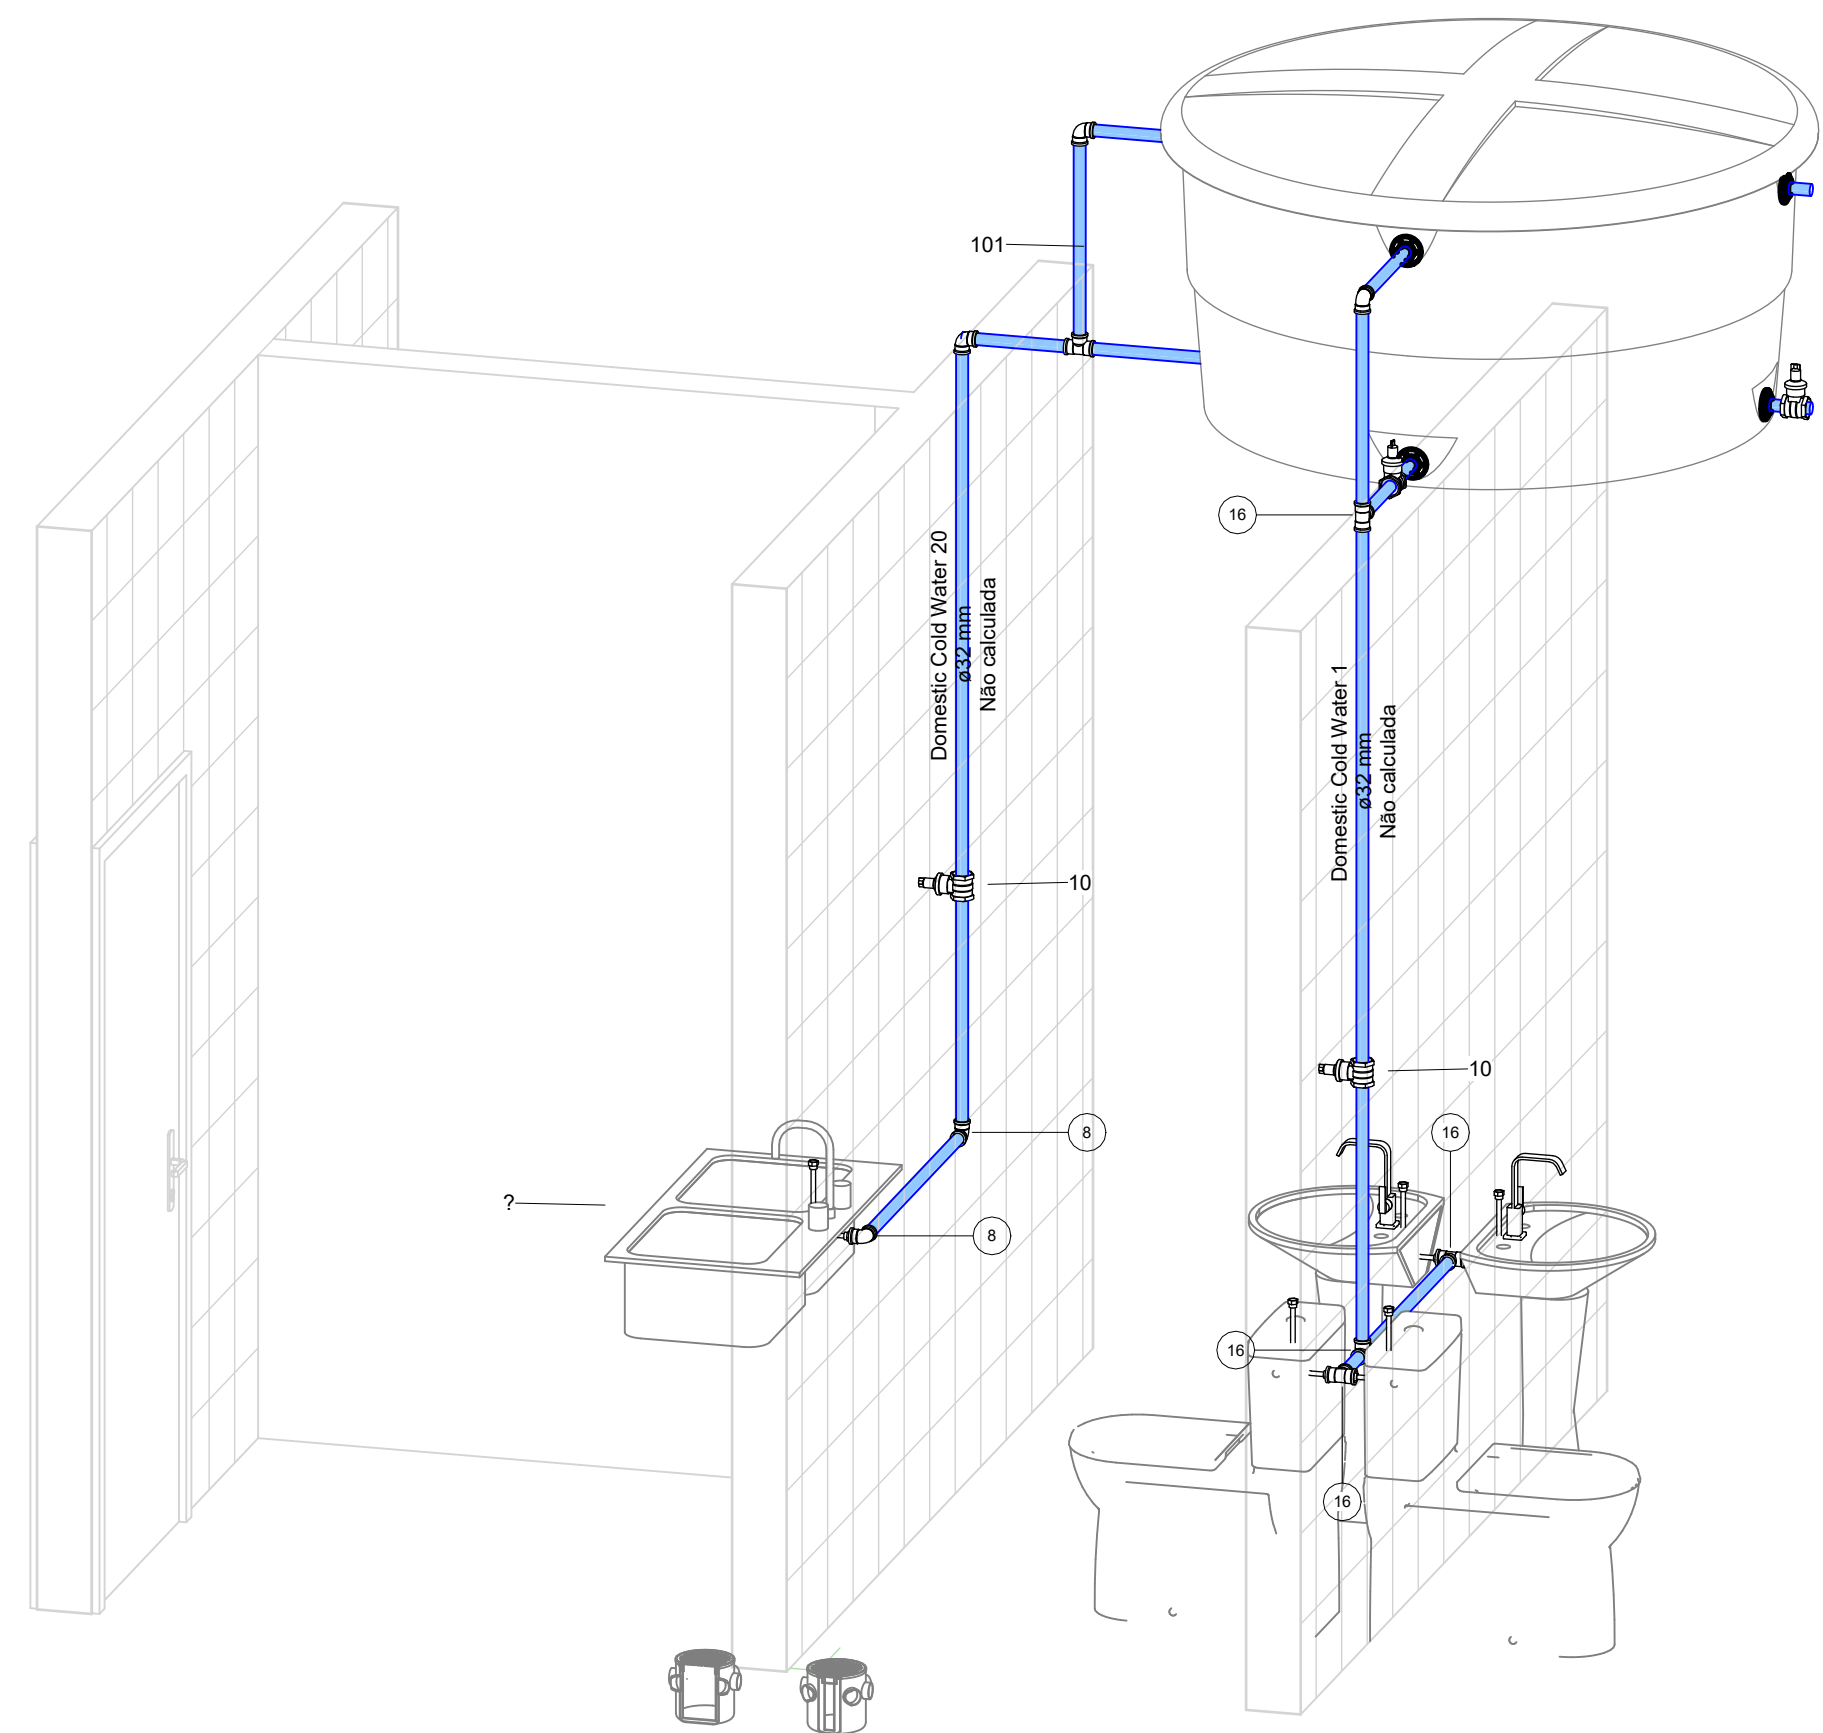


APROVAÇÃO			
REVISÃO	DATA	EMIÇÃO INICIAL	
R0	10/10/2025		
TÍTULO DO PROJETO			
PONTO DE APOIO - BAFO DA ONÇA			
PRÓPRIETÁRIO			
PREFEITURA MUNICIPAL DE SIDROLÂNDIA			
SECRETARIA MUNICIPAL DE SAÚDE			
CNPJ			
03.501.574/0001-31			
ENDEREÇO			
ASSENTAMENTO BAFO DA ONÇA			
COORDENADAS			
TÍTULO DA PRANCHA			
PLANTA BAIXA, ISOMETRIA E 3D - ÁGUA FRIA E CAIXA D'ÁGUA			
DESCRIÇÃO DA ETAPA			
PROJETO EXECUTIVO			
NOME: PRANCHA - ARQUIVO			
HIDROSSANITÁRIO			
BAFO DA ONÇA			
AUTOR(A) DO PROJETO EXECUTIVO			
VINÍCIUS RIBEIRO RODRIGUES			
PREFEITO MUNICIPAL			
RODRIGO BORGES BASSO			
CREA/MS 68931/D			
03.501.574/0001-31			

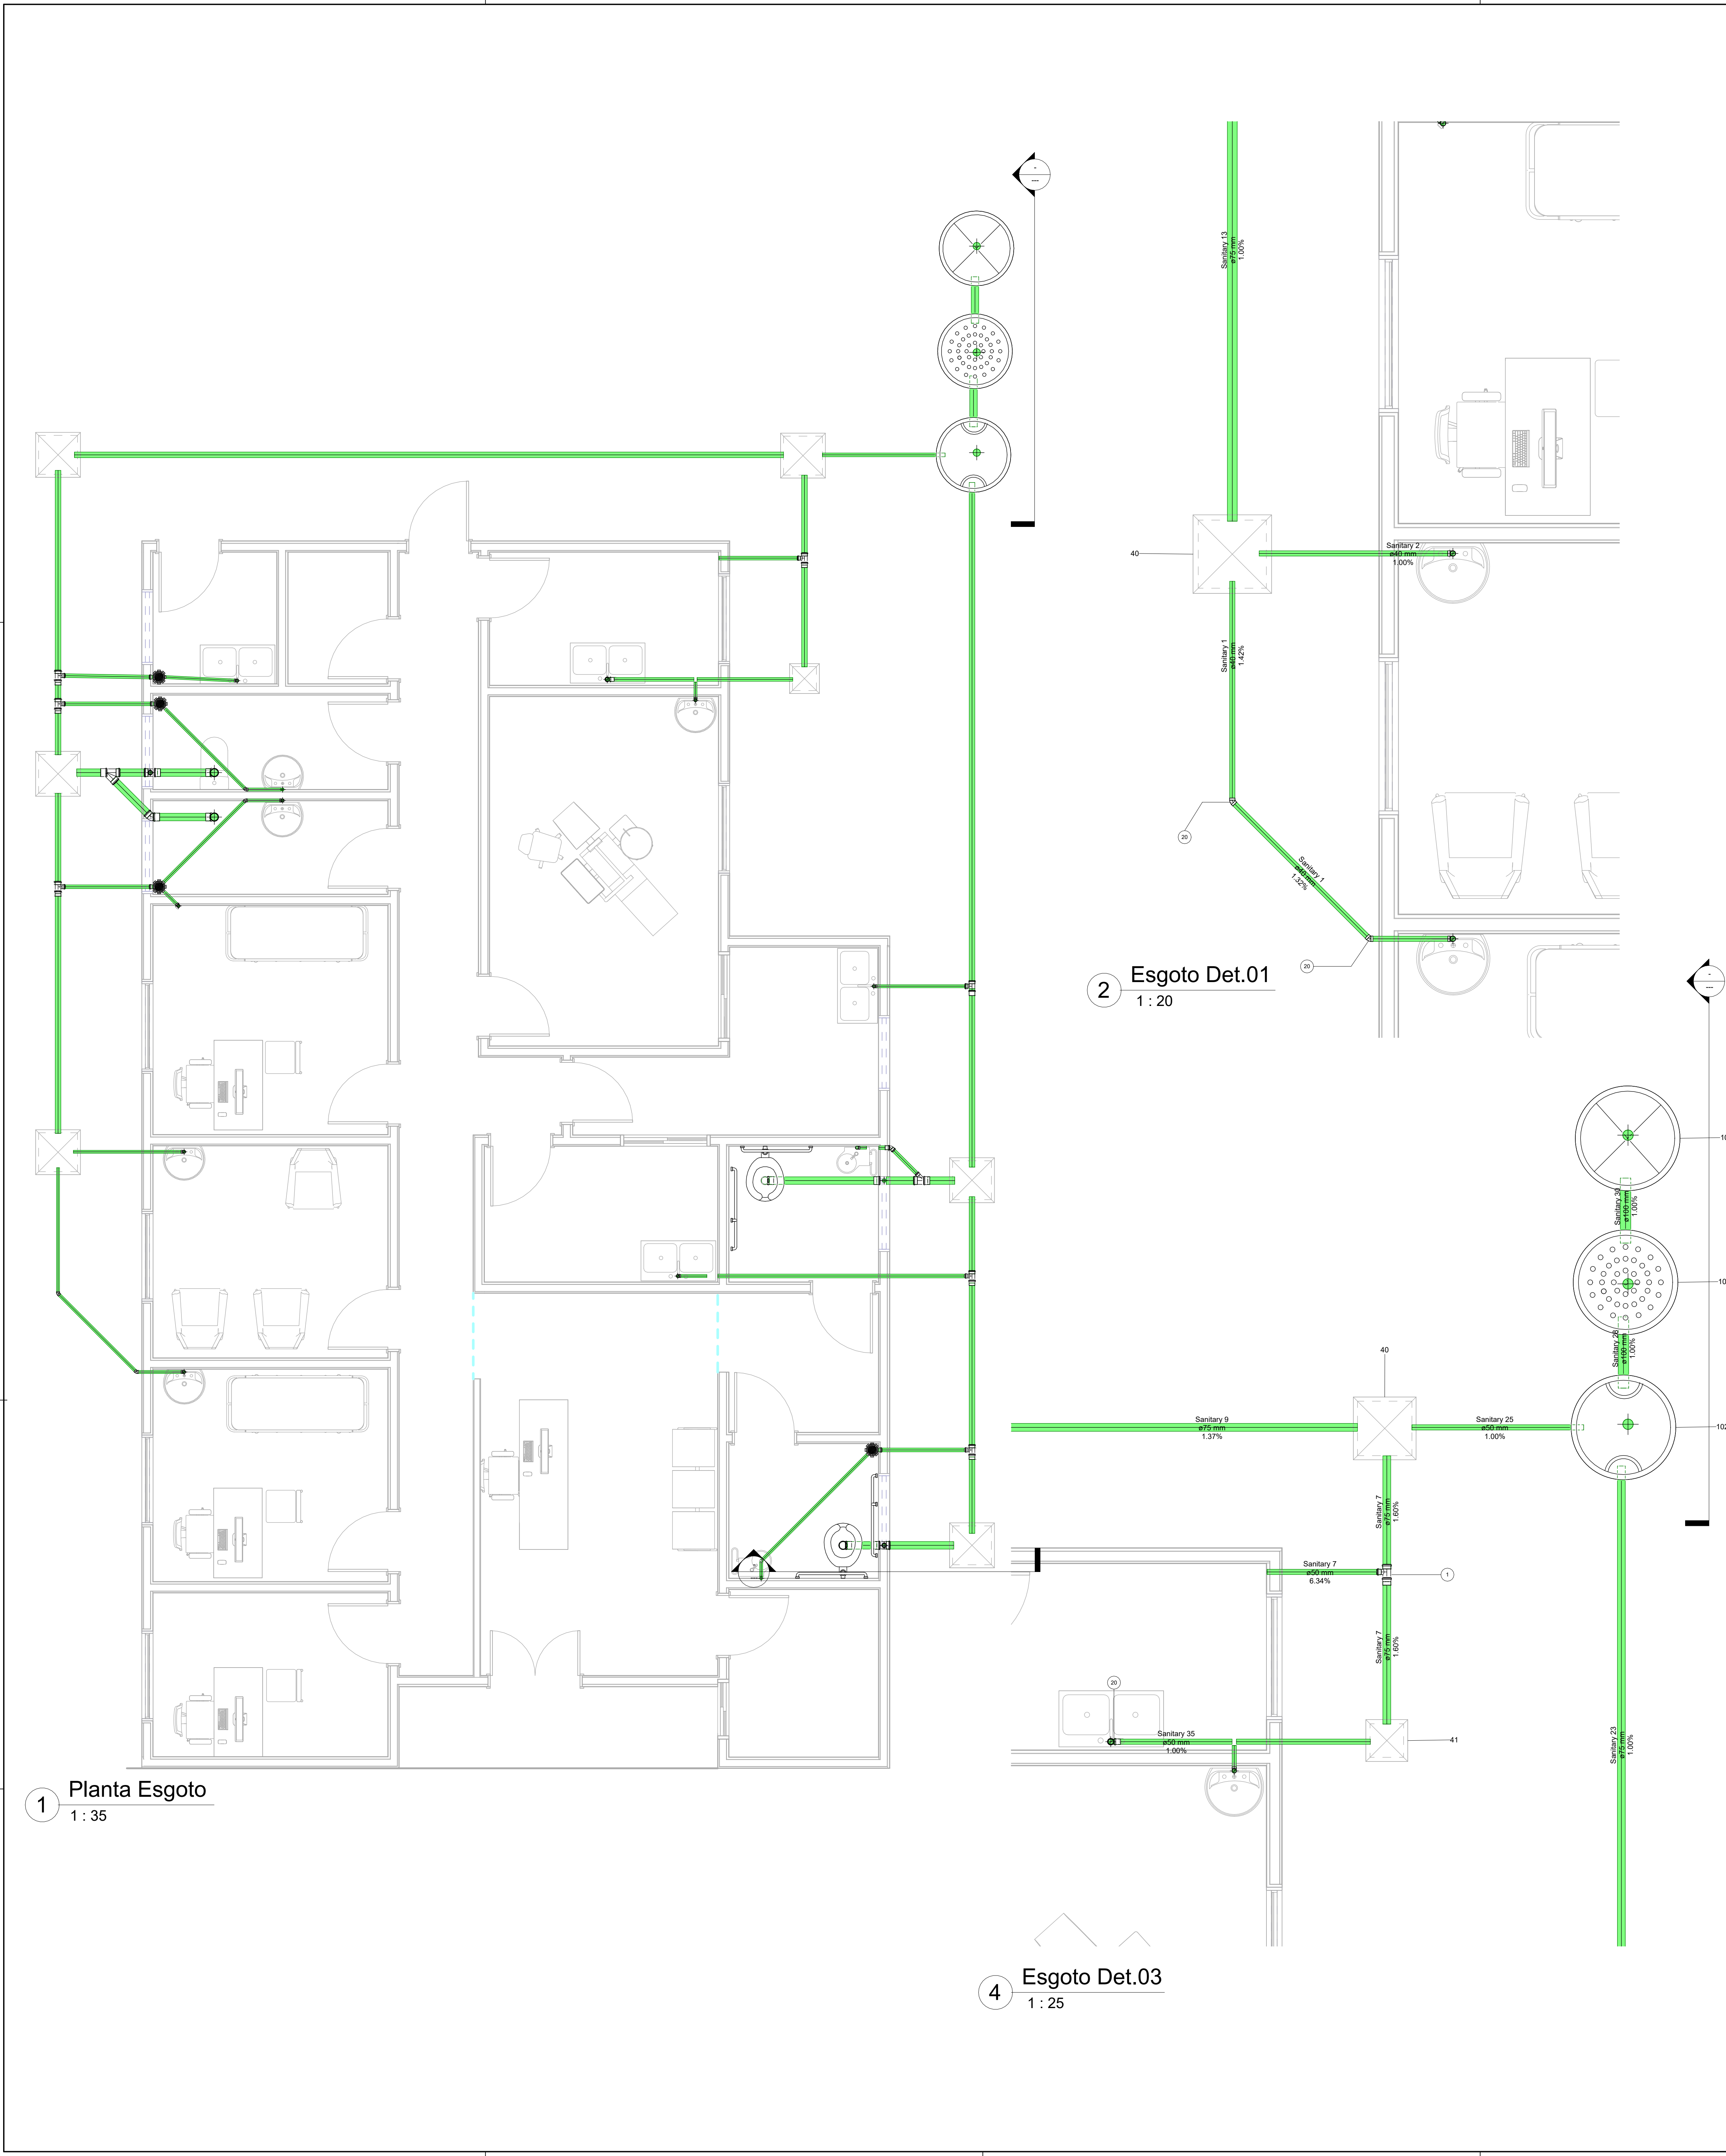


1 Planta Esgoto
1 : 35

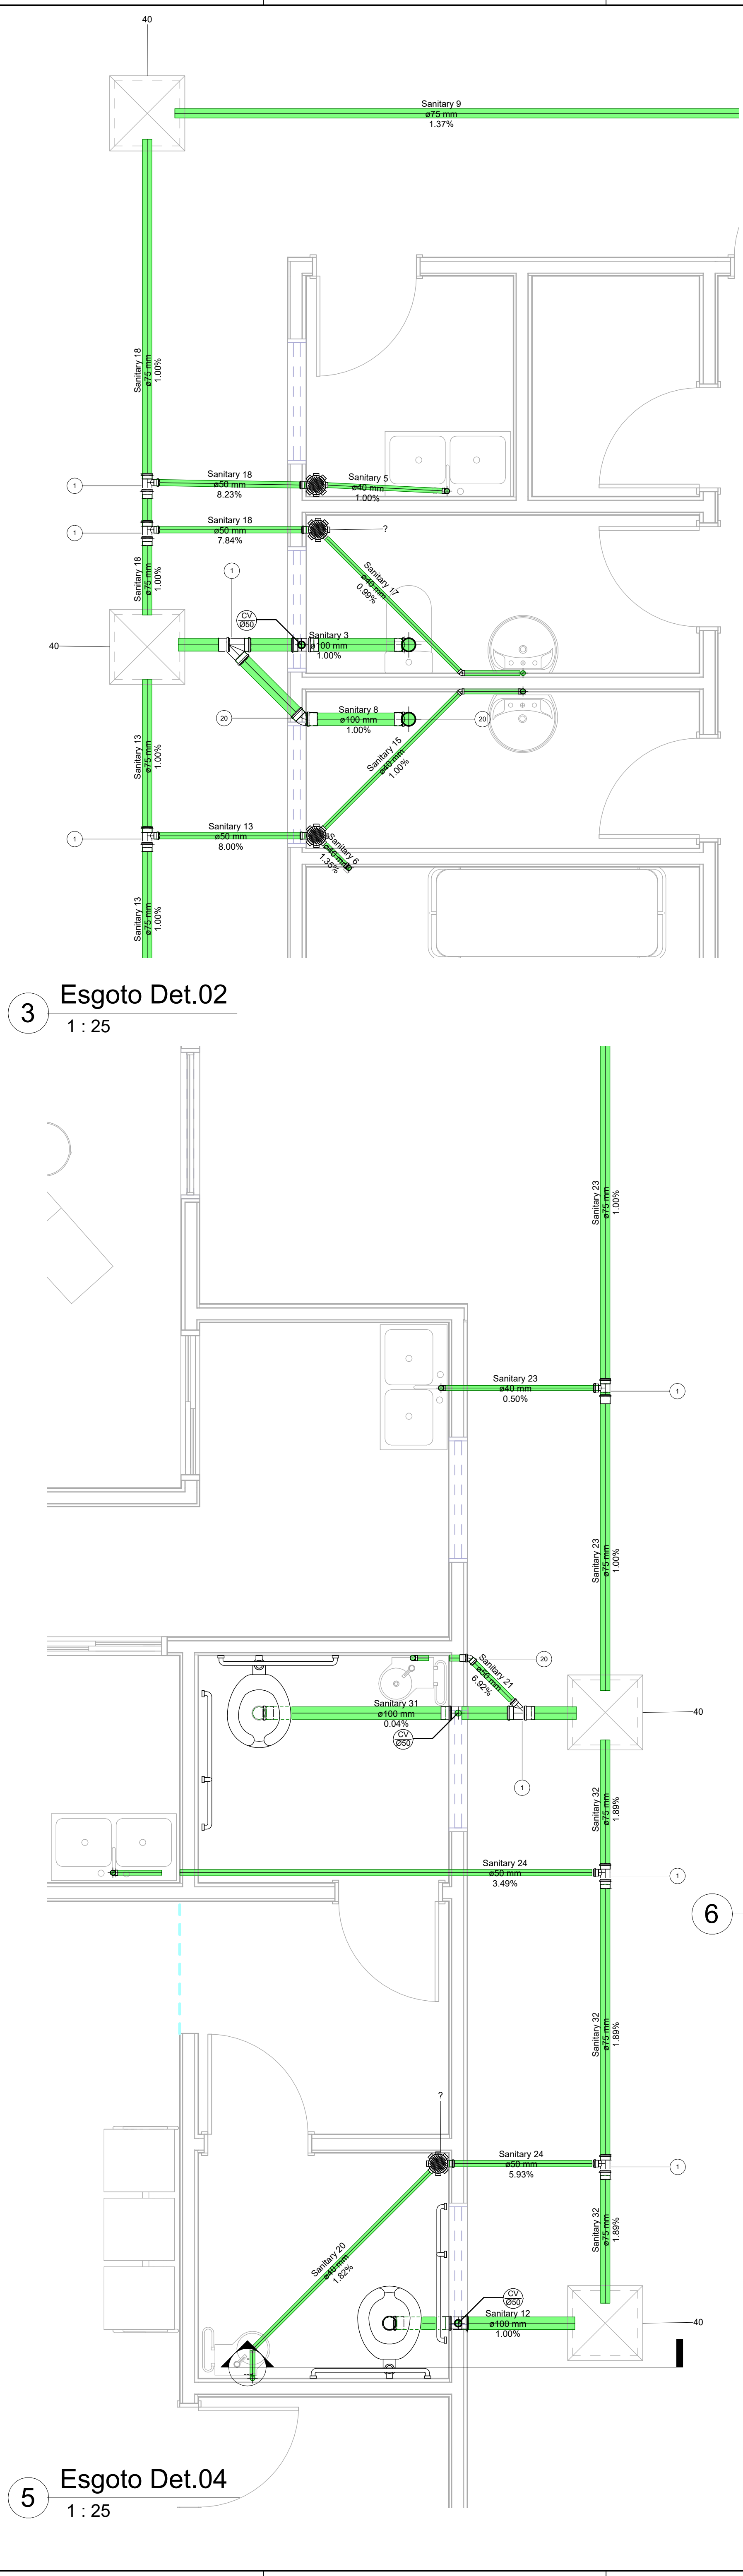

3 Esgoto Det.02
1 : 25

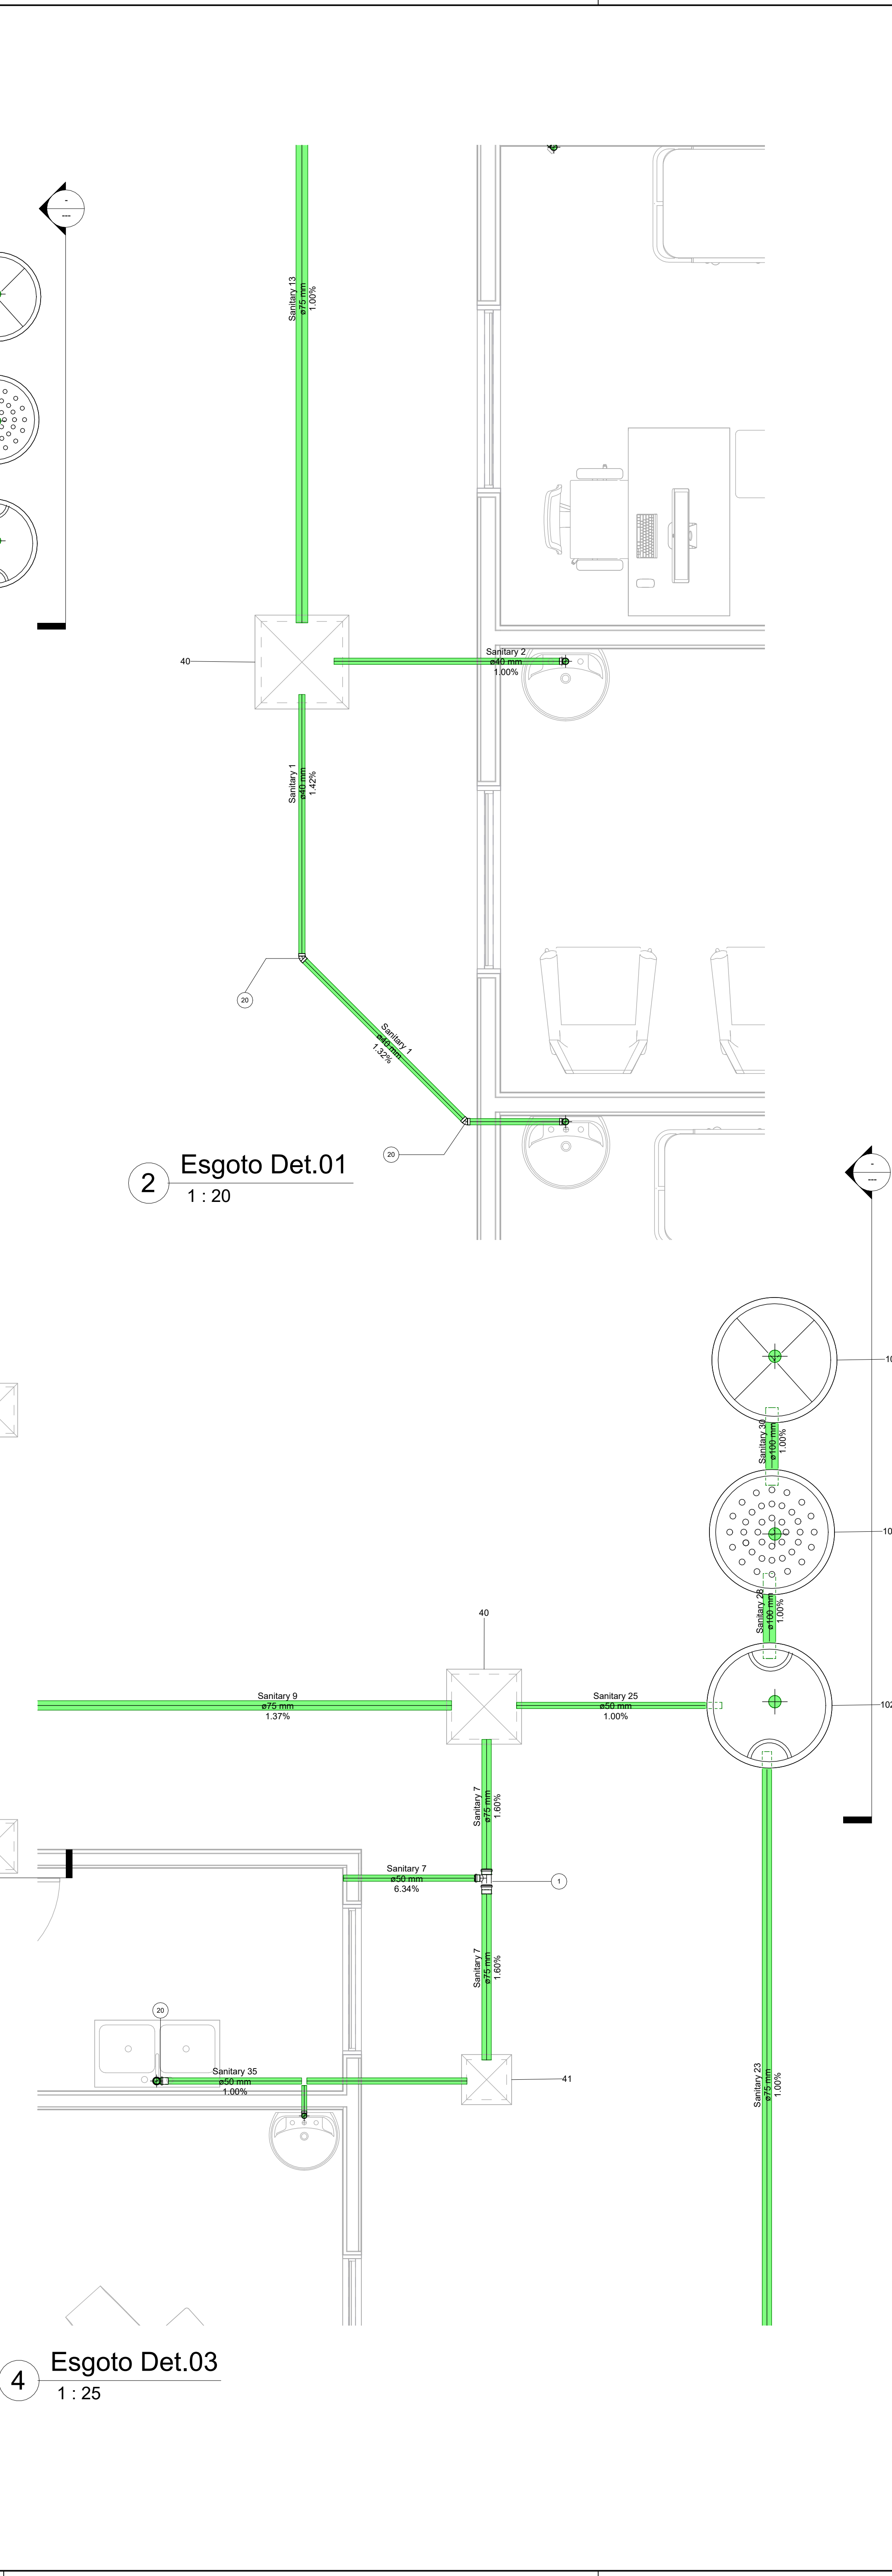

2 Esgoto Det.01
1 : 20

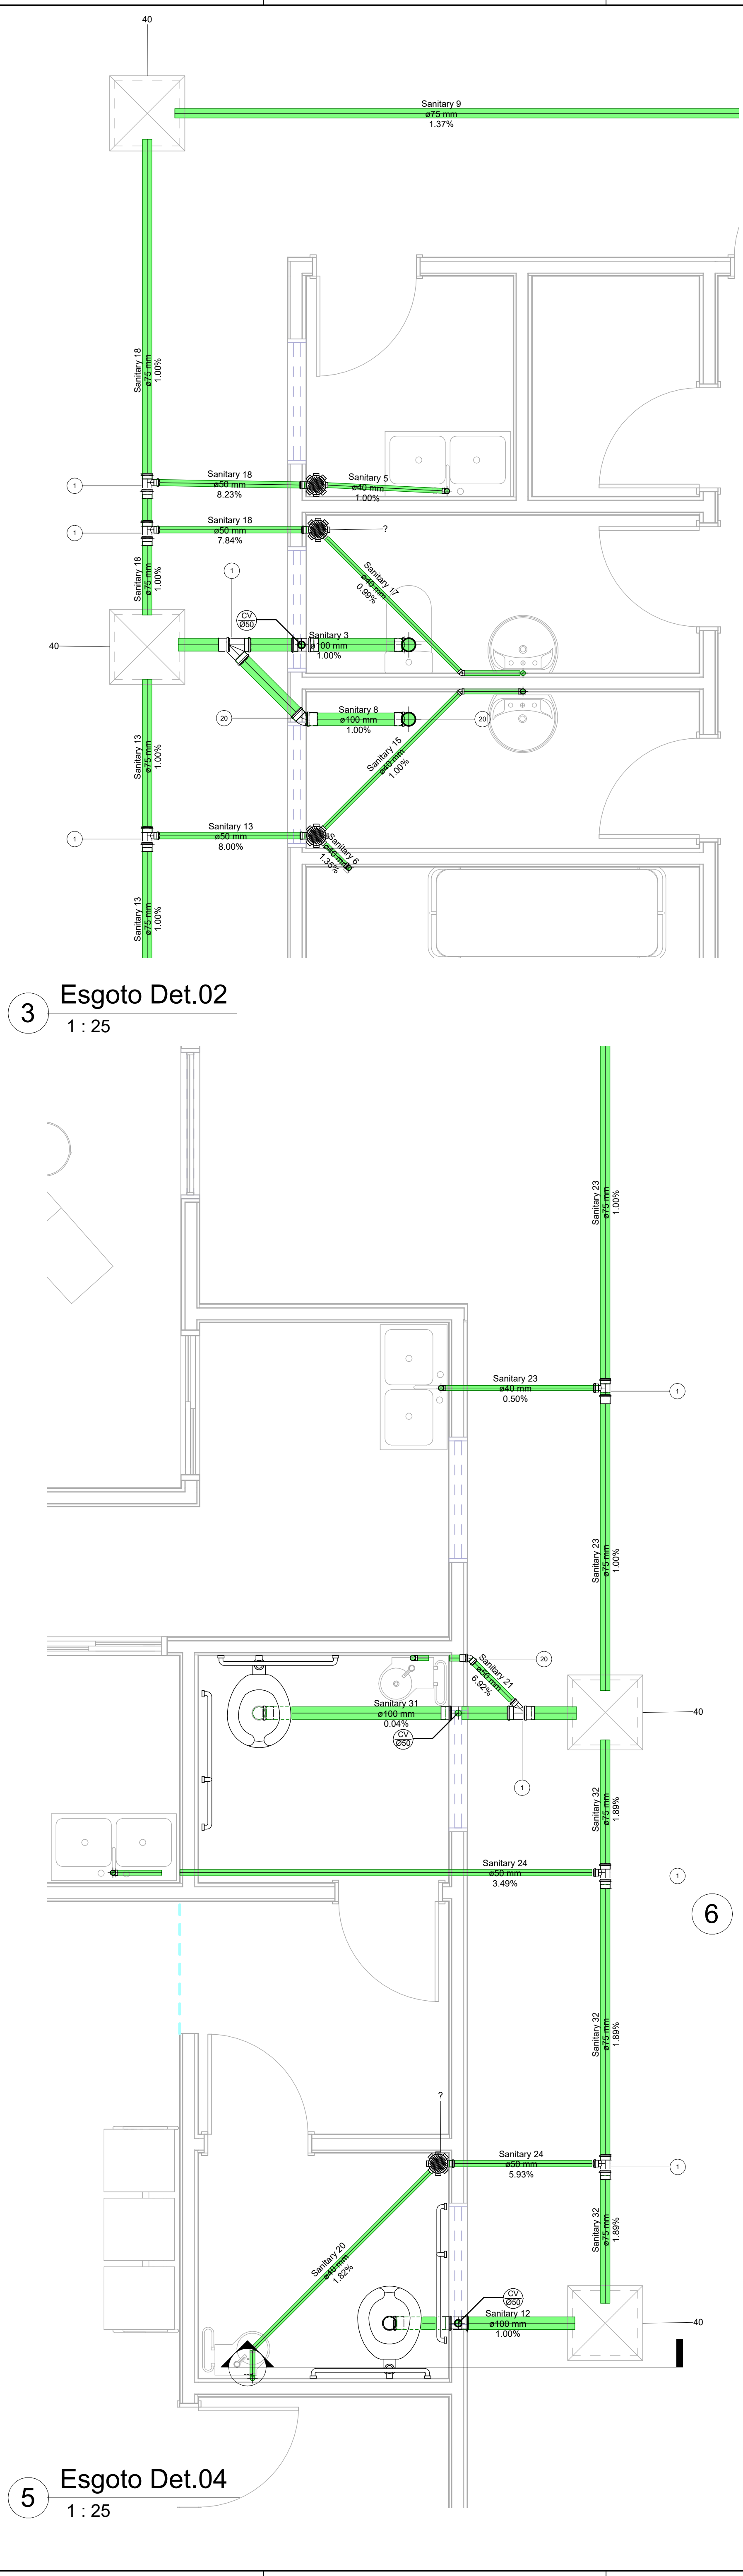

5 Esgoto Det.04
1 : 25

Quantificação Esgoto		
Tigre: Descrição	Tigre: Sistema	Contador
Caixa Sifonada Montada c/ Grelha e Porta Grelha, alumínio redondos, (com 7 entradas) 150 x 150 x 50mm, Esgoto - TIGRE	Esgoto	7
Cap 100mm, Esgoto Série Normal - TIGRE	Esgoto	3
Joelho 45° 40mm, Esgoto Série Normal - TIGRE	Esgoto	5
Joelho 45° 50mm, Esgoto Série Normal - TIGRE	Esgoto	1
Joelho 45° 100mm, Esgoto Série Normal - TIGRE	Esgoto	1
Joelho 90° 40mm, Esgoto Série Normal - TIGRE	Esgoto	19
Joelho 90° 50mm, Esgoto Série Normal - TIGRE	Esgoto	2
Joelho 90° 100mm, Esgoto Série Normal - TIGRE	Esgoto	4
Junção Simples 100 x 50mm, Esgoto Série Normal - TIGRE	Esgoto	1
Junção Simples 100 x 100mm, Esgoto Série Normal - TIGRE	Esgoto	1
Luva Simples 50mm, Esgoto Série Normal - TIGRE	Esgoto	4
Luva Simples 75mm, Esgoto Série Normal - TIGRE	Esgoto	7
Luva Simples 100mm, Esgoto Série Normal - TIGRE	Esgoto	10
Produto Inexistente	Esgoto	2
Tê 75 x 50mm, Esgoto Série Normal - TIGRE	Esgoto	6
Tê 100 x 50mm, Esgoto Série Normal - TIGRE	Esgoto	3

QTO - TUBULAÇÃO DE ESGOTO		
Descrição	Diâmetro Nominal	Comprimento
Tubo Série Normal	40 mm	20.80
Tubo Série Normal	50 mm	23.55
Tubo Série Normal	75 mm	33.25
Tubo Série Normal	100 mm	10.70

Tabela de peça hidrossanitária	
Descrição	Contagem
Bacia com Caixa Acoplada + Kit de barras Acessibilidade	2
Bacia sanitária com caixa acoplada	2
Bancada de inox cuba dupla	4
Caixa de concreto com tampa e fundo, 60x50cm	6
Caixa de gordura com tampa e fundo, 40x45cm	1
Caixa d'água de Polietileno, 1500L	1
Caixa Sifonada Montada c/ Grelha e Porta Grelha, alumínio redondos, (com 7 entradas) 150 x 150 x 50mm, Esgoto - TIGRE	7
Coluna para lavatório	6
Filtro Anaeróbico 1500L	1
Fossa Séptica 700L/Dia	1
Lavatório com coluna	6
Lavatório Suspenso Com Barra Acessibilidade	2
Ligação flexível em aço inox 60 cm fêmea x fêmea - DocolBásicos	16
Sumidouro 1500L	1
Torneira de mesa 1/2" para lavatório, Breezy - DocolMetais	6

APROVAÇÃO

REVISÃO	DATA	EMISSION INICIAL
R0	10/10/2025	EMISSION INICIAL

TÍTULO DO PROJETO
PONTO DE APOIO - BAFO DA ONÇA

PROPRIETÁRIO
PREFEITURA MUNICIPAL DE SIDROLÂNDIA
SECRETARIA MUNICIPAL DE SAÚDE
CNPJ
03.501.574/0001-31
ENDEREÇO
ASSENTAMENTO BAFO DA ONÇA
COORDENADAS

HIDROSSANITÁRIO
PRANCHA
02/02

TÍTULO DA PRANCHA
PLANTA BAIXA E DETALHAMENTO DO ESGOTO

DESCRIÇÃO DA ETAPA
PROJETO EXECUTIVO

NOME: PRANCHA - ARQUIVO
HIDROSSANITÁRIO
BAFO DA ONÇA
AUTOR(A) DO PROJETO EXECUTIVO
VINICIUS RIBEIRO RODRIGUES

REVISÃO
R0

UNIDADE
METROS

INDICADA
OUTUBRO/25

DATA
PREFEITO MUNICIPAL
RODRIGO BORGES BASSO

CREA/MS 68931/D

03.501.574/0001-31



Legenda Planta Baixa

Notas Gerais

[illegible]

Lista de Materiais - Eletrodutos			
Descrição do Material	Quantidade	Custo Médio (R\$)	Referência de Fabricante
Kentatubo de PVC, Regato Resistor, em comprimento de 6 metros	Dn20mm (1x2)	0,89 m	Tigre ou equivalente
Kentatubo flexível corrugado Polipropileno, resistência mínima 7 kg/cm²	Dn25mm	19,95 m	Tubulora ou equivalente
Kentatubo flexível corrugado Polietileno, em PVC ou de carga antiachas, conforme ABNT NBR-14824	Dn25mm	0,24 m	Tigre ou equivalente
Kentatubo flexível corrugado Polietileno, em PVC ou de carga antiachas, conforme ABNT NBR-14824	Dn20mm	5,13 m	Tigre ou equivalente
Kentatubo flexível corrugado Polietileno, em PVC ou de carga antiachas, conforme ABNT NBR-14824	Dn25mm	468,25 m	Tigre ou equivalente



APROVAÇÃO			
RO	DATA/202025	EMISSÃO INICIAL	
REVISÃO	DATA	DESCRIÇÃO	
TÍTULO DO PROJETO			
PONTO DE APOIO - BAFO DA ONÇA			
PROPRIETÁRIO PREFEITURA MUNICIPAL DE SIDROLÂNDIA SECRETARIA MUNICIPAL DE SAÚDE CNPJ 03.551.574/0001-31 ENDEREÇO ASSENTAMENTO BAFO DA ONÇA COORDENADAS 20°45'40.82" S 54°34'32.3" W			
TÍTULO DA PRÁTICA			
PONTOS DE FORÇA E ILUMINAÇÃO, LEGENDAS			
DESCRIÇÃO DA ETAPA			
PROJETO EXECUTIVO		INDICADA	
NOME PRÁTICA - ARQUIVO	PROJETO ELÉTRICO - BAFO DA ONÇA	PROJETO EXECUTIVO	PROJETO EXECUTIVO
NOME PRÁTICA - ARQUIVO	DANIEL BARBOSA VELASCO	PROJETO EXECUTIVO	PROJETO EXECUTIVO
CRIAÇÃO: 09/01/20		83.501.574/0001-31	



APPROVAÇÃO			
RO	24/10/2025	EMISSÃO INICIAL	
REVISÃO	DATA	DESCRIÇÃO	
TÍTULO DO PROJETO			
PONTO DE APOIO - BAFO DA ONÇA			
PROPRIETÁRIO PREFEITURA MUNICIPAL DE SIDROLÂNIA SECRETARIA MUNICIPAL DE SAÚDE CNPJ 03.901.574/0001-31 ENDEREÇO AVENIDA BAFO DA ONÇA COORDENADAS 29°04'05" S S 54°44'32" W			
		02/02	
TÍTULO DA PRONCHIA			
DIAGRAMA UNIFILAR, QUADRO DE CARGAS, LEGENDA			
ESPECIFICAÇÃO			
PROJETO EXECUTIVO		INDICADA	
NOME PRONCHIA- ARQUIVO PROJETO ELÉTRICO - BAFO DA ONÇA AUTORIA DO PROJETO E EXECUTIVO DANIEL BARBOSA VELASCO	REVISÃO 01 DATA 03/05/2025	CARGAS 00 DATA 03/05/2025	INDICADA OUTUBRO/25
PREFEITO MUNICIPAL RODRIGO BORGES BASILE			
CÓDIGO 09761/0		03.501.574/0001-31	